
C - SITUACE STAVBY

na akci


Rekonstrukce plynové kotelny kina Nadsklepí, Kroměříž , Milíčovo náměstí 488/2

C 01 – Situační výkres širších vztahů


C 02 – Koordinální situace

C 03 – Katastrální situační výkres


Zadavatel: Město Kroměříž, Velké náměstí 115/1, 767 01 Kroměříž
Datum zpracování: září 2016

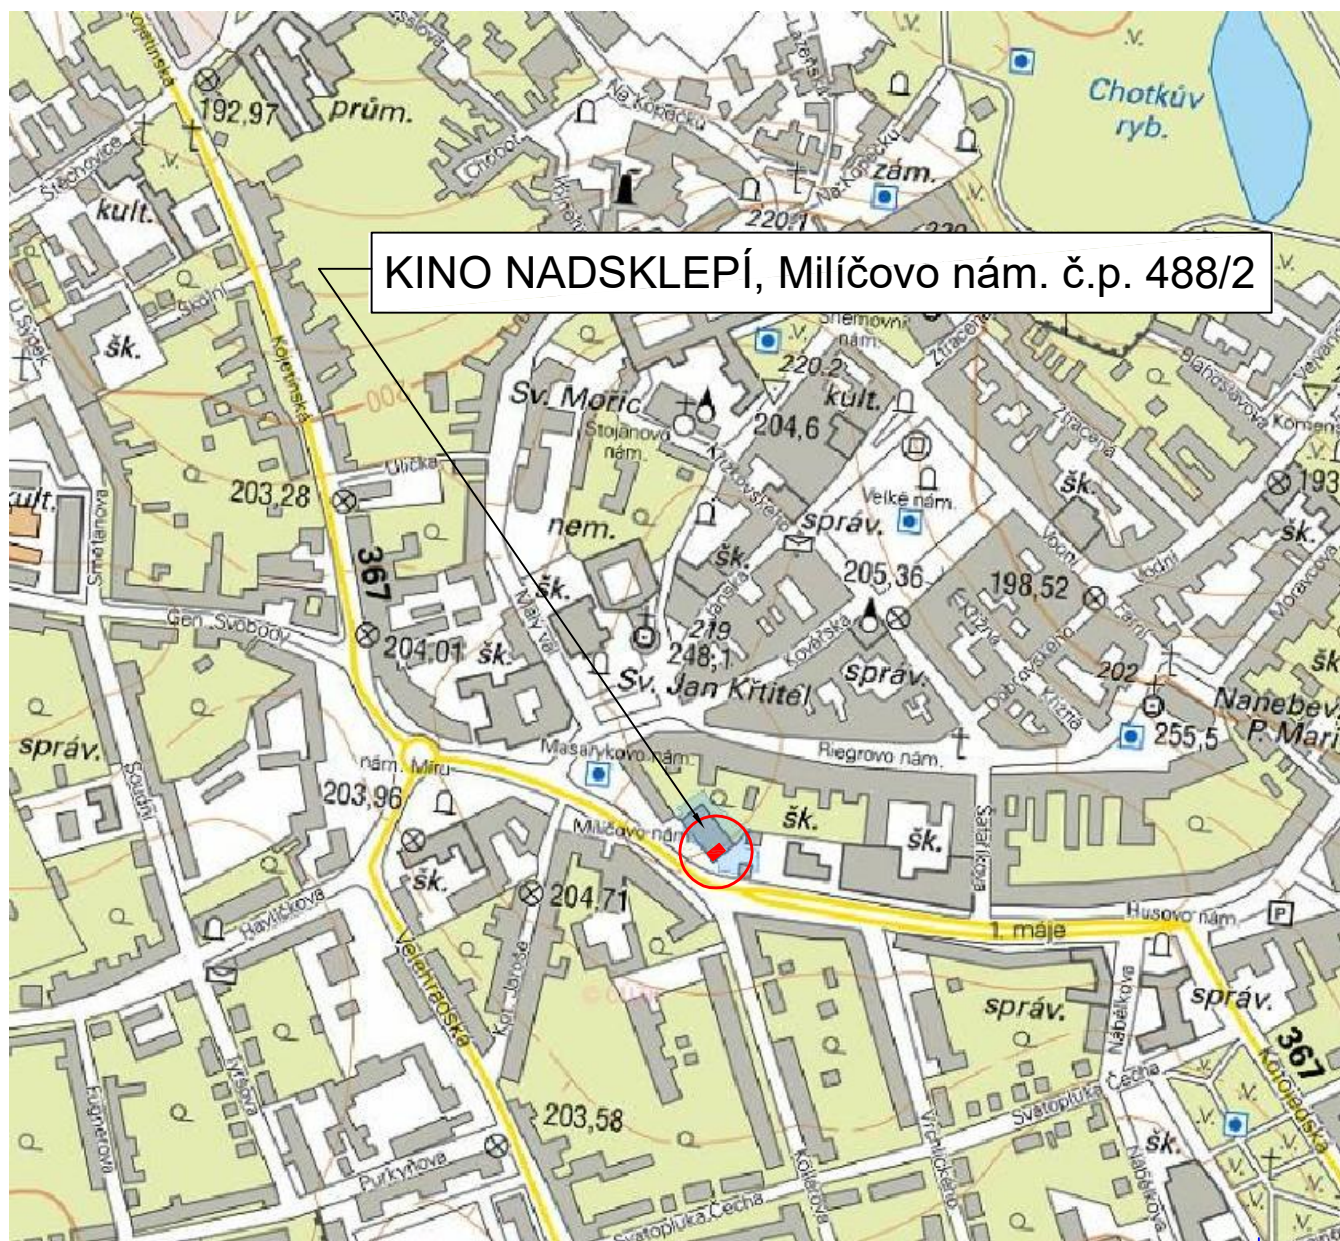

KINO NADSKLEPÍ, Milíčovo nám. č.p. 488/2

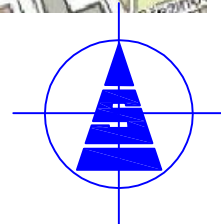

| | | | | | | | | | | | |
|---|--|-------------------|-------|-------------------|--|----------------|--|---|--|----------------------|--|
| A | | | | | | | | | | | |
| Index | | Změna | | | | Datum | | Jméno | | | |
| Zodp. projektant | | Vypracoval | | Kreslil | | Tech. kontrola | | Ing. Eduard ŠOBER PROJEKCE - TZB Pilařova 8, 767 01 Kroměříž tel: 571891161, fax: 571891162, mob: 603178038 IČO: 12303518 | | | |
| Ing. ŠOBER Eduard | | Ing. ŠOBER Martin | | Ing. ŠOBER Martin | | | | | | | |
| | | | | | | | | | | | |
| Kraj ZLÍNSKÝ | | | Okres | | | Obec KROMĚŘÍŽ | | | | | |
| Investor Město Kroměříž, Velké náměstí 115/1, 767 01 Kroměříž, IČO:00287351 | | | | | | | | Formát | | 1 A4 | |
| Akce REKONSTRUKCE PLYNOVÉ KOTELNY KINA NADSKLEPÍ KROMĚŘÍŽ, MILÍČOVO NÁMĚSTÍ 488/2 | | | | | | | | Datum | | IX/2016 | |
| | | | | | | | | Účel | | DPPS | |
| | | | | | | | | Čís. zakázky | | 09/2016/034 | |
| | | | | | | | | Čís. jednací | | 034/2016 | |
| Obsah výkresu SITUAČNÍ VÝKRES ŠIRŠÍCH VZTAHŮ C SITUACE STAVBY | | | | | | | | Měřítko 1 : 5000 | | Čís. výkresu C-01 | |

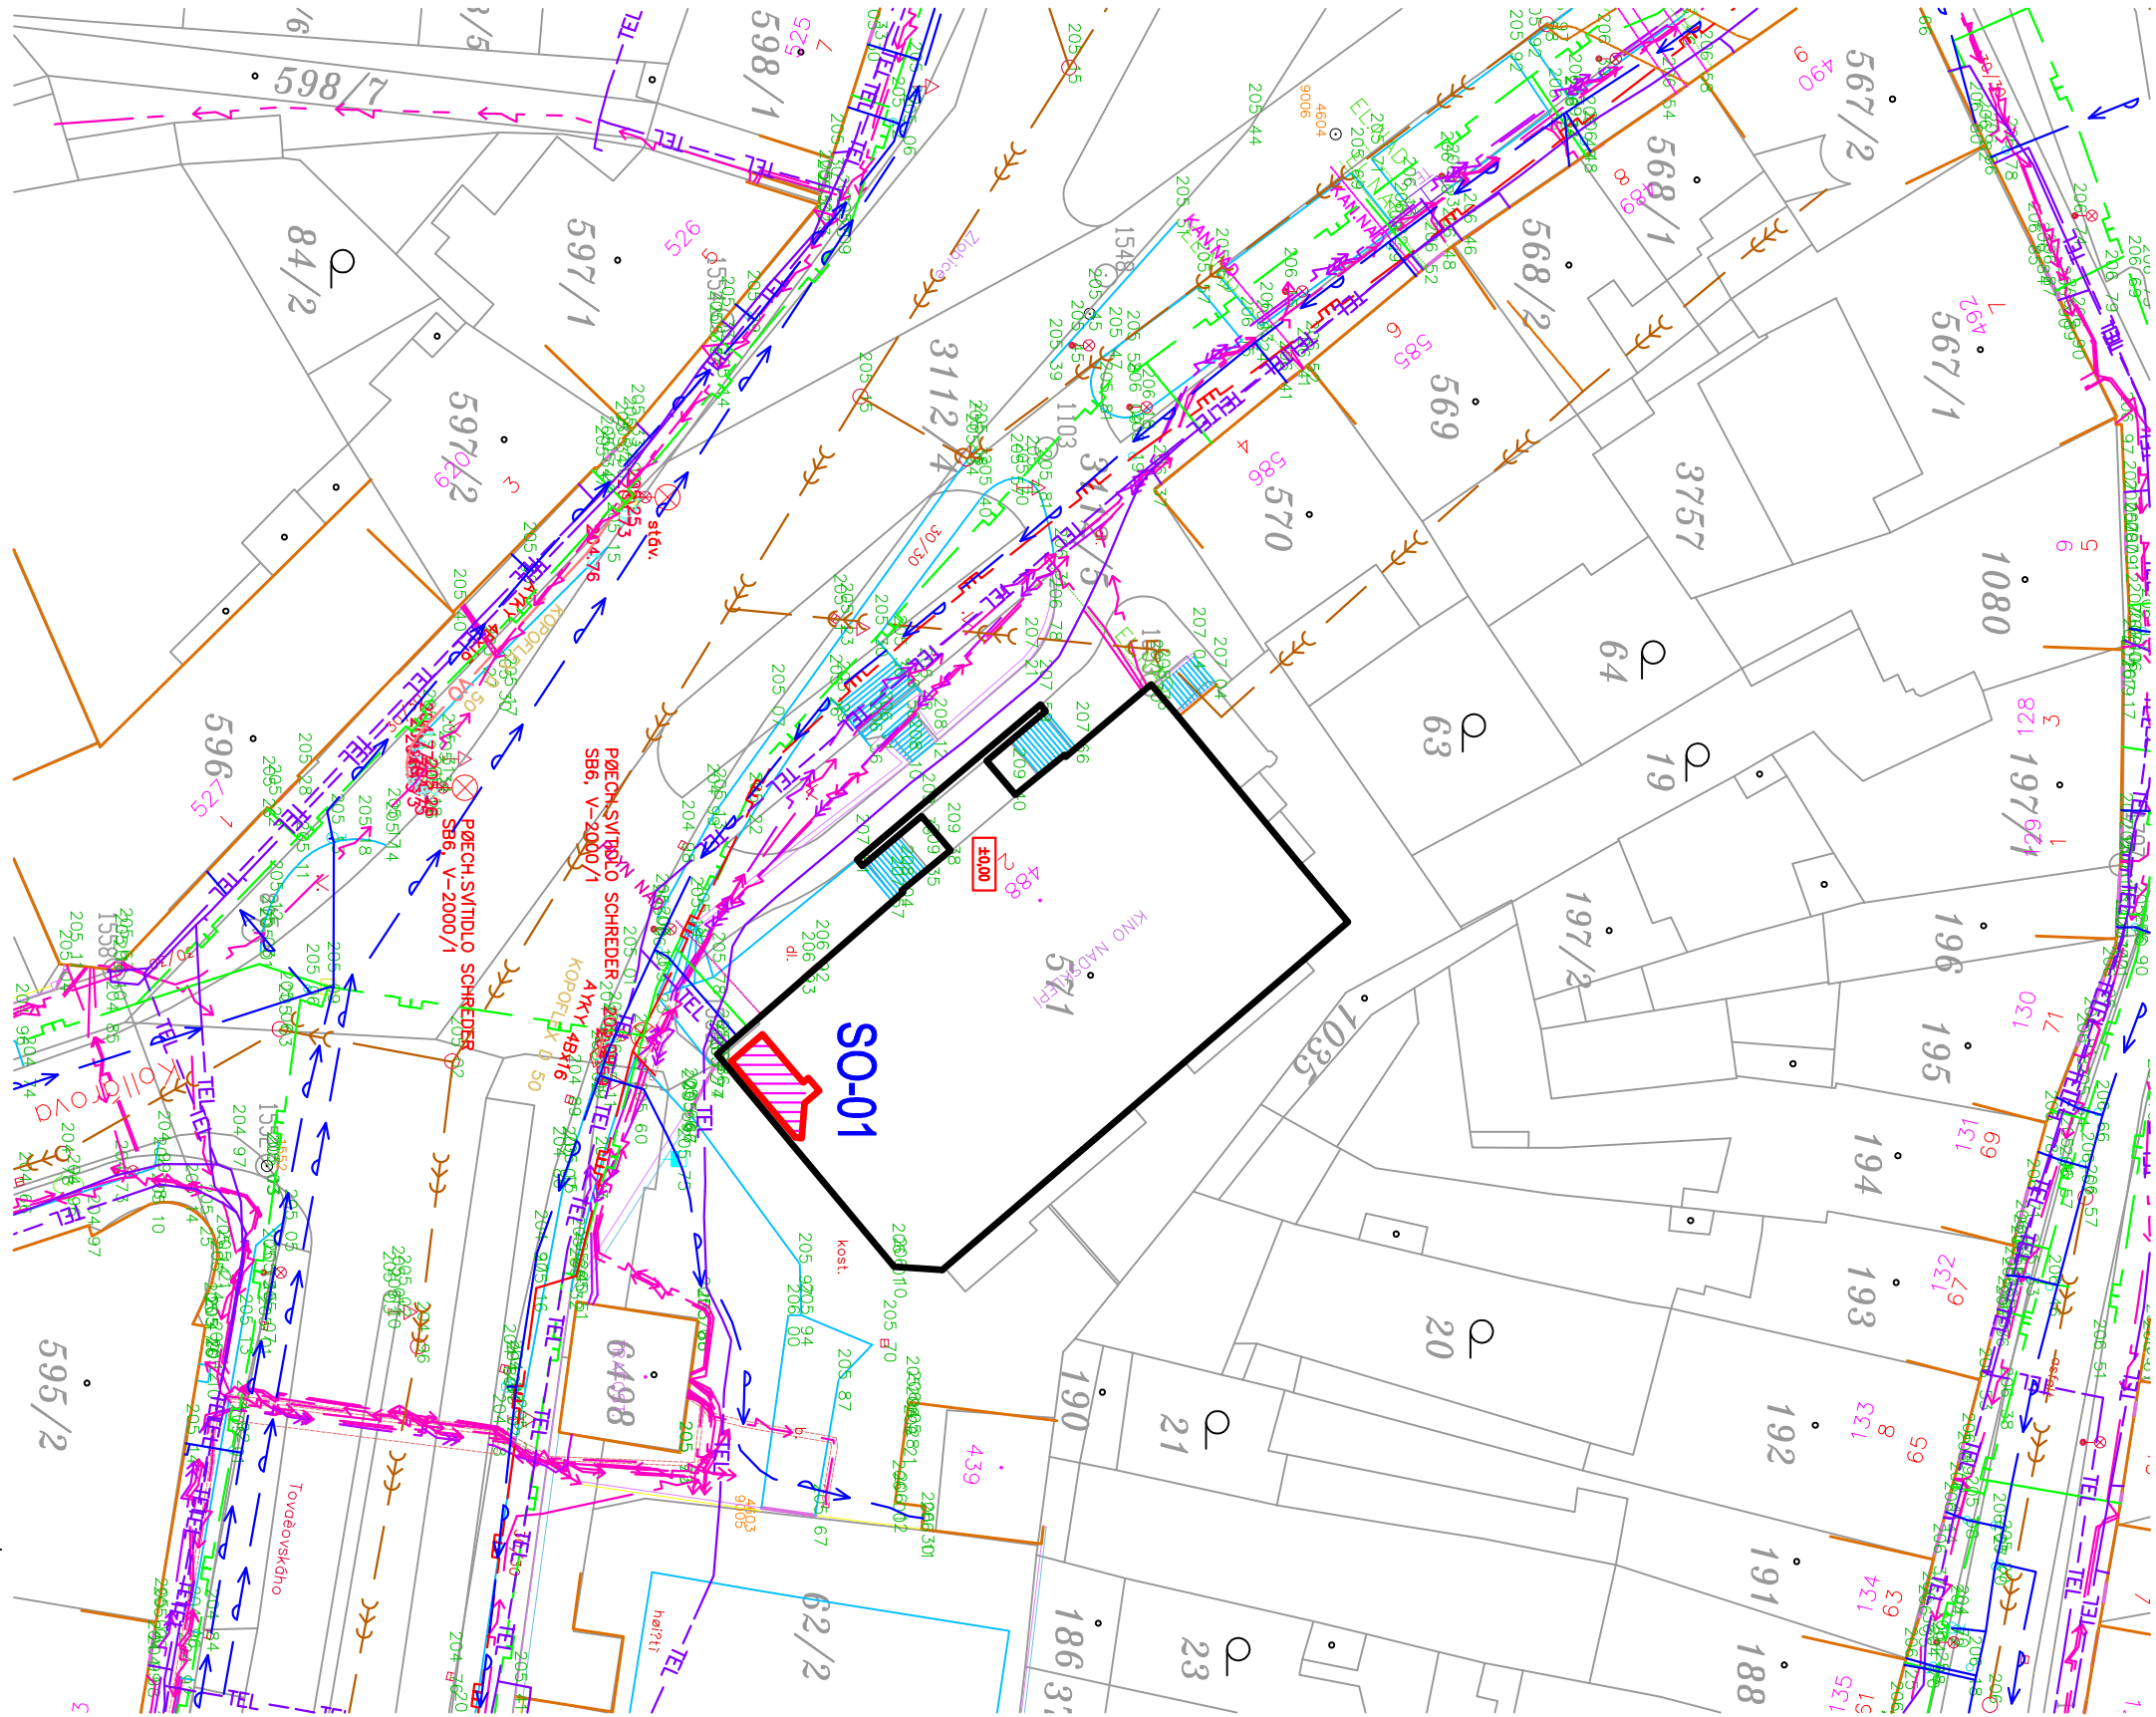


LEGENDA SÍTÍ:

- STL PLYNOVOD – STÁVAJÍCÍ
- NTL PLYNOVOD – STÁVAJÍCÍ
- SLP VEDENÍ – STÁVAJÍCÍ
- ELEKTRICKÉ VEDENÍ NN PODZEMNÍ – STÁVAJÍCÍ
- KANALIZACE JEDNOTNÁ – STÁVAJÍCÍ
- VODOVODNÍ ŘÁD – STÁVAJÍCÍ

ČLENĚNÍ STAVBY NA STAVEBNÍ OBJEKTY:


 SO-01 – REKONSTRUKCE PLYNOVÉ KOTELNY – MEZIPATRO 1.PP = –2,95

±0,00= 209,460 m.n.m. B.p.v.

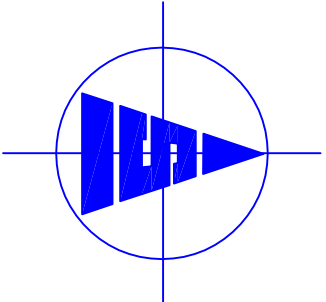

| A | | | |
|---|-------|--------------------------|------------------------|
| Index | Změna | Datum Jméno | |
| Zodp. projektant | | Vypracoval | Kreslil Tech. kontrola |
| Ing. ŠOBER Eduard | | Ing. ŠOBER Martin | Ing. ŠOBER Martin |
| Kraj Zlínský | | Okres | Obec KROMĚŘÍŽ |
| Investor Město Kroměříž, Velké náměstí 115/1, 767 01 Kroměříž, IČO: 00287351 | | Formát 2 A4 | |
| Akce | | Datum IX/2016 | |
| REKONSTRUKCE PLYNOVÉ KOTELNY KINA NADSKLEPI KROMĚŘÍŽ, MILÍČOVO NÁMĚSTÍ 488/2 | | Účel DPPS | |
| | | Čís. zakázky 09/2016/034 | |
| | | Čís. jednací 034/2016 | |
| Obsah výkresu | | Měřítko | Čís. výkresu |
| KOORDINAČNÍ SITUACE | | 1:500 | C-02 |
| SITUACE STAVBY | | | |

Ing. Eduard ŠOBER
PROJEKCE - TZB
Pilařova 8, 767 01 Kroměříž
tel: 571891161, fax: 571891162, mob: 603178038
IČO: 12303518

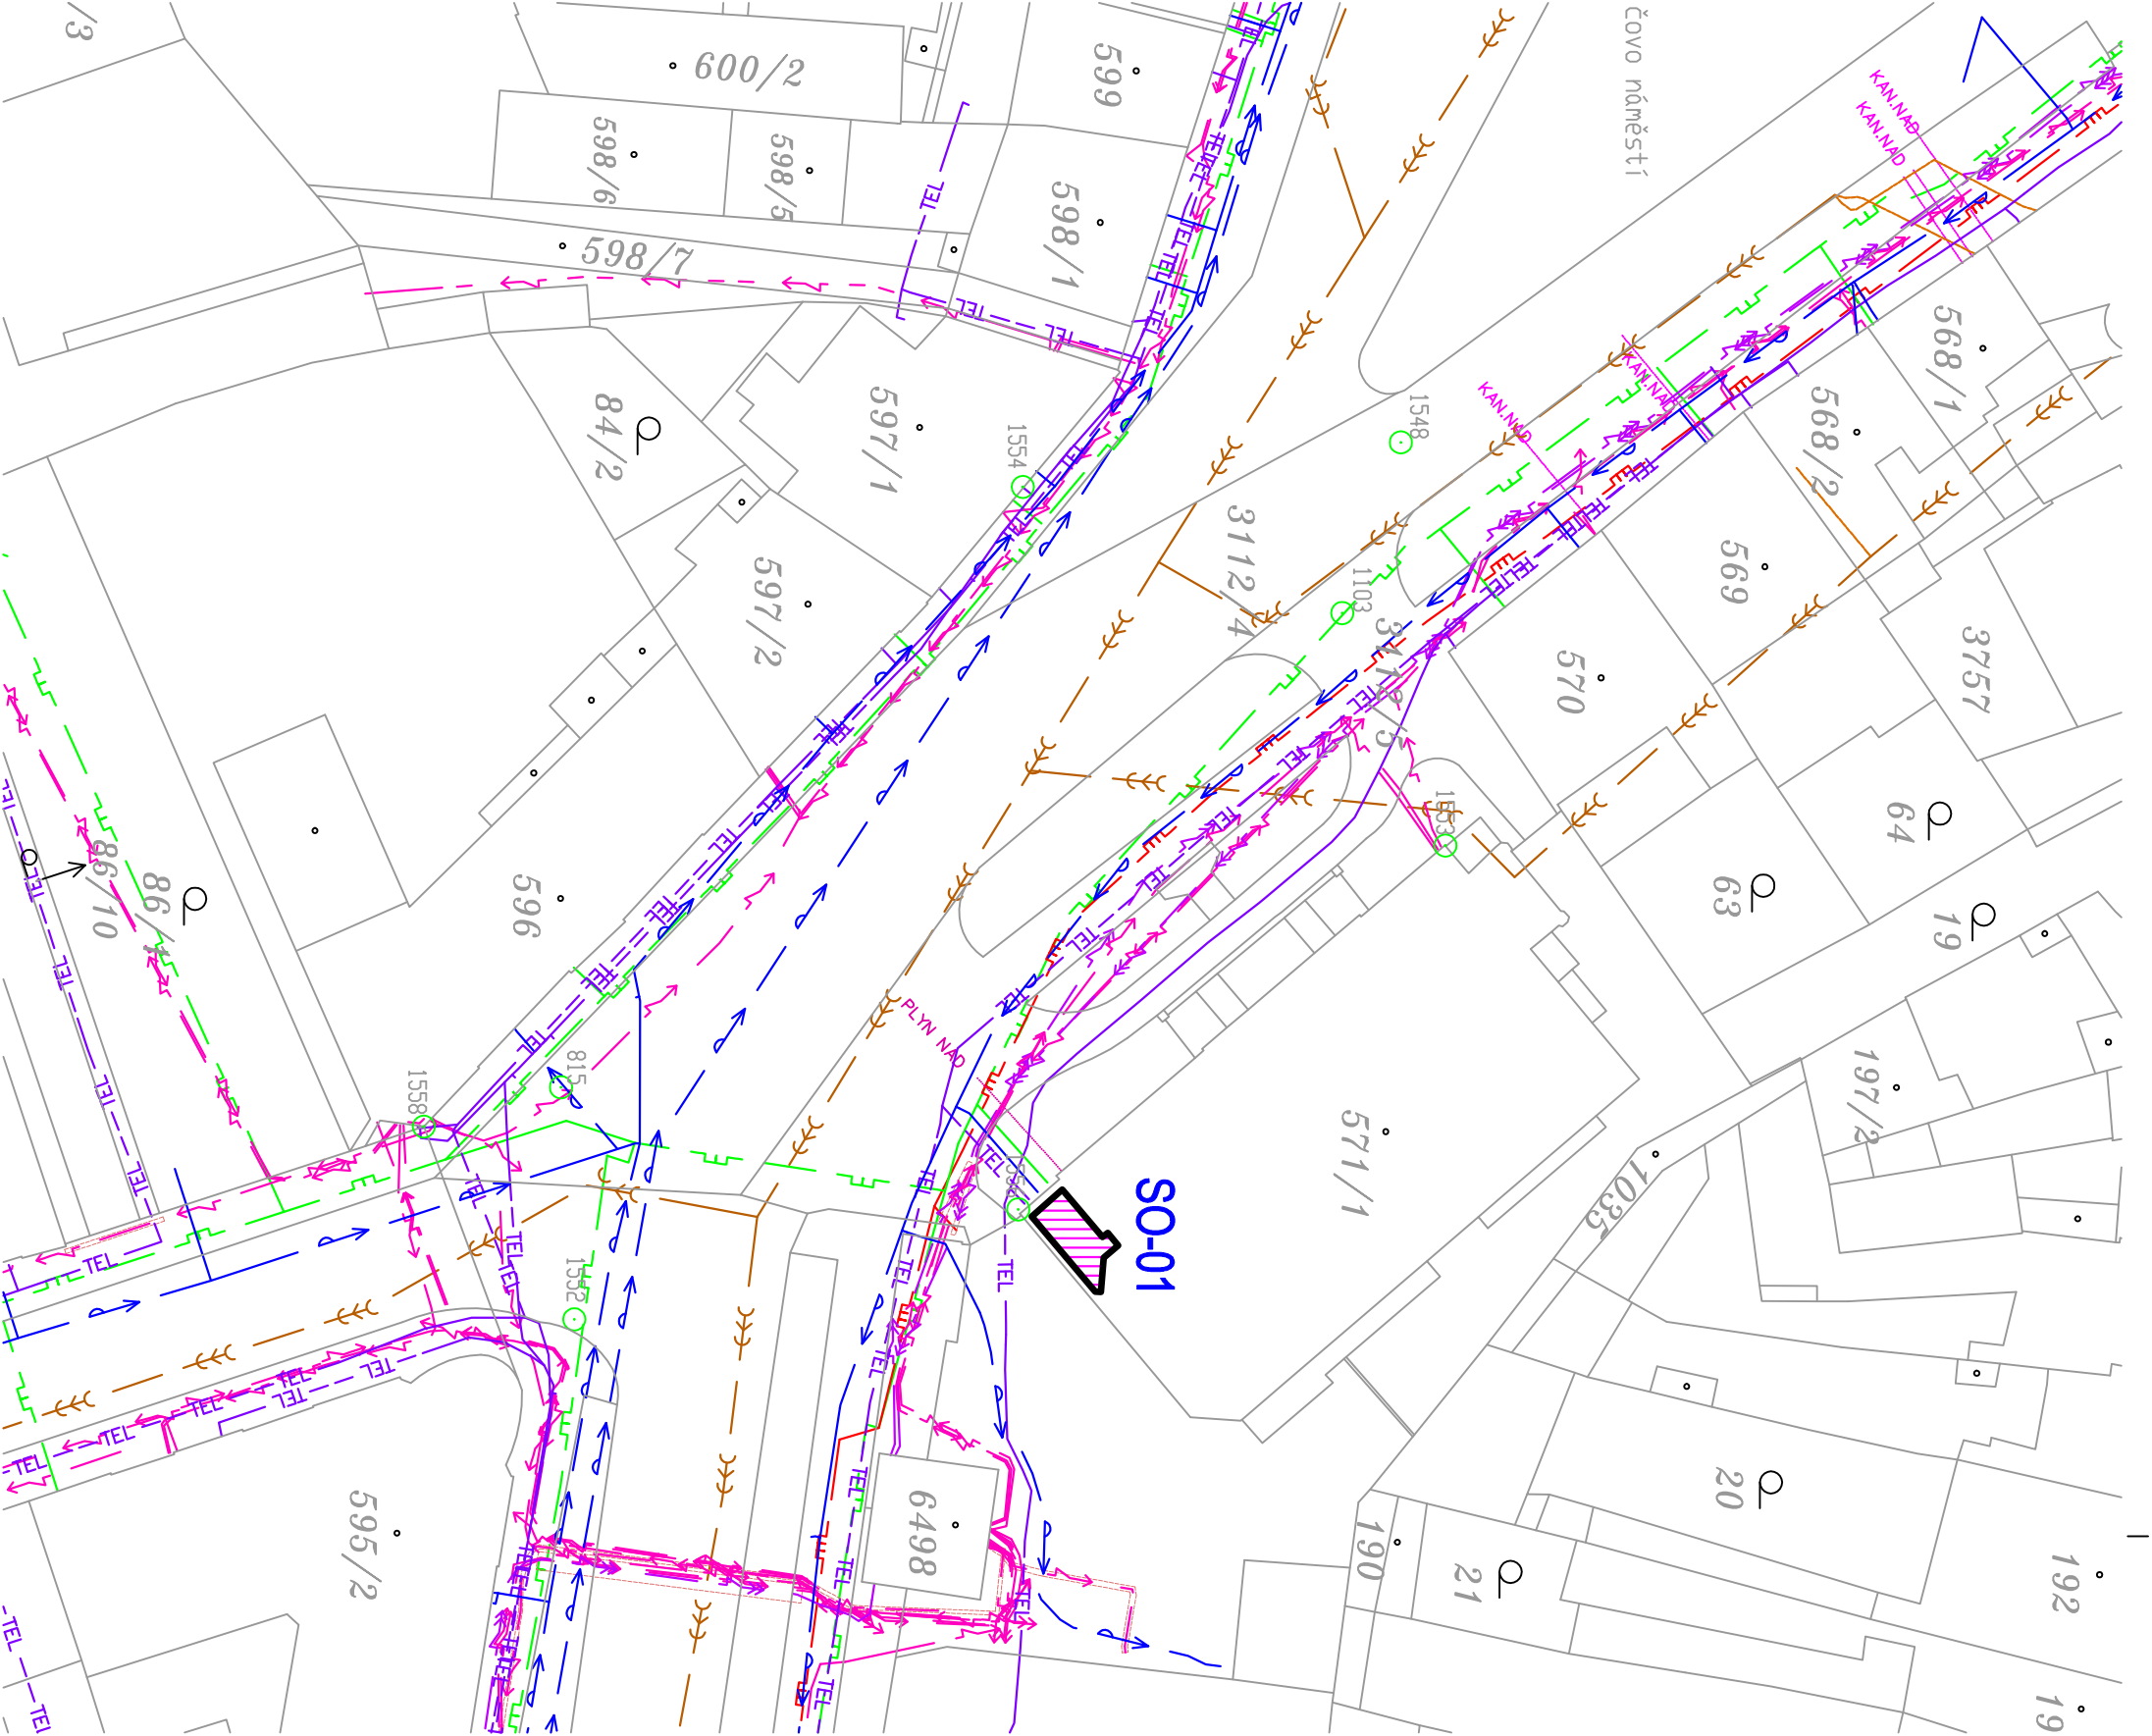


LEGENDA SÍTÍ:

- STL PLYNOVOD – STÁVAJÍCÍ
- NTL PLYNOVOD – STÁVAJÍCÍ
- SLP VEDENÍ – STÁVAJÍCÍ
- ELEKTRICKÉ VEDENÍ NN PODZEMNÍ – STÁVAJÍCÍ
- KANALIZACE JEDNOTNÁ – STÁVAJÍCÍ
- VODOVODNÍ ŘÁD – STÁVAJÍCÍ

ČLENĚNÍ STAVBY NA STAVEBNÍ OBJEKTY:

 SO-01 – REKONSTRUKCE PLYNOVÉ KOTELNY – MEZIPATRO 1.PP = –2,95

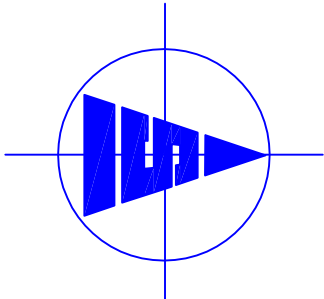

| A | | | |
|-----------------------------|-------------------|---|--|
| Index | Změna | Datum Jméno | |
| Zodp. projektant | Vypracoval | Kreslil Tech. kontrola | |
| Ing. ŠOBER Eduard | Ing. ŠOBER Martin | Ing. ŠOBER Martin | |
| | | Kraj Zlínský | |
| | | Okres | |
| | | Obec KROMĚŘÍŽ | |
| Investor | | Město Kroměříž, Velké náměstí 115/1, 767 01 Kroměříž, IČO: 00287351 | |
| Akce | | Formát | |
| | | 2 A4 | |
| | | Datum | |
| | | IX/2016 | |
| | | Účel | |
| | | DPPS | |
| | | Čís. zakázky | |
| | | 09/2016/034 | |
| | | Čís. jednací | |
| | | 034/2016 | |
| Obsah výkresu | | Měřítko | |
| KATASTRÁLNÍ SITUAČNÍ VÝKRES | | 1 : 500 | |
| C | | SITUACE STAVBY | |
| | | C-03 | |

Ing. Eduard ŠOBER
PROJEKCE - TZB
Pilařova 8, 767 01 Kroměříž
tel: 57189161, fax: 571891162, mob: 603178038
IČO: 12303518