



PŮDORYS

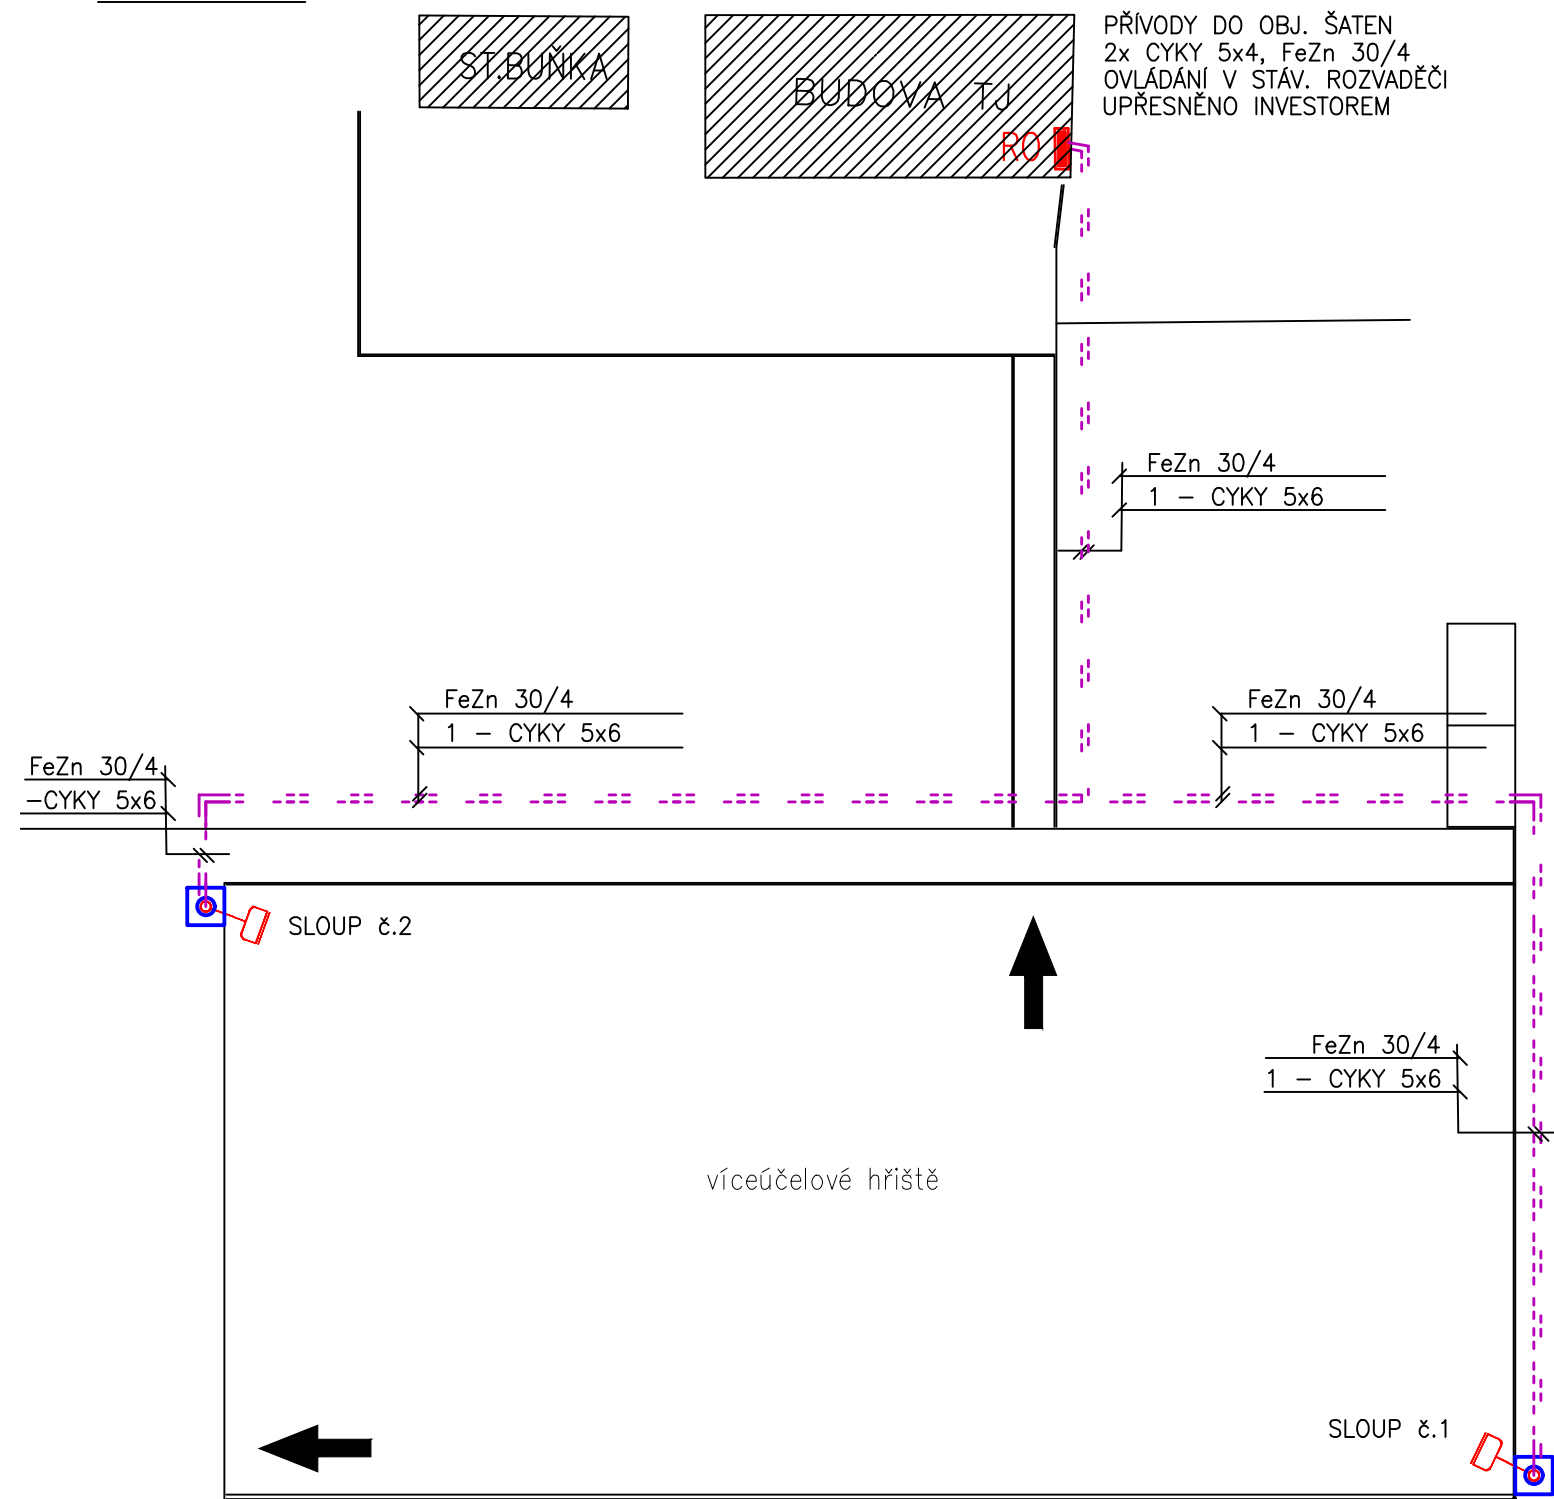

ŘEZ ULOŽENÍ KABELŮ

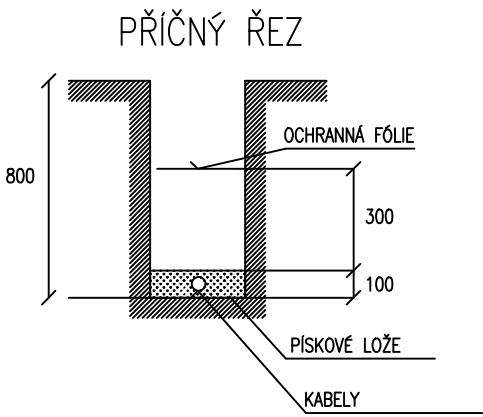

POD KOMUNIKACÍ KABEL VEDEN V CHRÁNIČCE V HL. MIN. 1m

POZNÁMKA

ROZVODNÁ SOUSTAVA: 3+PEN, 50Hz, 400/230V, TN-C
OCHRANA PŘED ÚRAZEM EL. PROUDEM DLE ČSN 33 2000-4-41 ed.2
PROSTŘEDÍ: viz. PROTOKOL URČENÍ VNĚJŠÍCH VLIVŮ



SPORTOVNÍ AREÁL POSTOUPKY			IVO SLAČÁLEK	
DOKUMENTACE PRO SPOLEČNÉ ÚZEMNÍ ROZHODNUTÍ A STAVEBNÍ POVOLENÍ			elektroprojekce – instalace Kneslova 22, 618 00 Brno tel.: 608 877 320	
VEDOUČÍ PROJEKTU	M. VYPUŠTÁK		DATUM	07/2016
ZODPOVĚD. PROJEKTANT	I. SLAČÁLEK		ZAK. ČÍSLO	P – 659/16
VYPRACOVAL	I. SLAČÁLEK		STUPEŇ	DUR+DSP
INVESTOR: MĚSTO KROMĚŘÍŽ			D.1.4 – SILNOPROUD	
PŮDORYS HŘIŠTĚ – ELEKTROINSTALACE			MĚŘÍTKO 1 : 200	Č. VÝKRESU D.1.4-02