


Půdorys 1.NP – bourací práce, 1:50

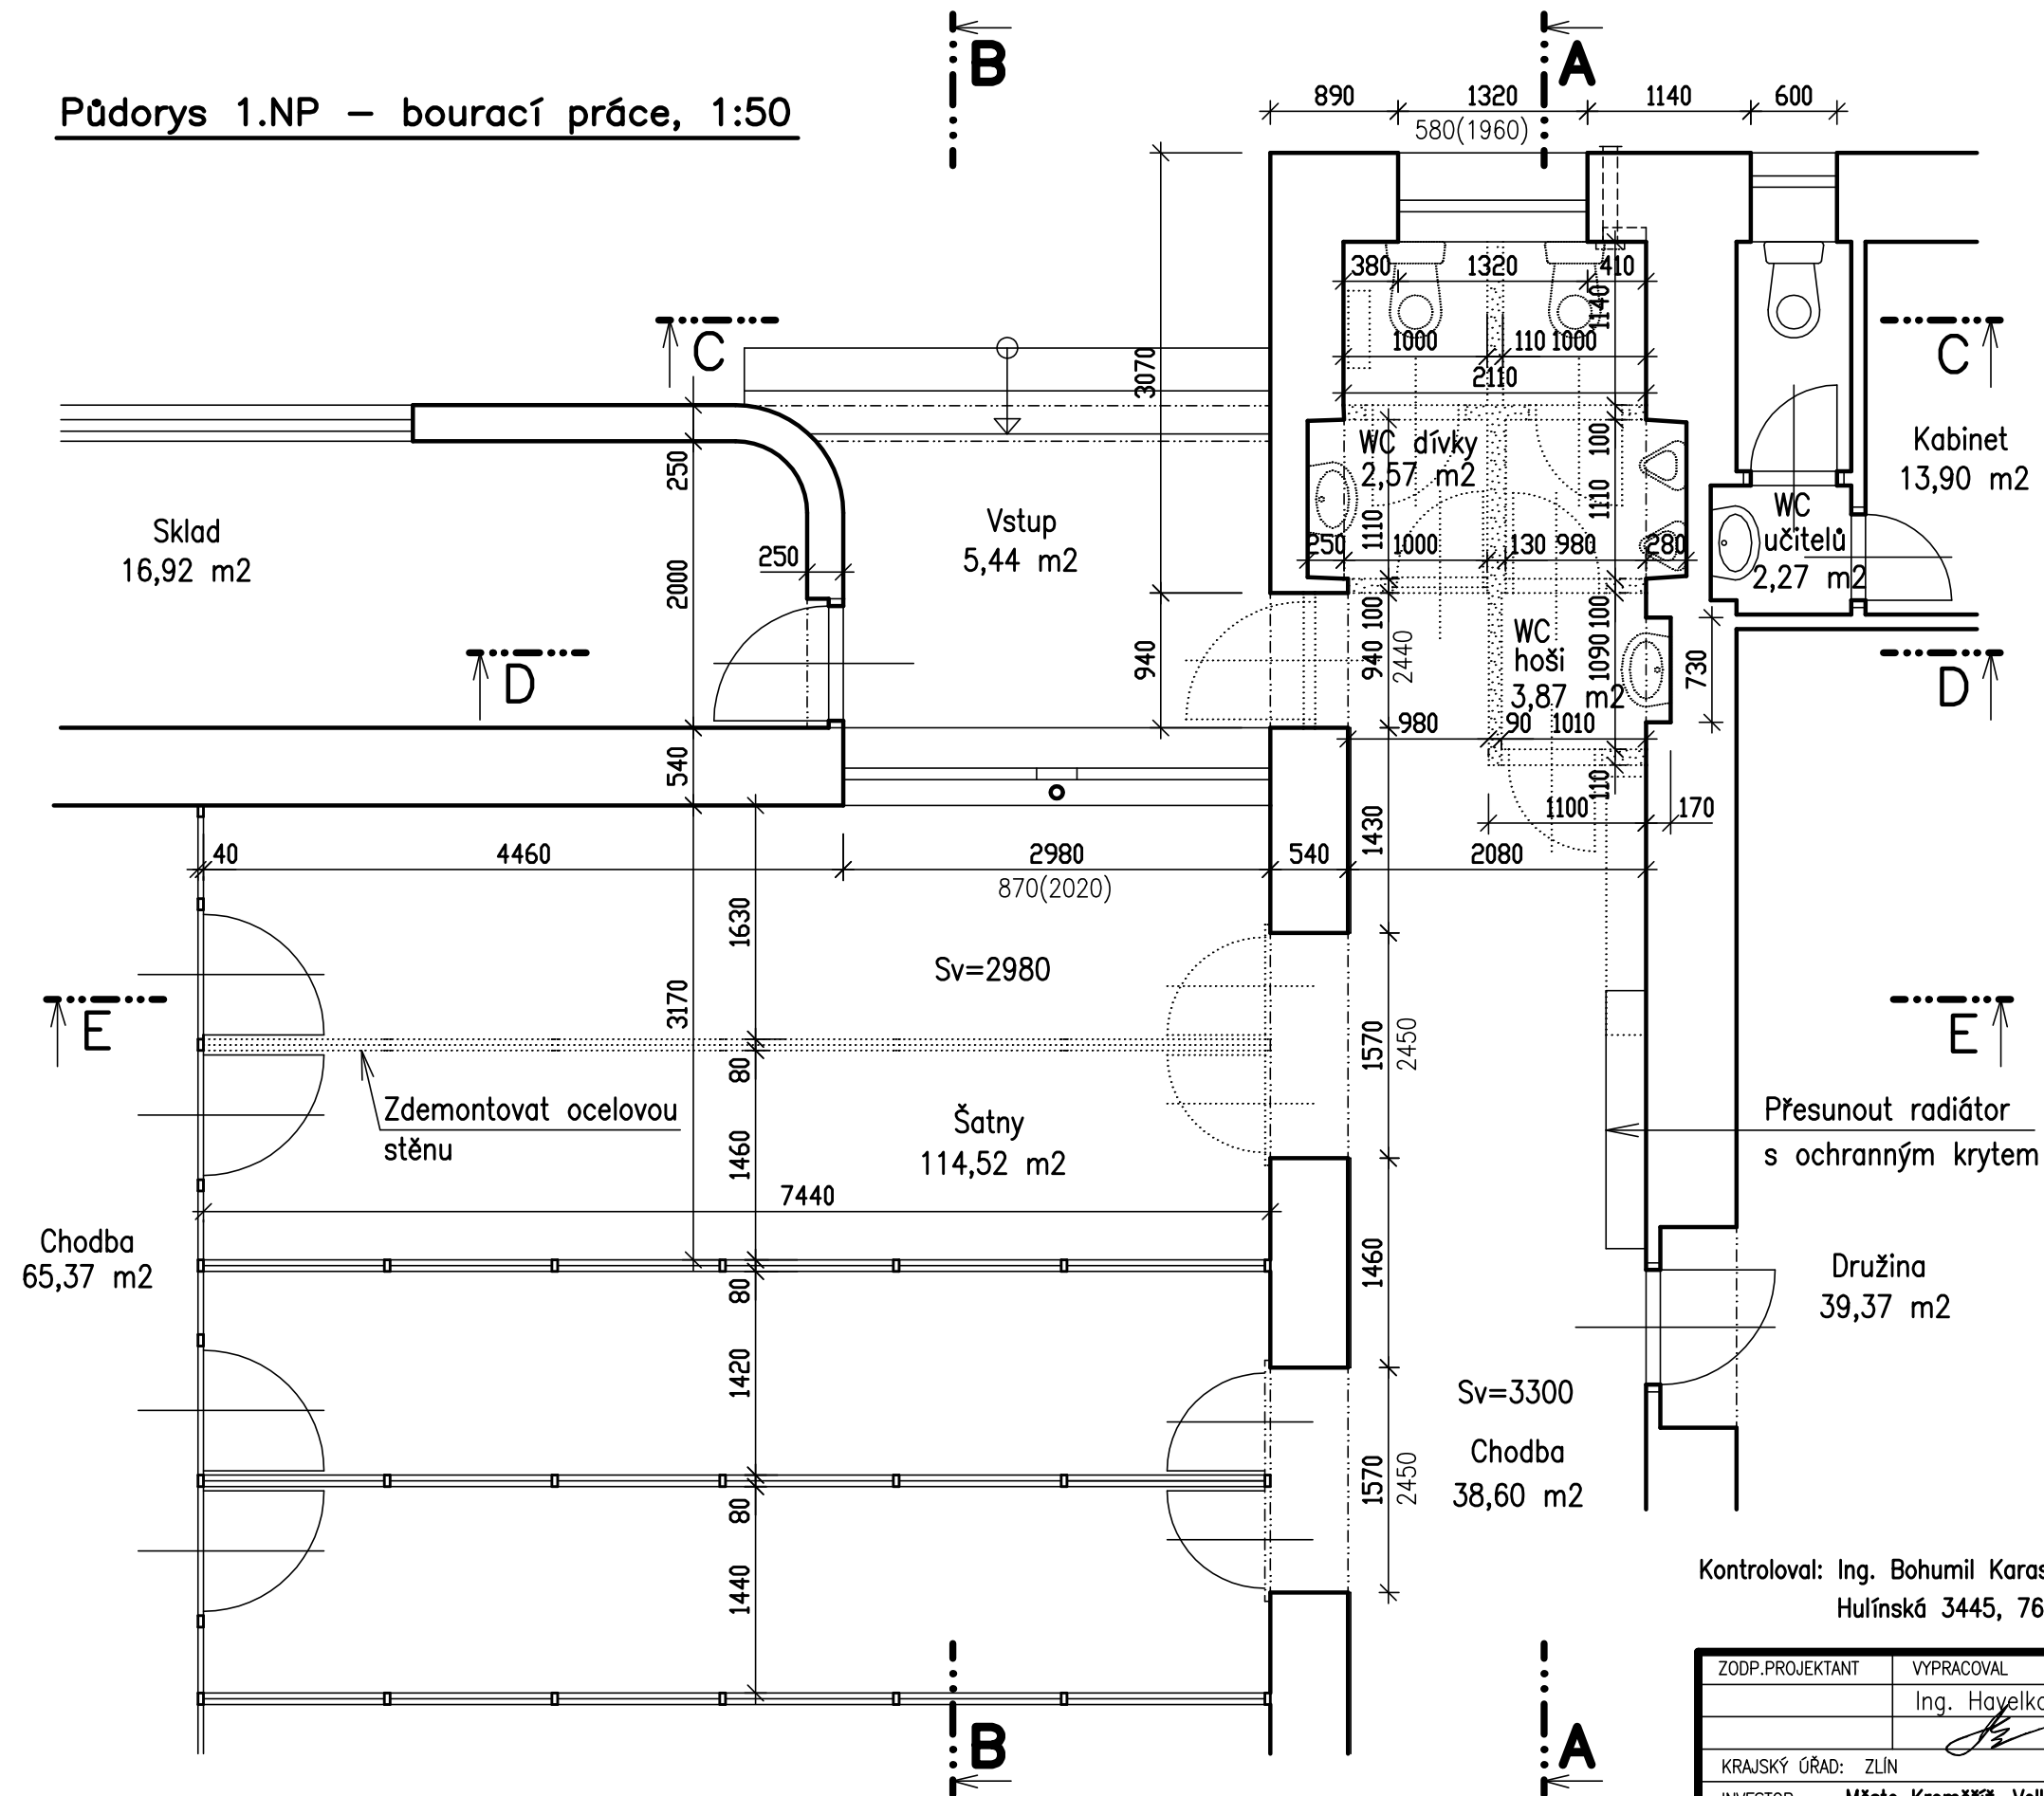

Kontroloval: Ing. Bohumil Karas – projektové práce,
Hulínská 3445, 767 01 Kroměříž, ČKAIT 1300260

ZODP.PROJEKTANT	VYPRACOVAL	KRESLIL	KONTROLOVAL	ING. JIŘÍ HAVELKA Zborovská 4185/23 767 01 KROMĚŘÍŽ Projektová činnost ve výstavbě IČO: 63456524	
	Ing. Havelka	Ing. Havelka	Ing. Karas		
KRAJSKÝ ÚŘAD: ZLÍN	MĚSTSKÝ ÚŘAD: Kroměříž				
INVESTOR : Město Kroměříž, Velké náměstí 115, 767 01 Kroměříž				FORMÁT	2 A4
NÁZEV AKCE : Stavební úpravy WC družiny ZŠ Zámoraví Kroměříž, Švabinského nábřeží 2077/27, parc.č. 1883 D.1.1 – Architektonicko–stavební řešení				DATUM	02. 2018
				ÚČEL	Stavební povolení
				Č. ZAKÁZKY	JH160/2017
NÁZEV VÝKRESU : Púdorys 1.NP – bourací práce				MĚŘÍTKO : 1:50	Č. VÝKRESU : D.1.1–02