
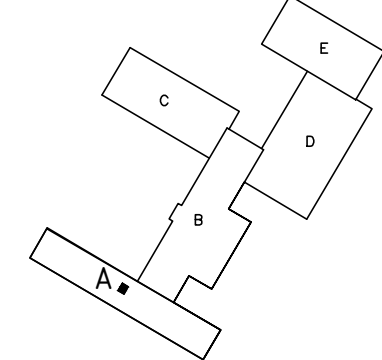


INVALIDNÍ WC - BLOK "A"

MĚŘÍTKO 1:50


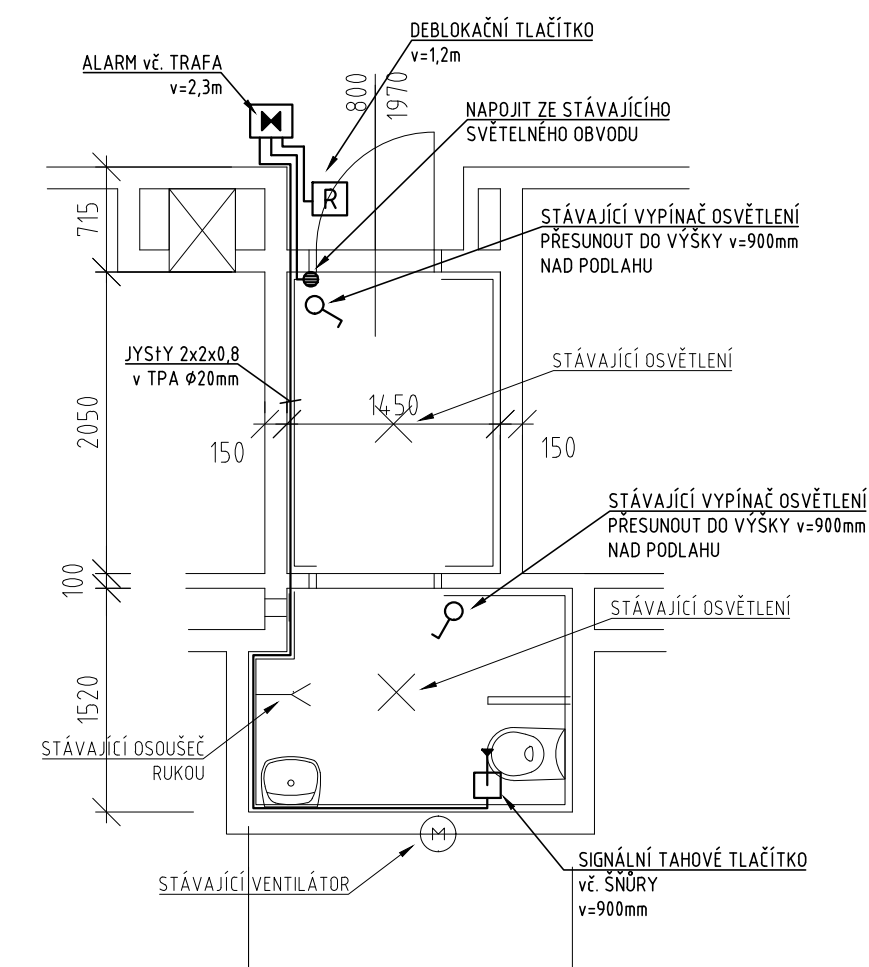


LEGENDA

- ✕ STÁVAJÍCÍ STROPNÍ SVÍTIDLO
- ♂ JEDNOPÓLOVÝ SPÍNAČ, ŘÁZENÍ I, ZAPUŠTĚNÁ PONTÁŽ, 230V, 10A, IP20
- R DEBLOKAČNÍ TLAČÍTKO PRO INVALIDY IP44
- ⏏ TLAČÍTKO SIGNALNÍ TAHOVÉ SE ŠNŮRKOU PRO INVALIDY IP44
- R TLAČÍTKO SIGNALNÍ TAHOVÉ, TLAČÍTKO SYSTÉMU ENSTO PRO INVALIDY IP44
- ⚡ ALARM OPTICKÝ A ZVUKOVÝ VČ. ZDROJE 230/15V, 2VA

INVALIDNÍ WC - BLOK "D"

MĚŘÍTKO 1:50

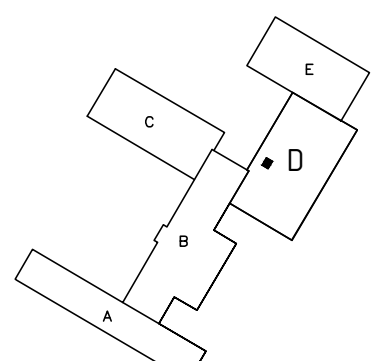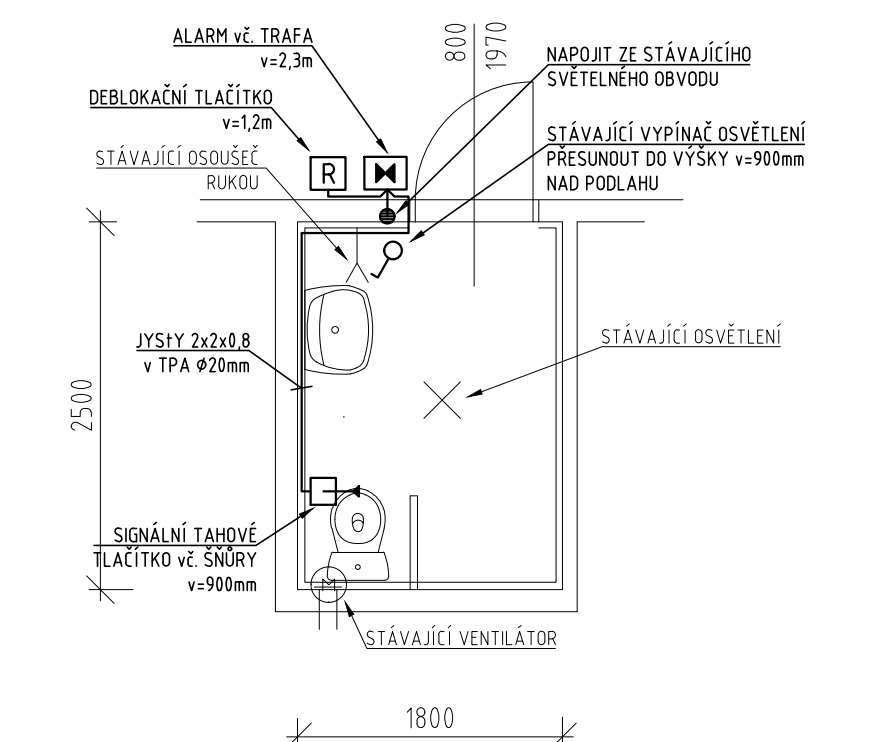


SOUSTAVA NAPĚTÍ:
3 NPE AC 400/230V, TN-S

OCHRANA PŘED ÚRAZEM EL.PROUDEM DLE ČSN 33 2000-4-41 ed. 2:
ZÁKLADNÍ OCHRANA PŘED DOTYKEM ŽIVÝCH ČÁSTÍ DLE čl. 411.1
čl. 411.1 IZOLACÍ, KRYTY, PŘEPÁŽKAMI
ZÁKLADNÍ OCHRANA PŘED NEBEZPEČNÝM DOTYKEM NEŽIVÝCH ČÁSTÍ (PŘI PORUŠE)
čl. 411.3.1 OCHRANNÉ UZEMNĚNÍ A OCHRANNÉ POSPOJOVÁNÍ
čl. 411.3.2 AUTOMATICKÉ ODPOJENÍ OD ZDROJE
DOPLŇKOVÁ OCHRANA PŘED DOTYKEM NEŽIVÝCH ČÁSTÍ (PŘI PORUŠE)
čl. 411.3.3 PROUDOVÝM CHRÁNIČEM

VNĚJŠÍ VLIVY- ČSN 33 2000-5-51 ed. 3
AB5 - PROSTOR VNITŘNÍ S REGULACÍ TEPLoty

NEDÍLNou součÁstÍ PROJEKtu JE TEChNICKÁ ZPRÁVA !

Zodp. projektant	Vypracoval	Kreslil	Tech. kontrola	 <div>EHV projekt s.r.o. Kotojedská 545/17 767 01 Kroměříž tel.: +420 576 776 511</div>	
ING. PAVEL HORÁK	RADIM HORSÁK	RADIM HORSÁK	ING. JAN ZONA		
Kraj ZLÍNSKÝ		Obec KROMĚŘÍŽ			
Investor Město Kroměříž , Velké náměstí 115, 76701 Kroměříž				Formát	2A4
Akce BEZBARIÉROVÉ ÚPRAVY V OBJEKTU ŠKOLY ZŠ OSKOL 76701 Kroměříž D.1.2 ELEKTROINSTALACE				Datum	LEDEN 2017
				Účel	DSP
				Čís. zakázky	7102-SK0
				Čís. jednací	
Obsah výkresu INVALIDNÍ WC				Měřítko	Čís. výkresu
				-	D.1.2.2