


Braunerova

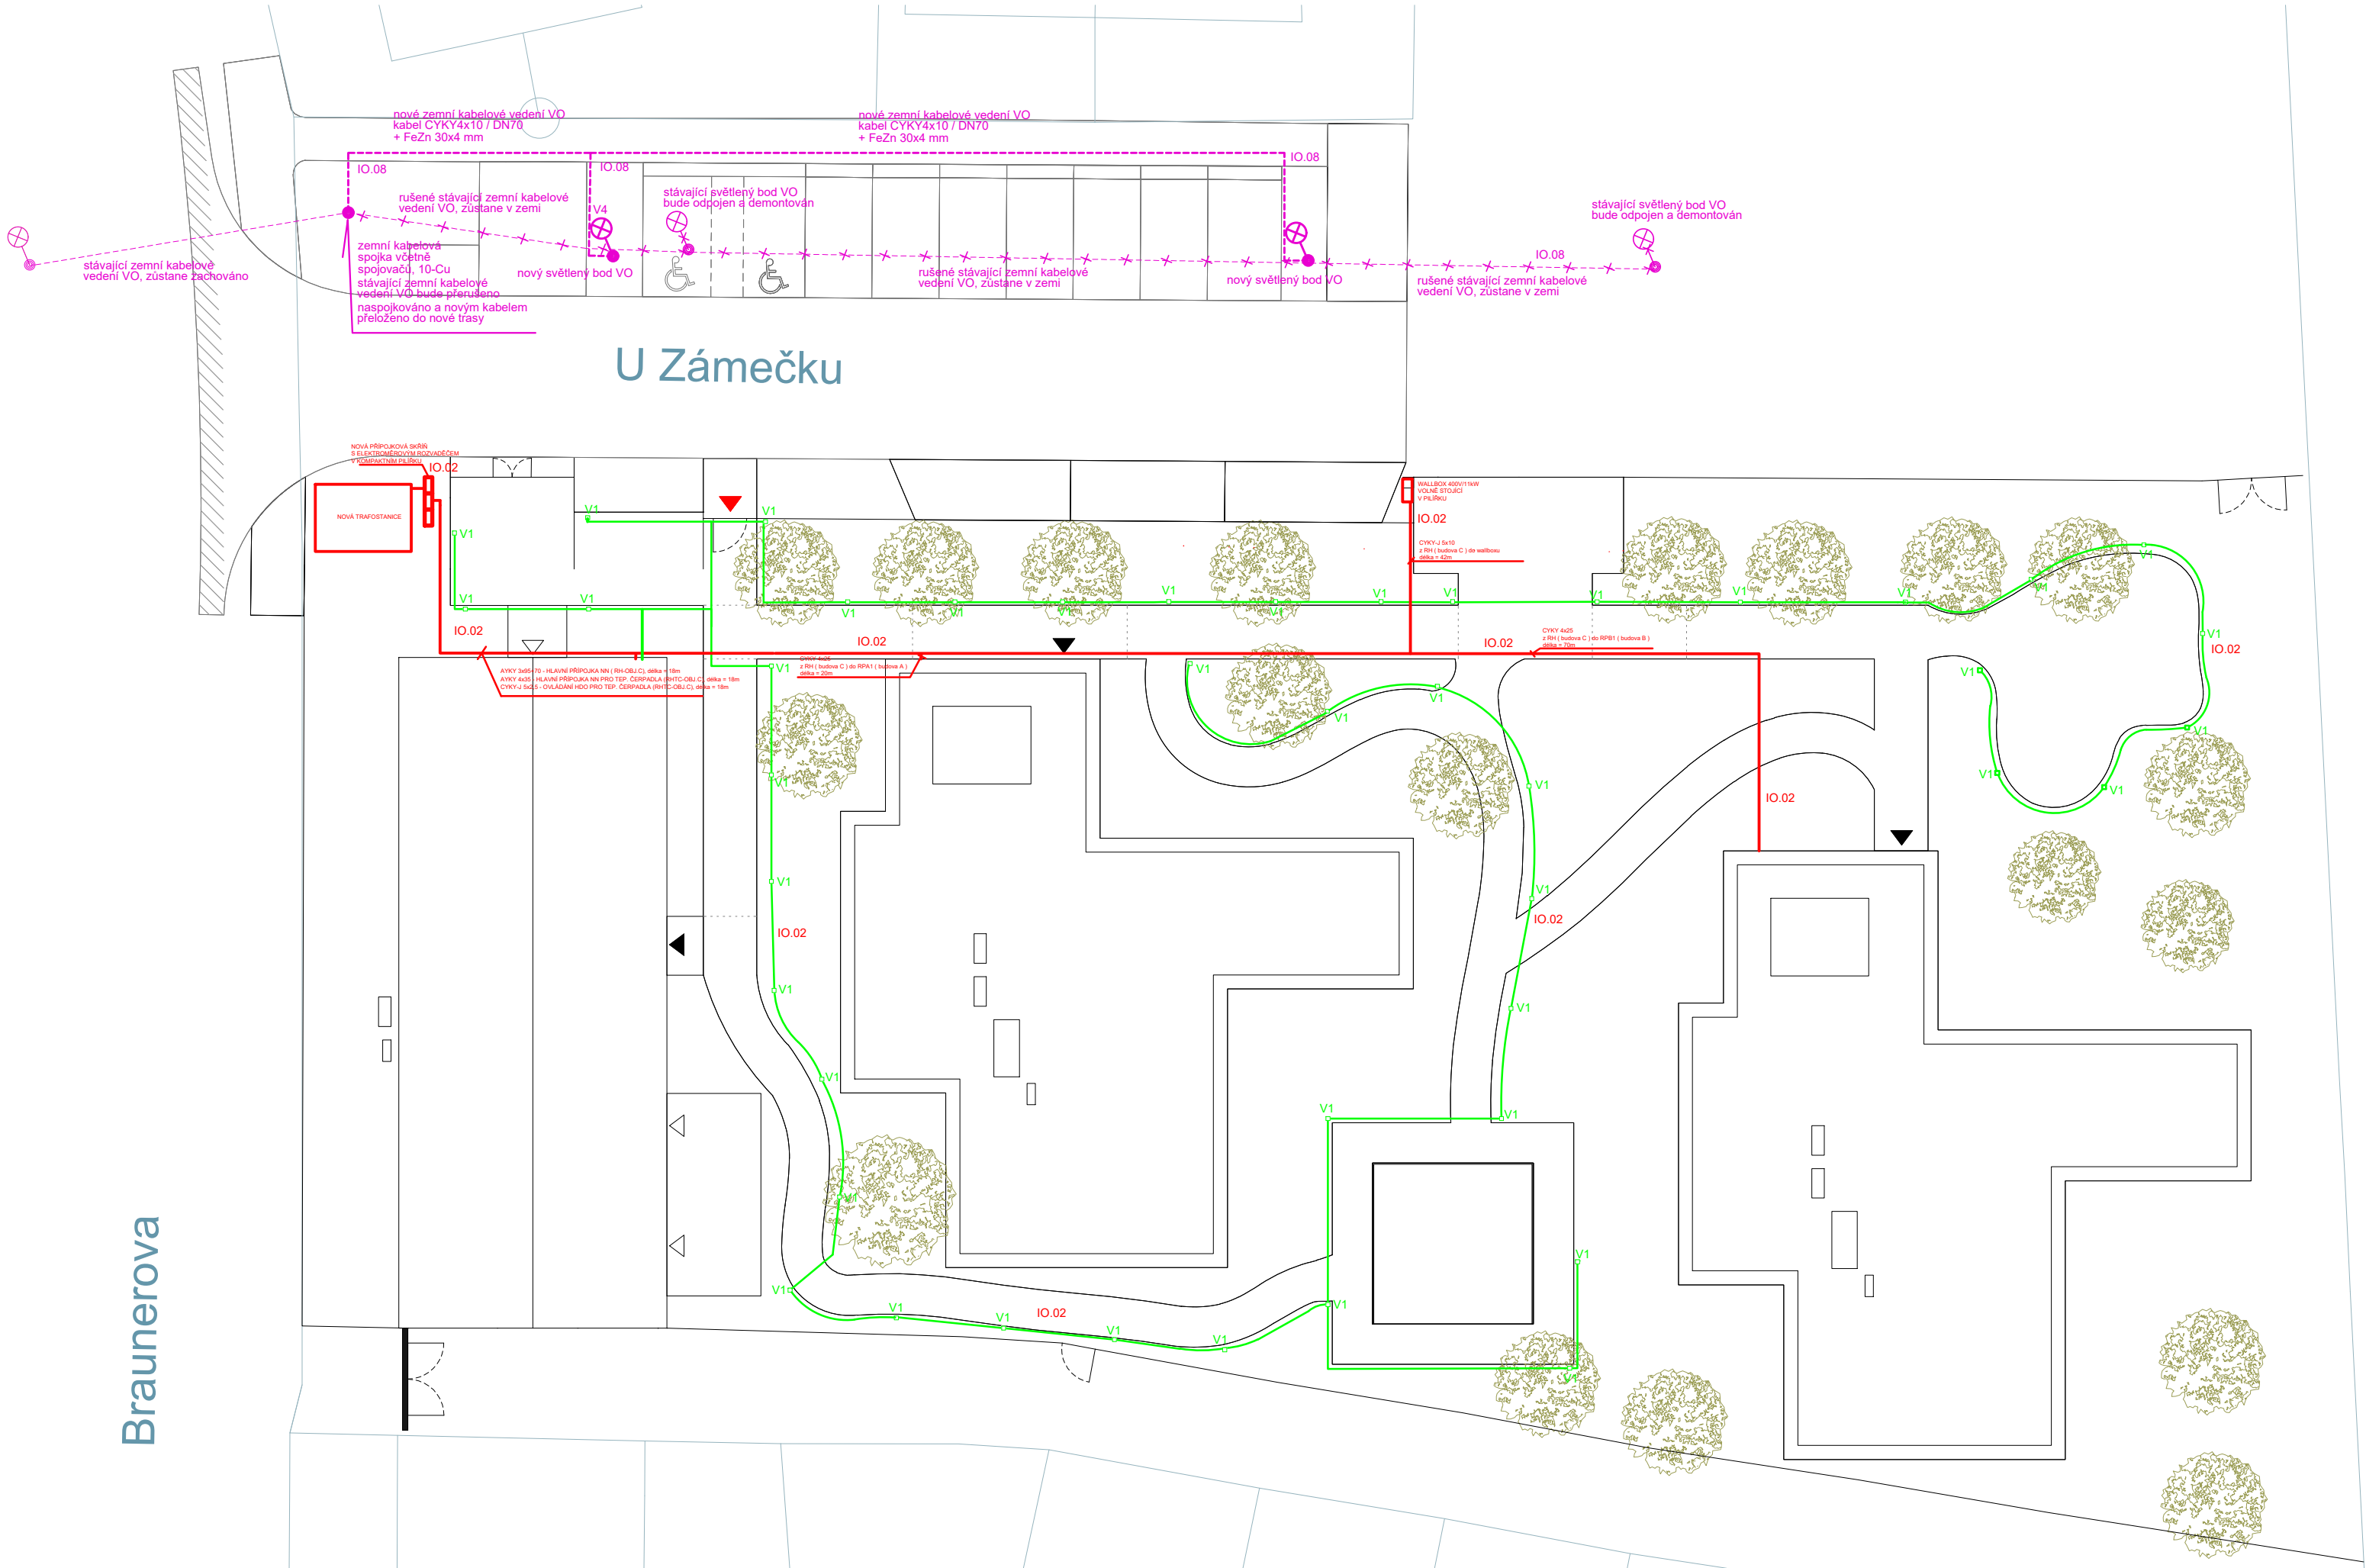

IO.02 ELEKTRO PŘÍPOJKA A AREÁLOVÉ VEDENÍ
IO.08 PŘELOŽKA PODZEMNÍHO VEDENÍ VO



venkovní LED svítidlo 1x36W, 3000K, 5379lm, IP66, na ocelovém sloupu v=6m
zemní kabelové rozvody VO kabelem CYKY 4x10, délka = 75m



Napěťová soustava: 3/PEN 400V AC 50Hz TN-C - přípojka NN
Napěťová soustava: 3/N/PE 400V AC 50Hz TN-S - podružné rozvody NN
Ochrana před úrazem elektrickým proudem provedena podle ČSN 33 2000-4-41, ed.3:
- základní : krytím, izolací, polohou
- při poruše : automatickým odpojením od zdroje v soustavách TN
V určených prostorách - koupelny a venkovní - a pro zásuvky podle čl.411.3.3.-
ochrana zvýšená proudovým chráničem s Iv=30mA a doplňkovým pospojením

±0,000 = 189.850 m.n.m.		Souř.systém: JTSK		Výškový systém: BpV	
název projektu					
Domov se zvláštním režimem Račín, Kroměříž					
stupeň		DPS Dokumentace pro provádění stavby		místo stavby	
.				p.č. 5036, 3129/3 kat. území: Kroměříž [674834]	
stavebník		generální architekt			
 MĚSTO KROMĚŘÍŽ					
Město Kroměříž Velké náměstí 115/1 767 01 Kroměříž		ŘEZANINA & BARTOŇ, s.r.o. Jeníkovice 111 503 46 Jeníkovice			
autorizace		projektant části			
		Jiří Škop Duhová 269 547 01 Náchod			
		Jiří Škop Duhová 269, 547 01 Náchod ČKAIT 0602466 v oboru elektrotechnická zařízení			
část IO.02 ELEKTRO PŘÍPOJKA A AREÁLOVÉ VEDENÍ IO.08 PŘELOŽKA PODZEMNÍHO VEDENÍ VO					
výkres					
SITUACE					
datum zhotovení 10/2023		měřítko 1:200		SO/IO IO.02, IO.08	
datum revize -		číslo revize -		číslo výkresu IO.02,08.02	
				paré	

DÍLO JE CHRÁNĚNO AUTORSKÝM ZÁKONEM. JAKÉKOLIV ROZMNOŽOVÁNÍ ČI VYTVÁŘENÍ KOPÍI BEZ VĚDOMÍ AUTORA JE ZAKÁZÁNO