



OLK - ODLUČOVAČ LEHKÝCH KAPALIN

Qn = 14,1 l/s (NS 15), C₁₀-C₄₀ = do 0,2 mg/l
(např. AS-TOP 15 VFS EO/PB SV)

ŘEZ

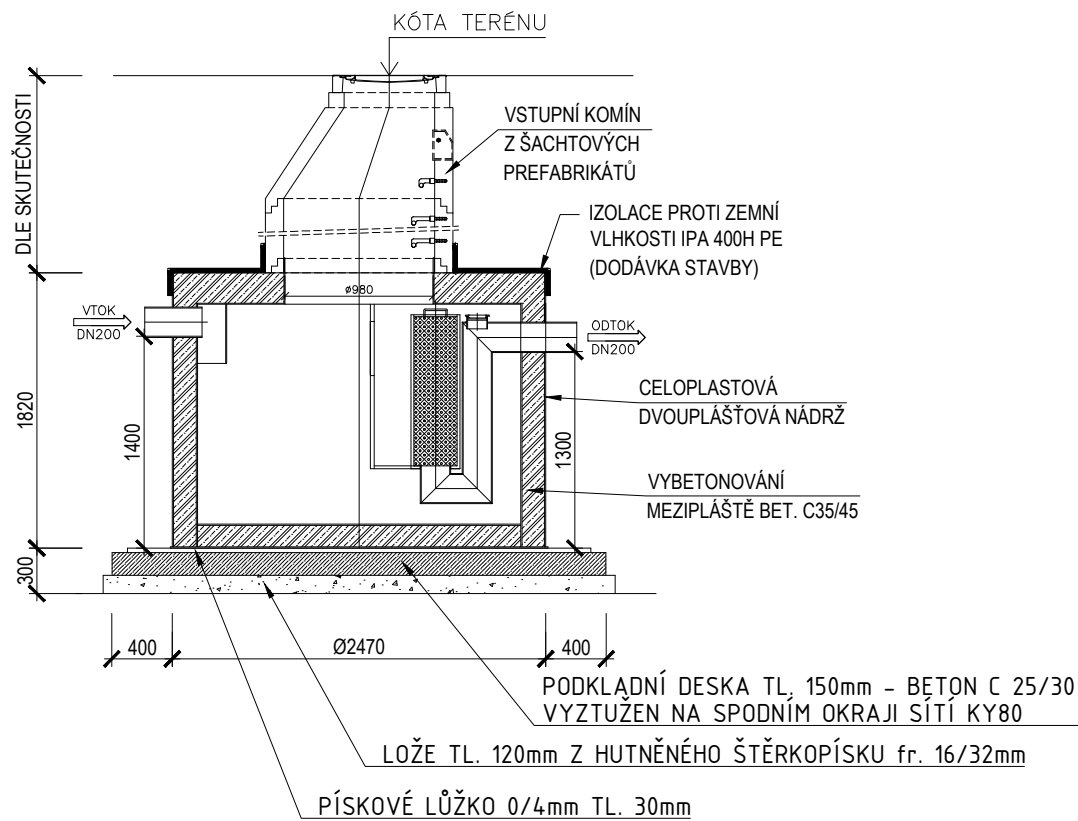

PŮDORYS

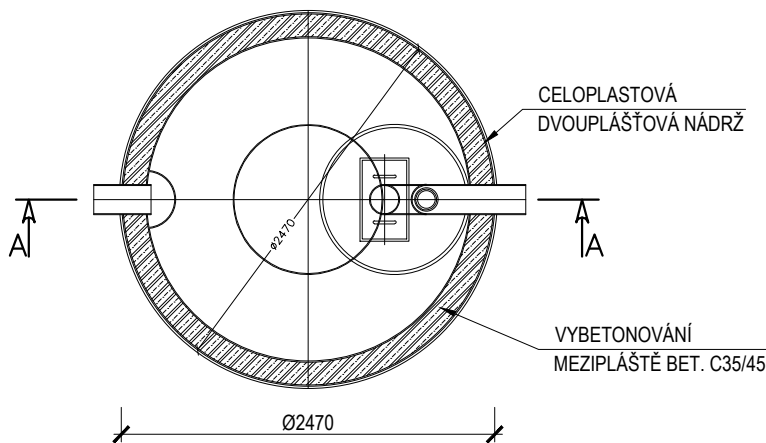

POZNÁMKA:

Při objednávce odlučovače je nutné uvést dimenzi a materiál přítokového a odtokového potrubí, při výrobě je možné že budou upraveny výškové rozměry odlučovače. Z tohoto důvodu je nutné před realizací ověřit skutečné rozměry odlučovače s projektem a případně upravit hloubku základové spáry dle skutečných rozměrů odlučovače.



Akce:		Úprava předprostoru Knihovny Kroměřížska	
Dokumentace pro společné povolení		Zakázka číslo: 971/2022	
D. DOKUMENTACE OBJEKTŮ A TECHNICKÝCH A TECHNOLOGICKÝCH ZAŘÍZENÍ		Datum: 12/2023	
D.302 SO 302 - Dešťová kanalizace a retence dešťových vod		HIP: Ing. Rambousek Martin	
Investor:		Projektant: Michal Novotný	
Město Kroměříž, Velké nám. 115/1, 767 01 Kroměříž		Měřítko: 1:50	
Odlučovač lehkých kapalin - OLK		Výkres č. D.302-07	