


LEGENDA MÍSTNOSTÍ

Č.M.	ÚČEL MÍSTNOSTI
125	SRAD KULIS
126	JEVIŠTĚ
127	HLEDIŠTĚ
201	CHODBA
202	WC
203	PŘEDSÍN
204	PROJEKČNÍ KABINA
205	STROJOVNA
206	HLAVNÍ SCHODIŠTĚ
207	PŘEDNÁŠKOVÝ SÁL
208	TERASA
209	ŽÁZEMÍ SÁLU
210	WC
211	NEOBSAŽENO
212	KANCELAR
213	SCHODIŠTĚ
214	CHODBA
215	ŠATNA SLOUŽB
216	ŠATNA DIRIGENTA
217	PŘEDSÍN
218	WC
219	SPRCHA
220	KUCHYŇKA
221	SCHODIŠTĚ
222	PLOŠNA PRO MOBILNÍ

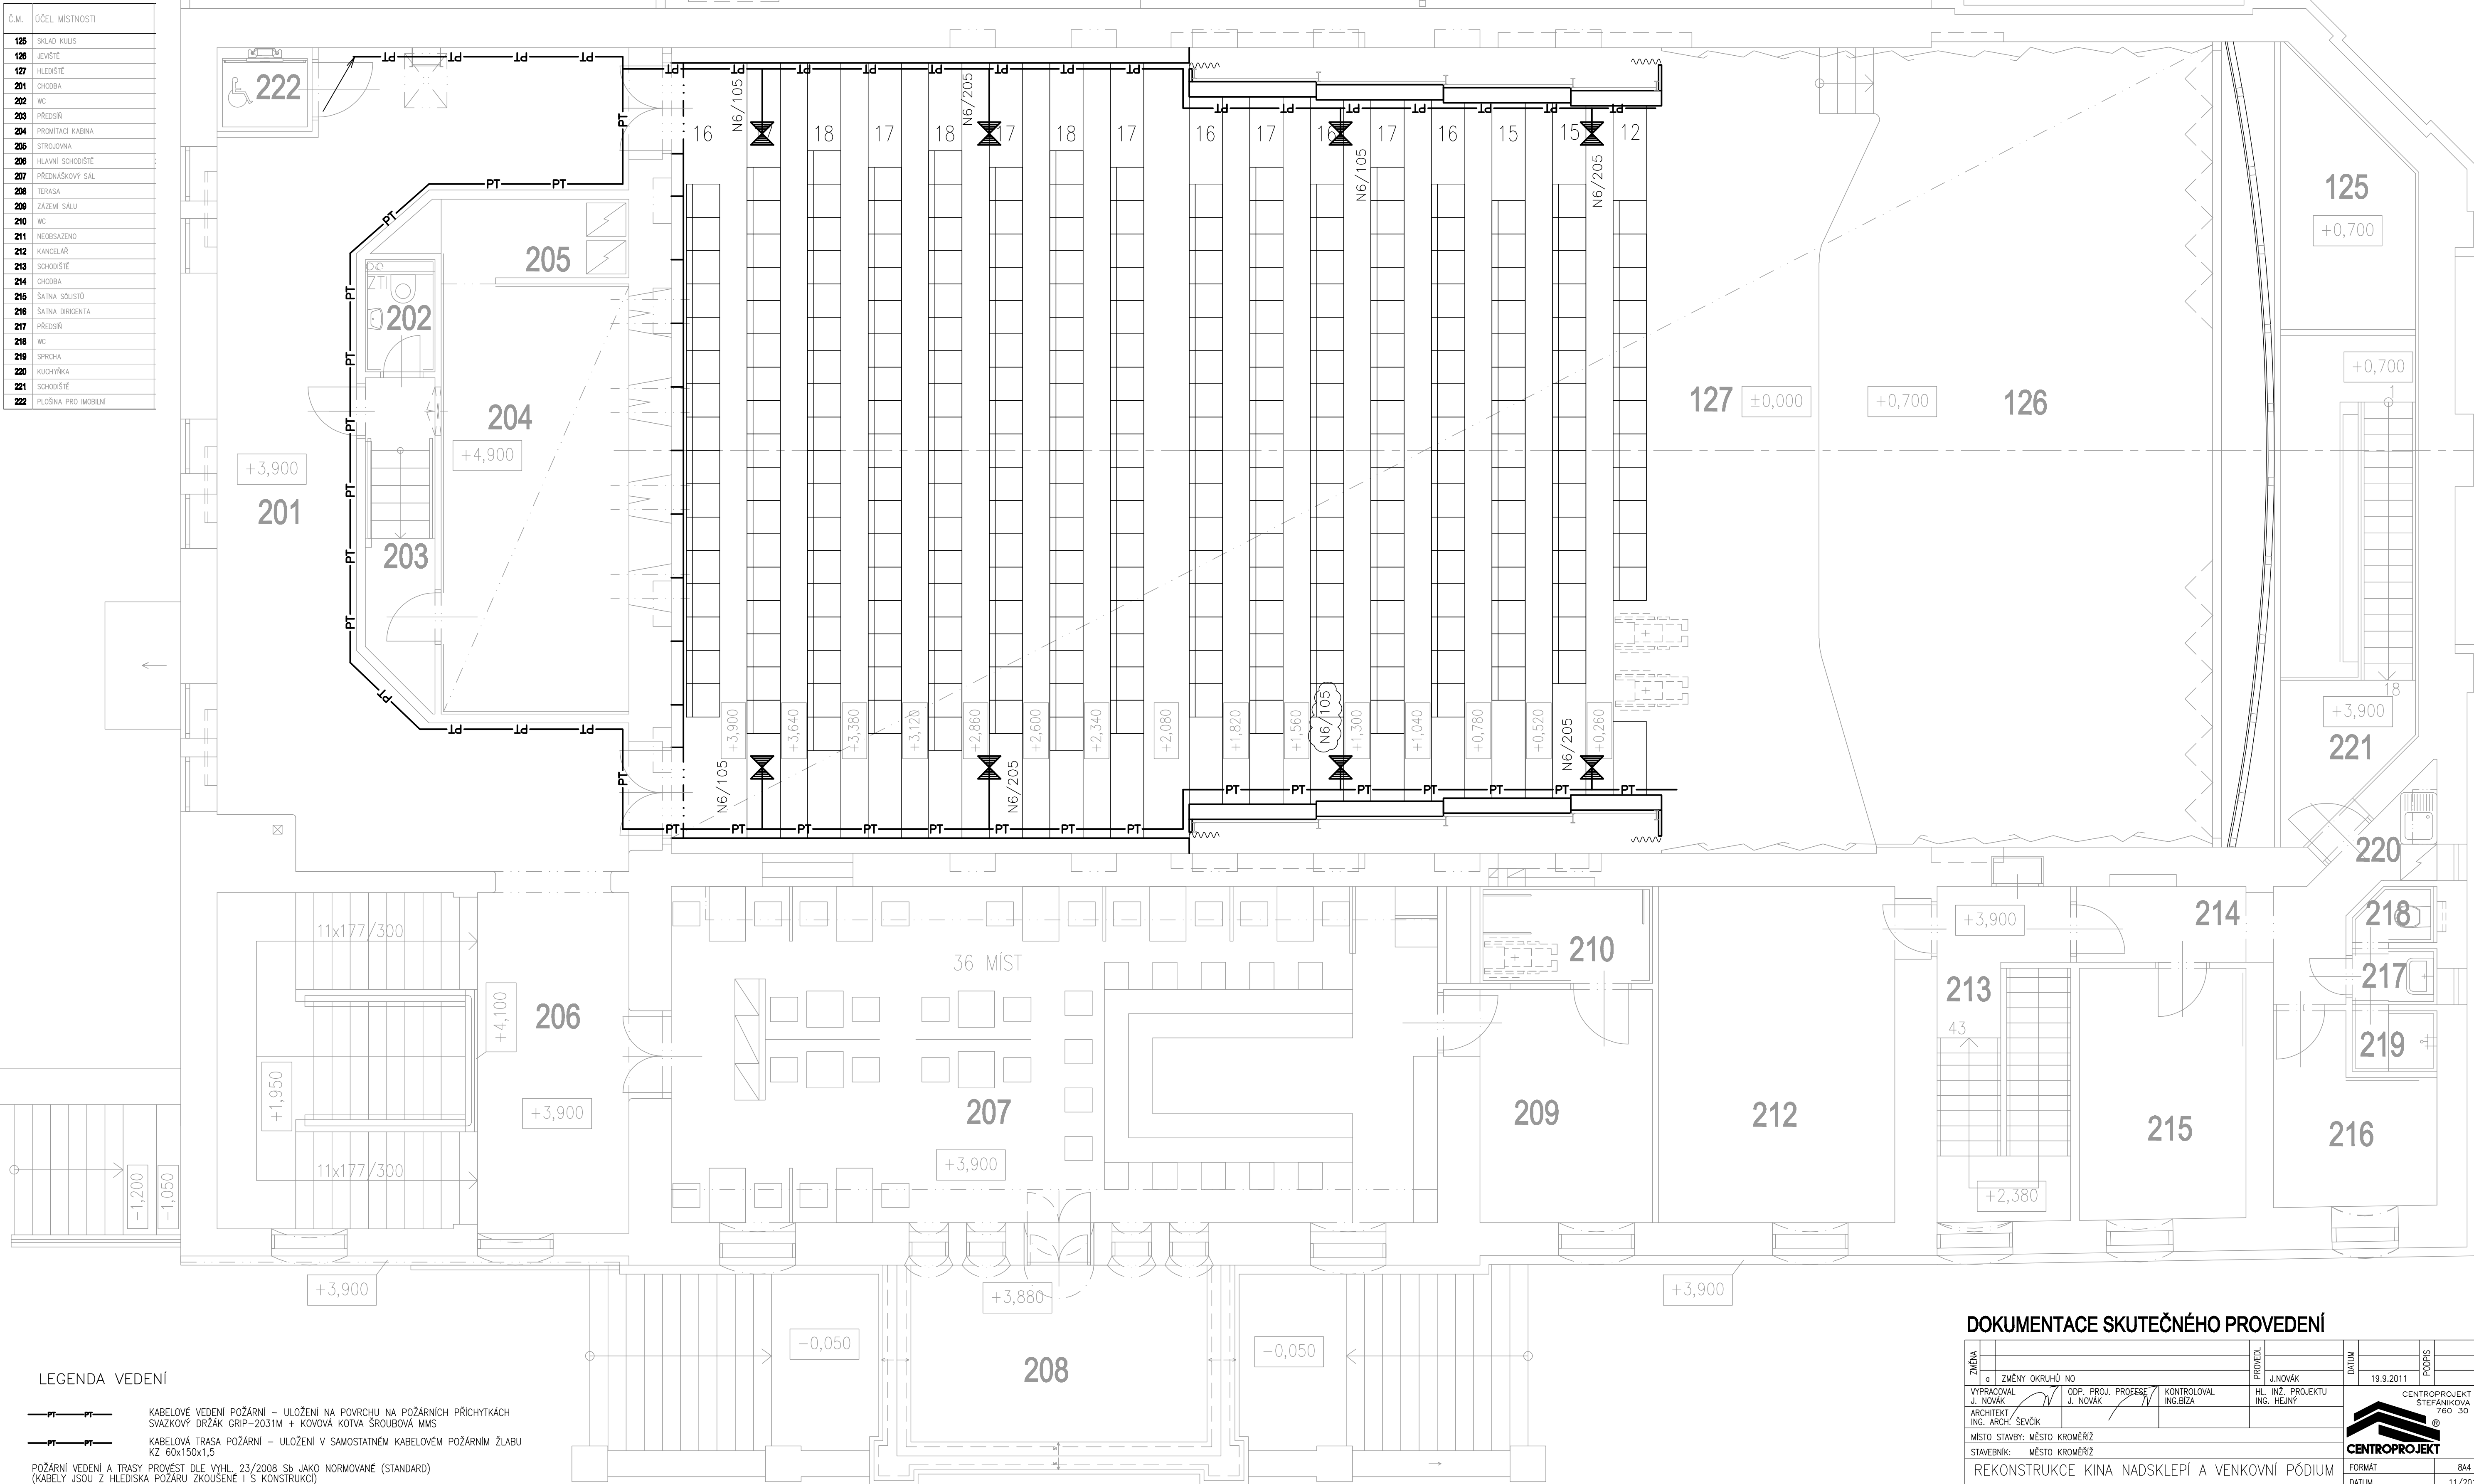

LEGENDA VEDENÍ

- — — — — KABELOVÉ VEDENÍ POŽÁRNÍ – ULOŽENÍ NA PLOCHU NA POŽÁRNÍCH PŘÍCHÝTKÁCH
SVAZKOVÝ DRŽÁK GRIP–2031M + KOVOVÁ KOTVA ŠROUBOVÁ MMS
- — — — — KABELOVÁ TRASA POŽÁRNÍ – ULOŽENÍ V SAMOSTATNÉM KABELOVÉM POŽÁRNÍM ŽLABU
KZ 60x150x1,5
- POŽÁRNÍ VEDENÍ A TRASY PROVÉST DLE VYHL. 23/2008 Sb. JAKO NORMOVANÉ (STANDARD)
(KABELY JSOU Z HLEDISKA POŽÁRU ZKOUŠENÉ I S KONSTRUKCÍ)

- STUPAČKY – KABELOVÝ ŽEBŘÍK
STUPAČKY POŽÁRNÍ – KABELOVÝ POŽÁRNÍ ŽEBŘÍK

LEGENDA

- D2n SVÍTLIDLO VESTAVNÉ TĚLESO AL, SVĚTELNÝ ZDROJ LED S TRAFEM, IP44 – CENTR. BATERIE
N1 SVÍTLIDLO PŘÍSAZENÉ NOUZOVÉ, 2 OKRUHY 2x3W LED–1hod. S PIKTOGRAMEM, IP41
N2 SVÍTLIDLO PŘÍSAZENÉ NOUZOVÉ, KZ/BW/EP–1hod. S PIKTOGRAMEM, IP41
N3 SVÍTLIDLO BEZPEČNOSTNÍ, 2 OKRUHY 2x3,6W LED, IP20
N4 SVÍTLIDLO BEZPEČNOSTNÍ, PŘÍSAZENÉ, KZ/BW, IP41
N6 SVÍTLIDLO BEZPEČNOSTNÍ, PODHLEDOVÉ, LED 5W, IP41

ROZVODNA SOUSTAVA (NOUZOVÉ OSVĚTLENÍ)
2–220V DC/IT

- OCHRANA PŘED NEBEZPEČNÝM DOTYKEM:
– ZÁKLADNÍ: AUTOMATICKÝM ODPOJENÍM OD ZDROJE DLE ČSN 33 2000–4–41
DLE ČSN 33 2000–4–41 ed.2

DOKUMENTACE SKUTEČNÉHO PROVEDENÍ

ZMĚNA	PROJEKT	PROJEKTANT	DATUM	POPS
a	ZMĚNY OKRUHŮ NO	J. NOVÁK	19.9.2011	
VYPRACOVAL J. NOVÁK	ODP. PROJ. J. NOVÁK	PROJEKTOV ING. BIZA	KONTROLOVAL ING. BIZA	HL. INŽ. PROJEKTU ING. HEJNÝ
ARCHITEKT ING. ARCH. ŠEVČEK				
MÍSTO STAVBY: MĚSTO KROMĚŘÍŽ STAVEBNÍK: MĚSTO KROMĚŘÍŽ				
REKONSTRUKCE KINA NADSKLEPÍ A VENKOVNÍ PÓDIUM				
SO 01 REKONSTRUKCE KINA NADSKLEPÍ ELEKTROINSTALACE				
PŮDORYS 2.NP – NOUZ. OSV. STROP HLEDIŠTĚ				
CENTROPROJEKT a.s. STEFÁNKOVA 167 760 30 ZLÍN				
FORMÁT 844 DATUM 11/2011 STUPEŇ DSPS MĚŘÍTKO 1:50 ZAK. ČÍSLO: 111173E ARCHIVNÍ KÓD PROJ. ČÍS. VÝKRESU DOD.				
C3J E 1117 a				