




ŘEZ 2
VZOROVÝ PŘÍČNÝ ŘEZ - ODSTAVNÉ STÁNÍ
M 1:50

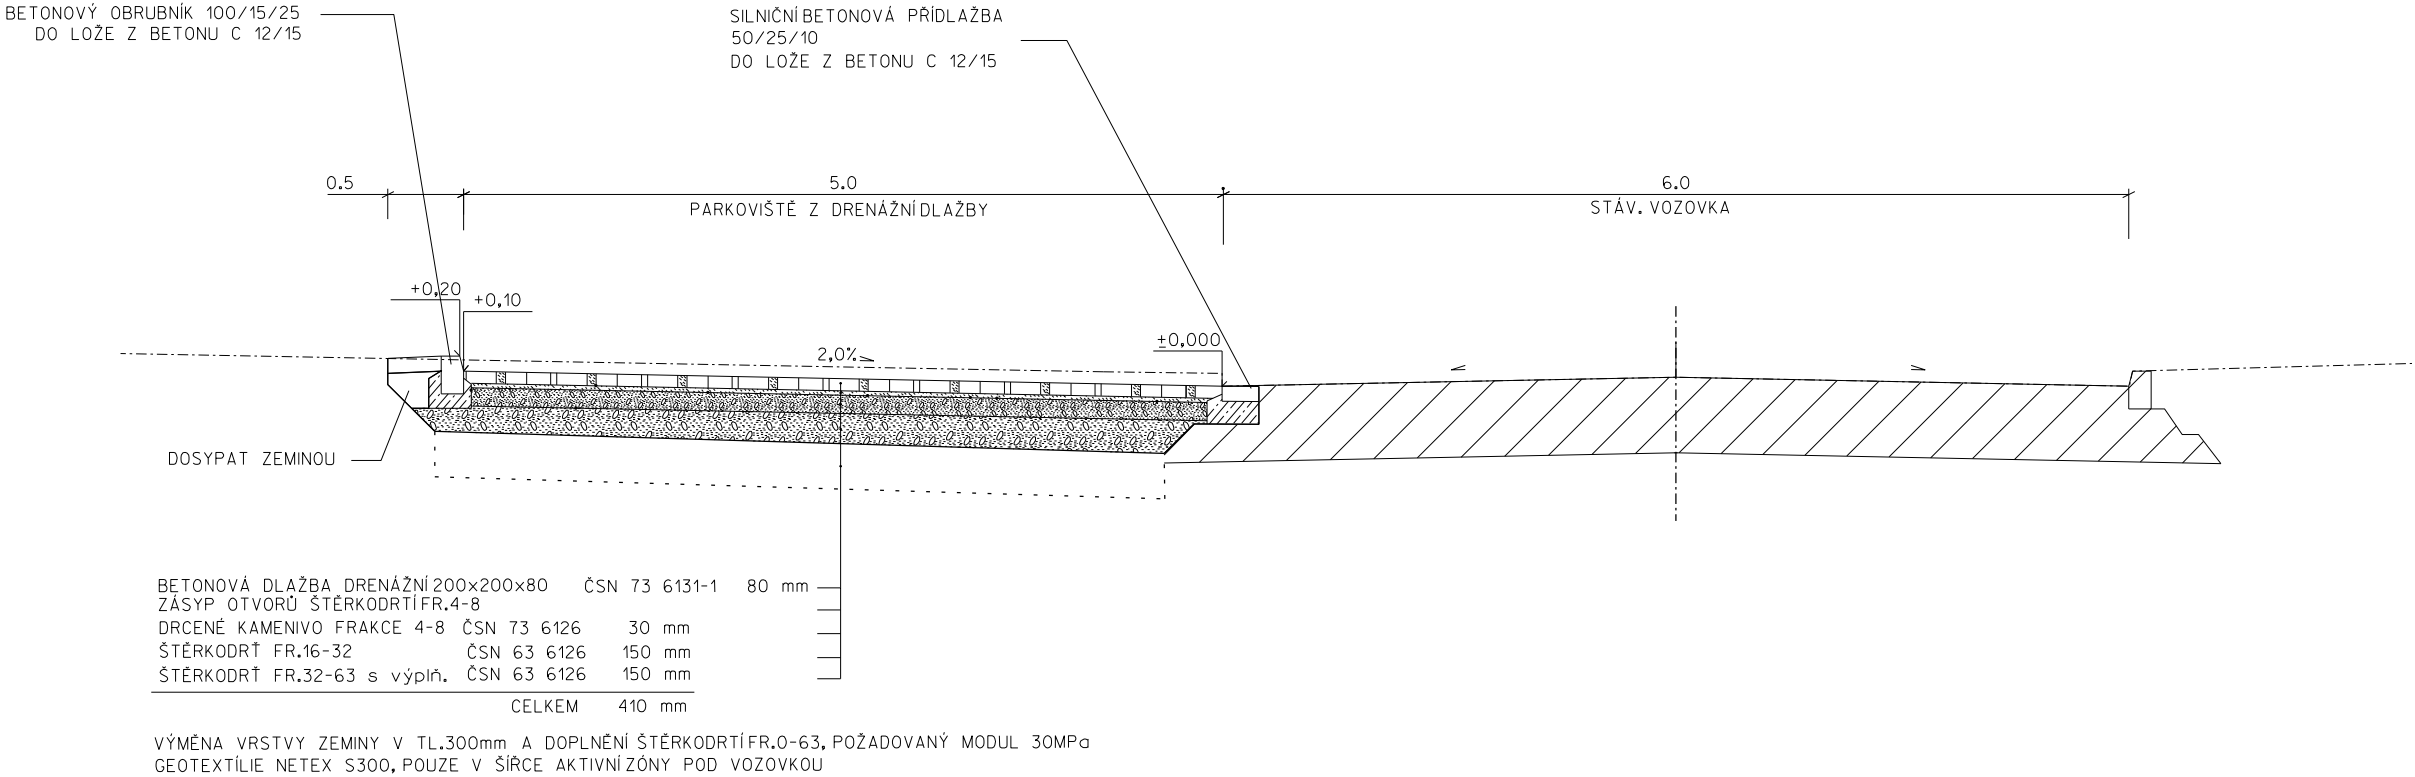


PŮDORYS ODSTAVNÉHO STÁNÍ

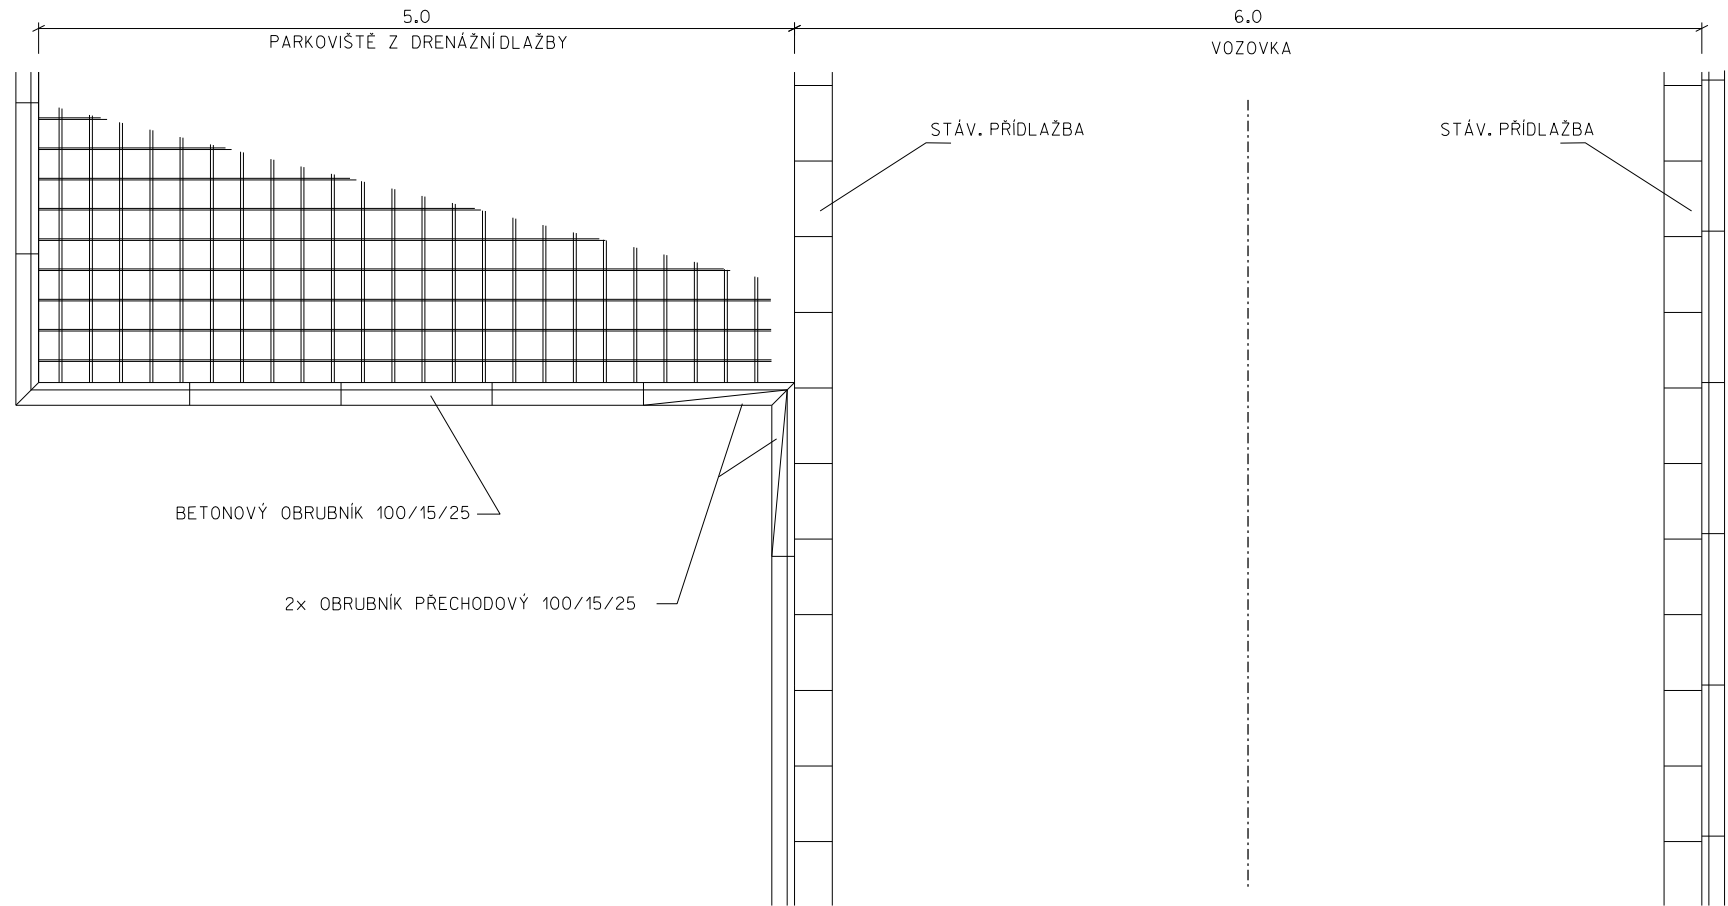


POHLED V MÍSTĚ BEZBARIEROVÉHO
MÍSTA PRO PŘECHÁZENÍ

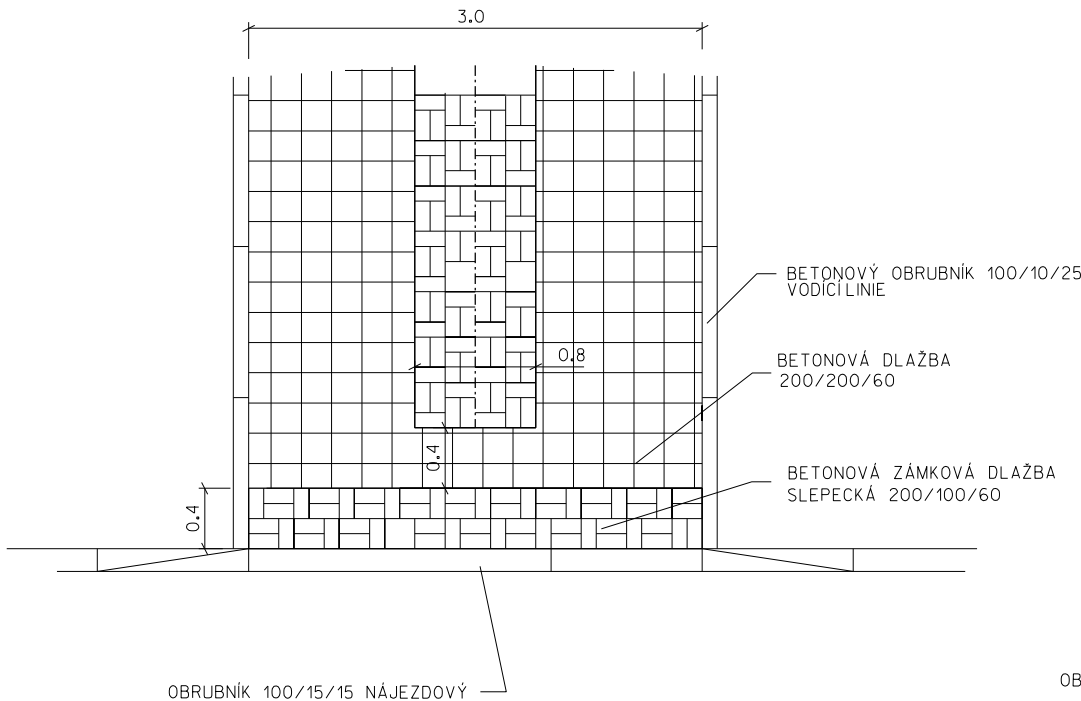


VZOROVÝ PŘÍČNÝ ŘEZ , ROZŠÍŘENÍ VOZOVKY A CHODNÍKY
M 1:50

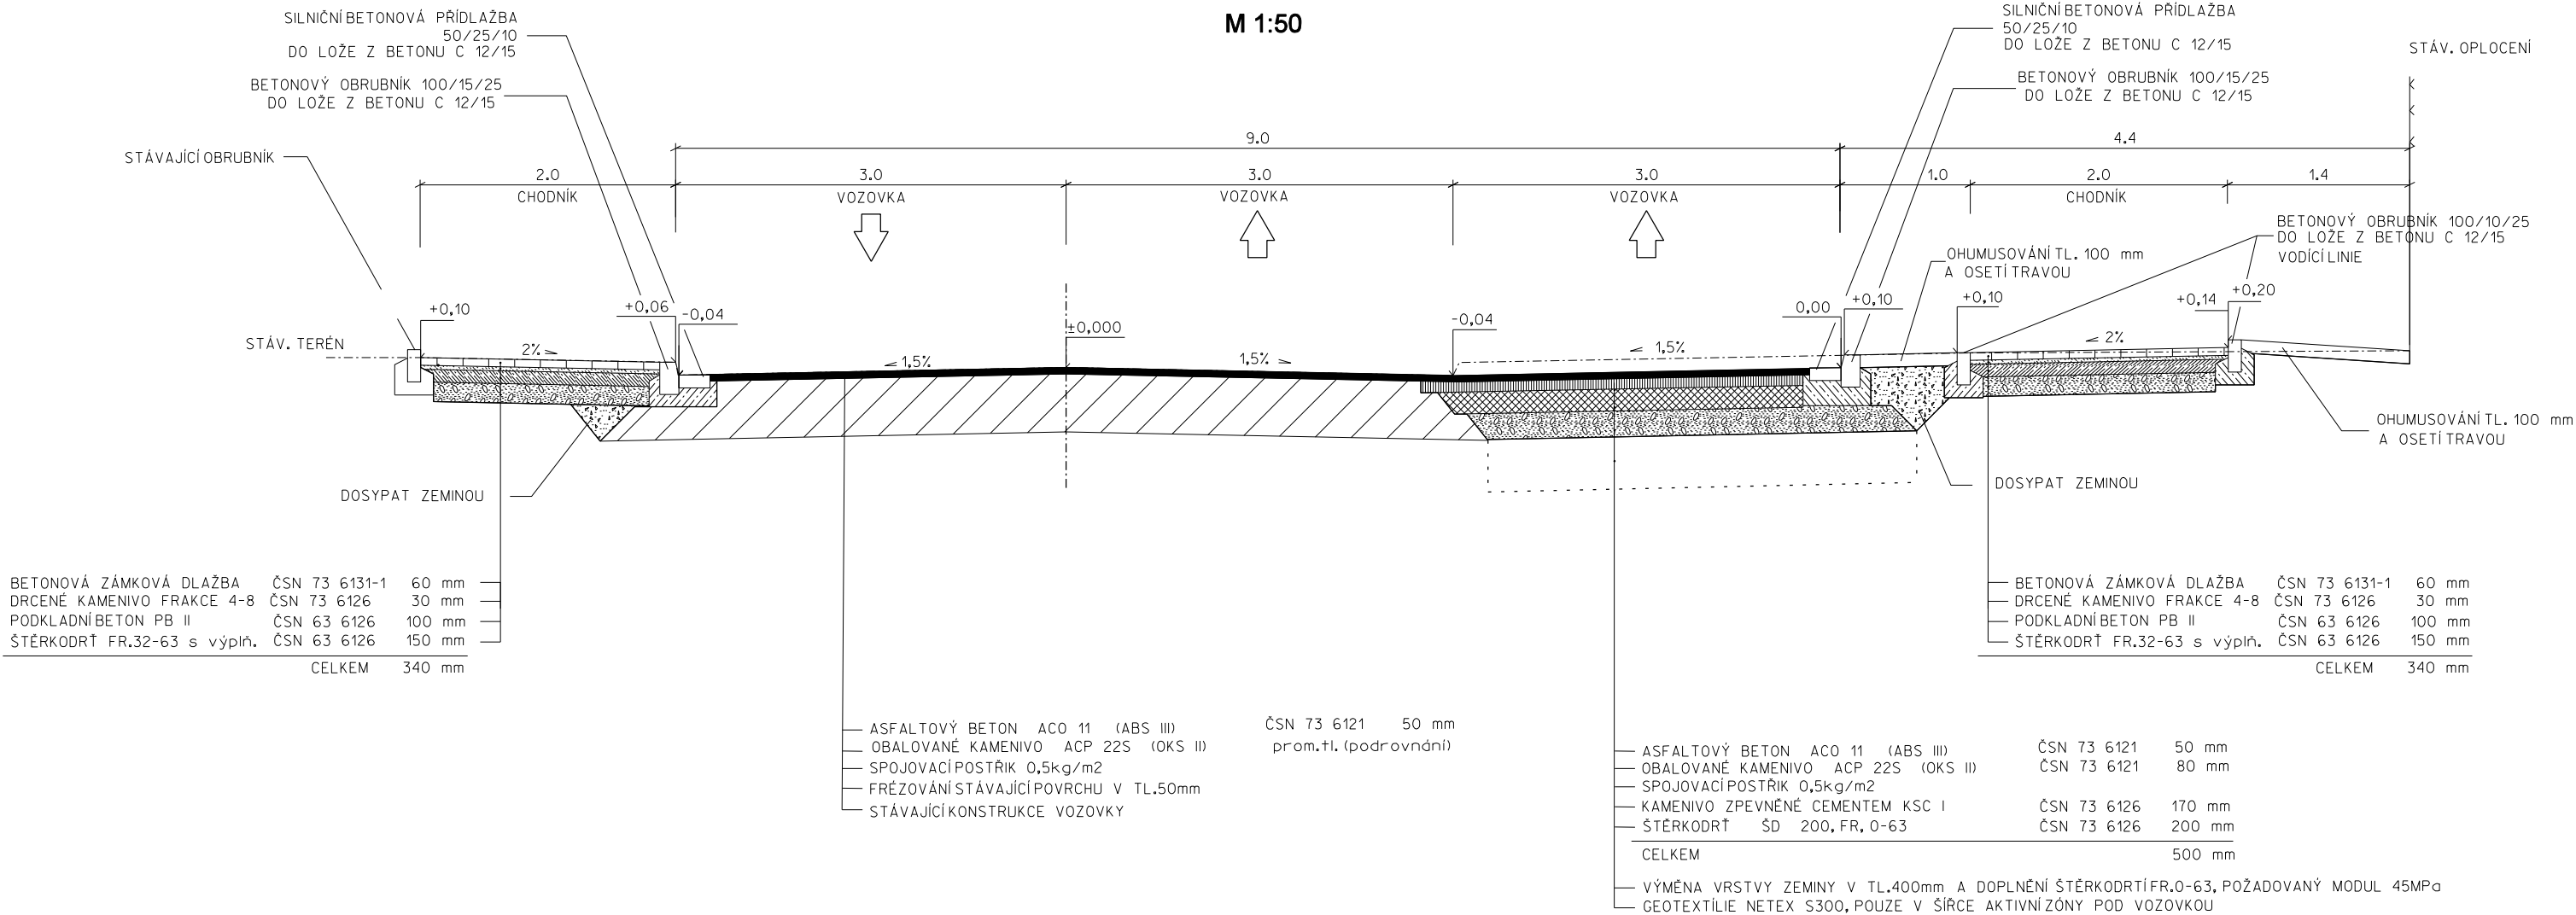

DETAIL OSAZENÍ NÁJEZDOVÉHO OBRUBNÍKU
M 1:10

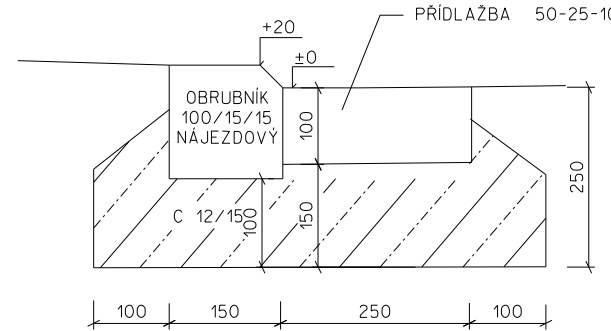

POHLED NA LEMOVÁNÍ VOZOVKY V MÍSTĚ MÍST PRO PŘECHÁZENÍ
M 1:50

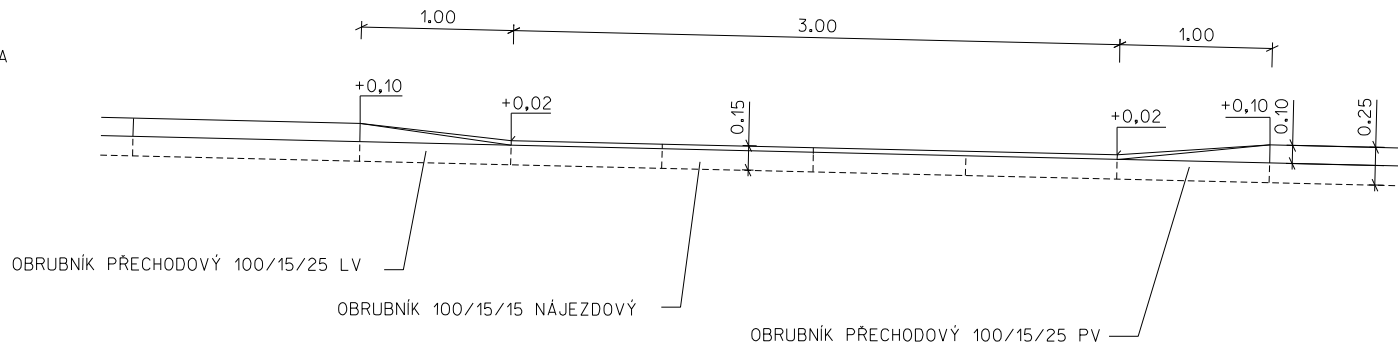

ZODP. PROJ.	VYPRACOVAL	KONTROLOVAL	Ing. ŘIHÁK Vojtěch - ComTech Projektová a inž. činnost, dopravní stavby 767 01 Kroměříž, Nitranská 4488 IČ 68046998, DIČ CZ7107224399	
Ing. ŘIHÁK	Ing. ŘIHÁK			
KRAJ: Zlínský		Město: Kroměříž	FORMÁT	4A4
INVESTOR: Město Kroměříž, Velké nám.115 , 767 01 Kroměříž			DATUM	04/2020
STAVEBNÍ ÚPRAVA KŘIŽOVATKY ULIC ALBERTOVA A NITRANSKÁ, KROMĚŘÍŽ D.1.1 OBJEKTY POZEMNÍCH KOMUNIKACÍ			ÚČEL	DUR + DSP
			ČÍS. ZAKÁZKY	1020
			ČÍS. SOUPRAVY	
VZOROVÉ PŘÍČNÉ ŘEZY			MĚŘÍTKO 1:50	ČÍSLO VÝKRESU 104