



PŮDORYS

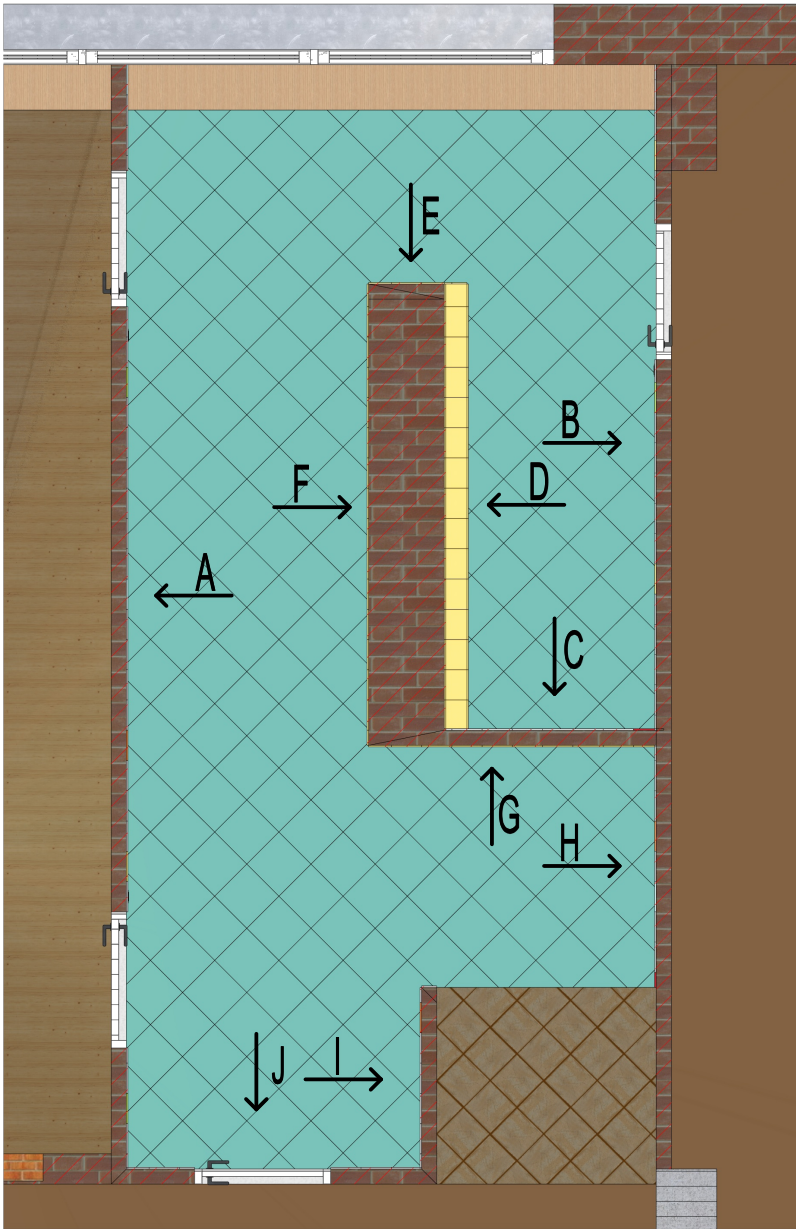


STĚNA A

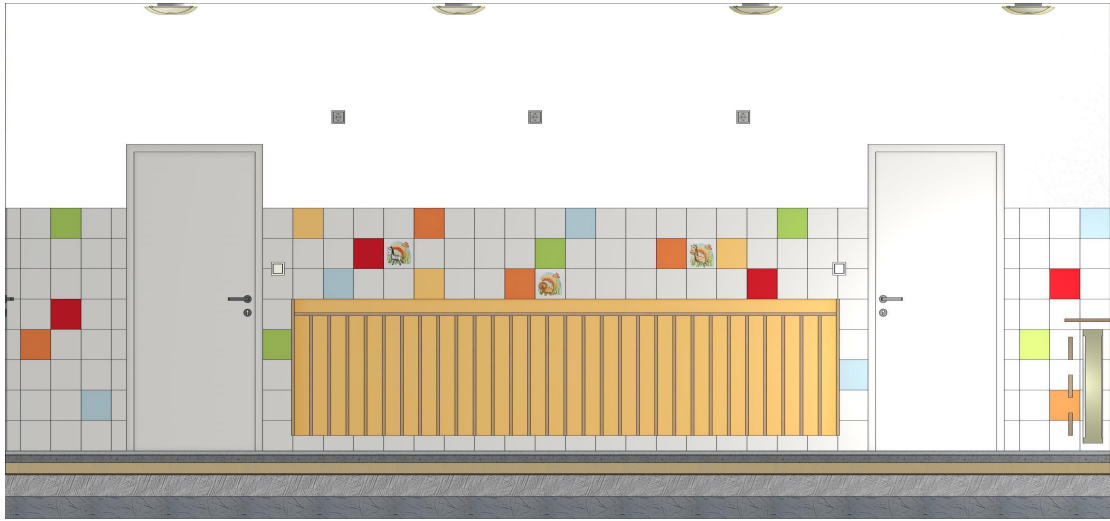


STĚNA B




STĚNA C

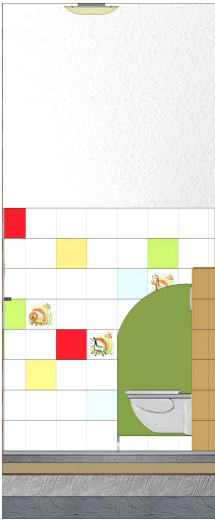


STĚNA D

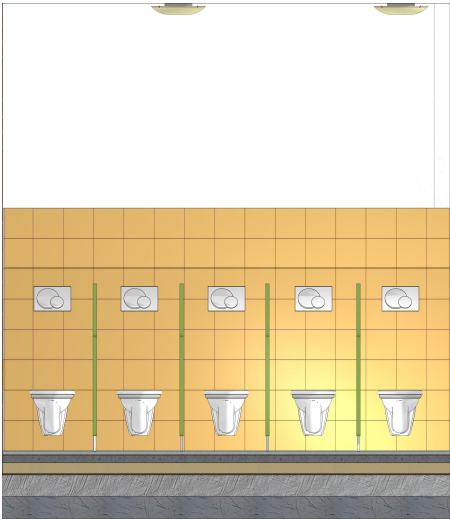


STĚNA E

 


STĚNA F

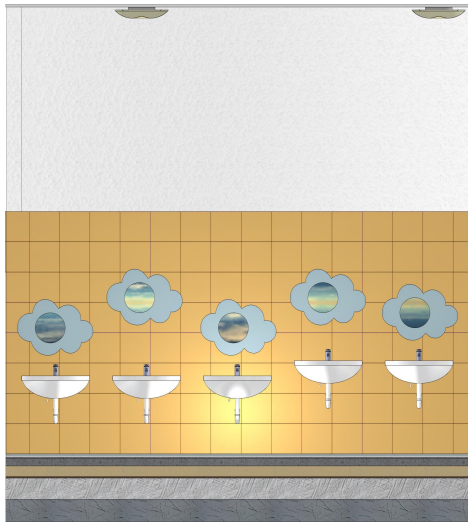


STĚNA G

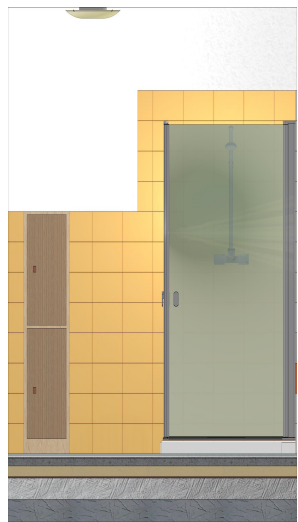


STĚNA H

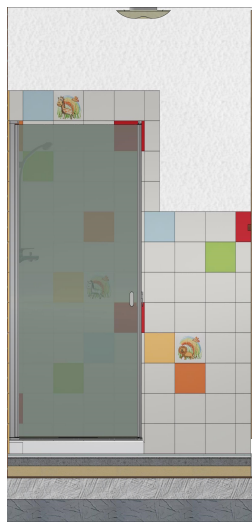


STĚNA I

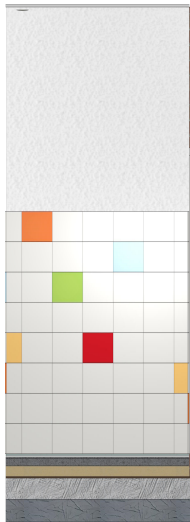

STĚNA J

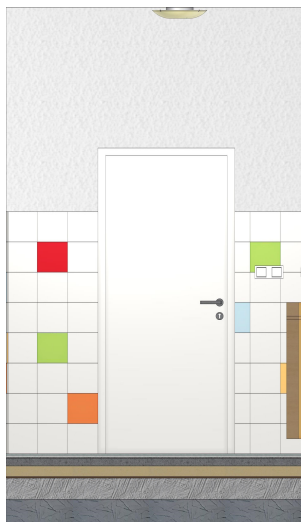
 
| | | | | |
|--|-------------------|------------------|---|---------|
| HLAVNÍ PROJEKTANT | VYPRACOVAL | ODP. PROJEKTANT |  PROJEKČNÍ A STAVEBNÍ s.r.o. | |
| JAROSLAV PAVELKA | Bc. JOSEF HOŘÍNEK | JAROSLAV PAVELKA | | |
| ČKAIT: 1302043 | | | FORMÁT | 2x4 |
| KRAJ: ZLÍNSKÝ | OBEC: KROMĚŘÍŽ | | DATUM | 03/2023 |
| INVESTOR: MĚSTO KROMĚŘÍŽ, VELKÉ NÁMĚSTÍ 115/1, 767 01 KROMĚŘÍŽ | | | STUPEŇ | DSP |
| STAVBA: REKONSTRUKCE VYBRANÝCH WC NA MŠ ŽIŽKOVA 4019, KROMĚŘÍŽ | | | MĚŘÍTKO | 1:50 |
| OBJEKT: SO 01 | | | ZAK. ČÍSLO | 161-23 |
| ČÁST: D.1.1 - ARCHITEKTONICKO-STAVEBNÍ ŘEŠENÍ | | | ARCHIVNÍ ČÍSLO | PARE |
| KLADECÍ LIST 2.NP | | | ČÍSLO VÝKRESU | 16123 |
| | | | | D.1.1.9 |