


Rekonstrukce propustku P16 v ulici K Potoku

SO 01 Propustek P16

M 1:100

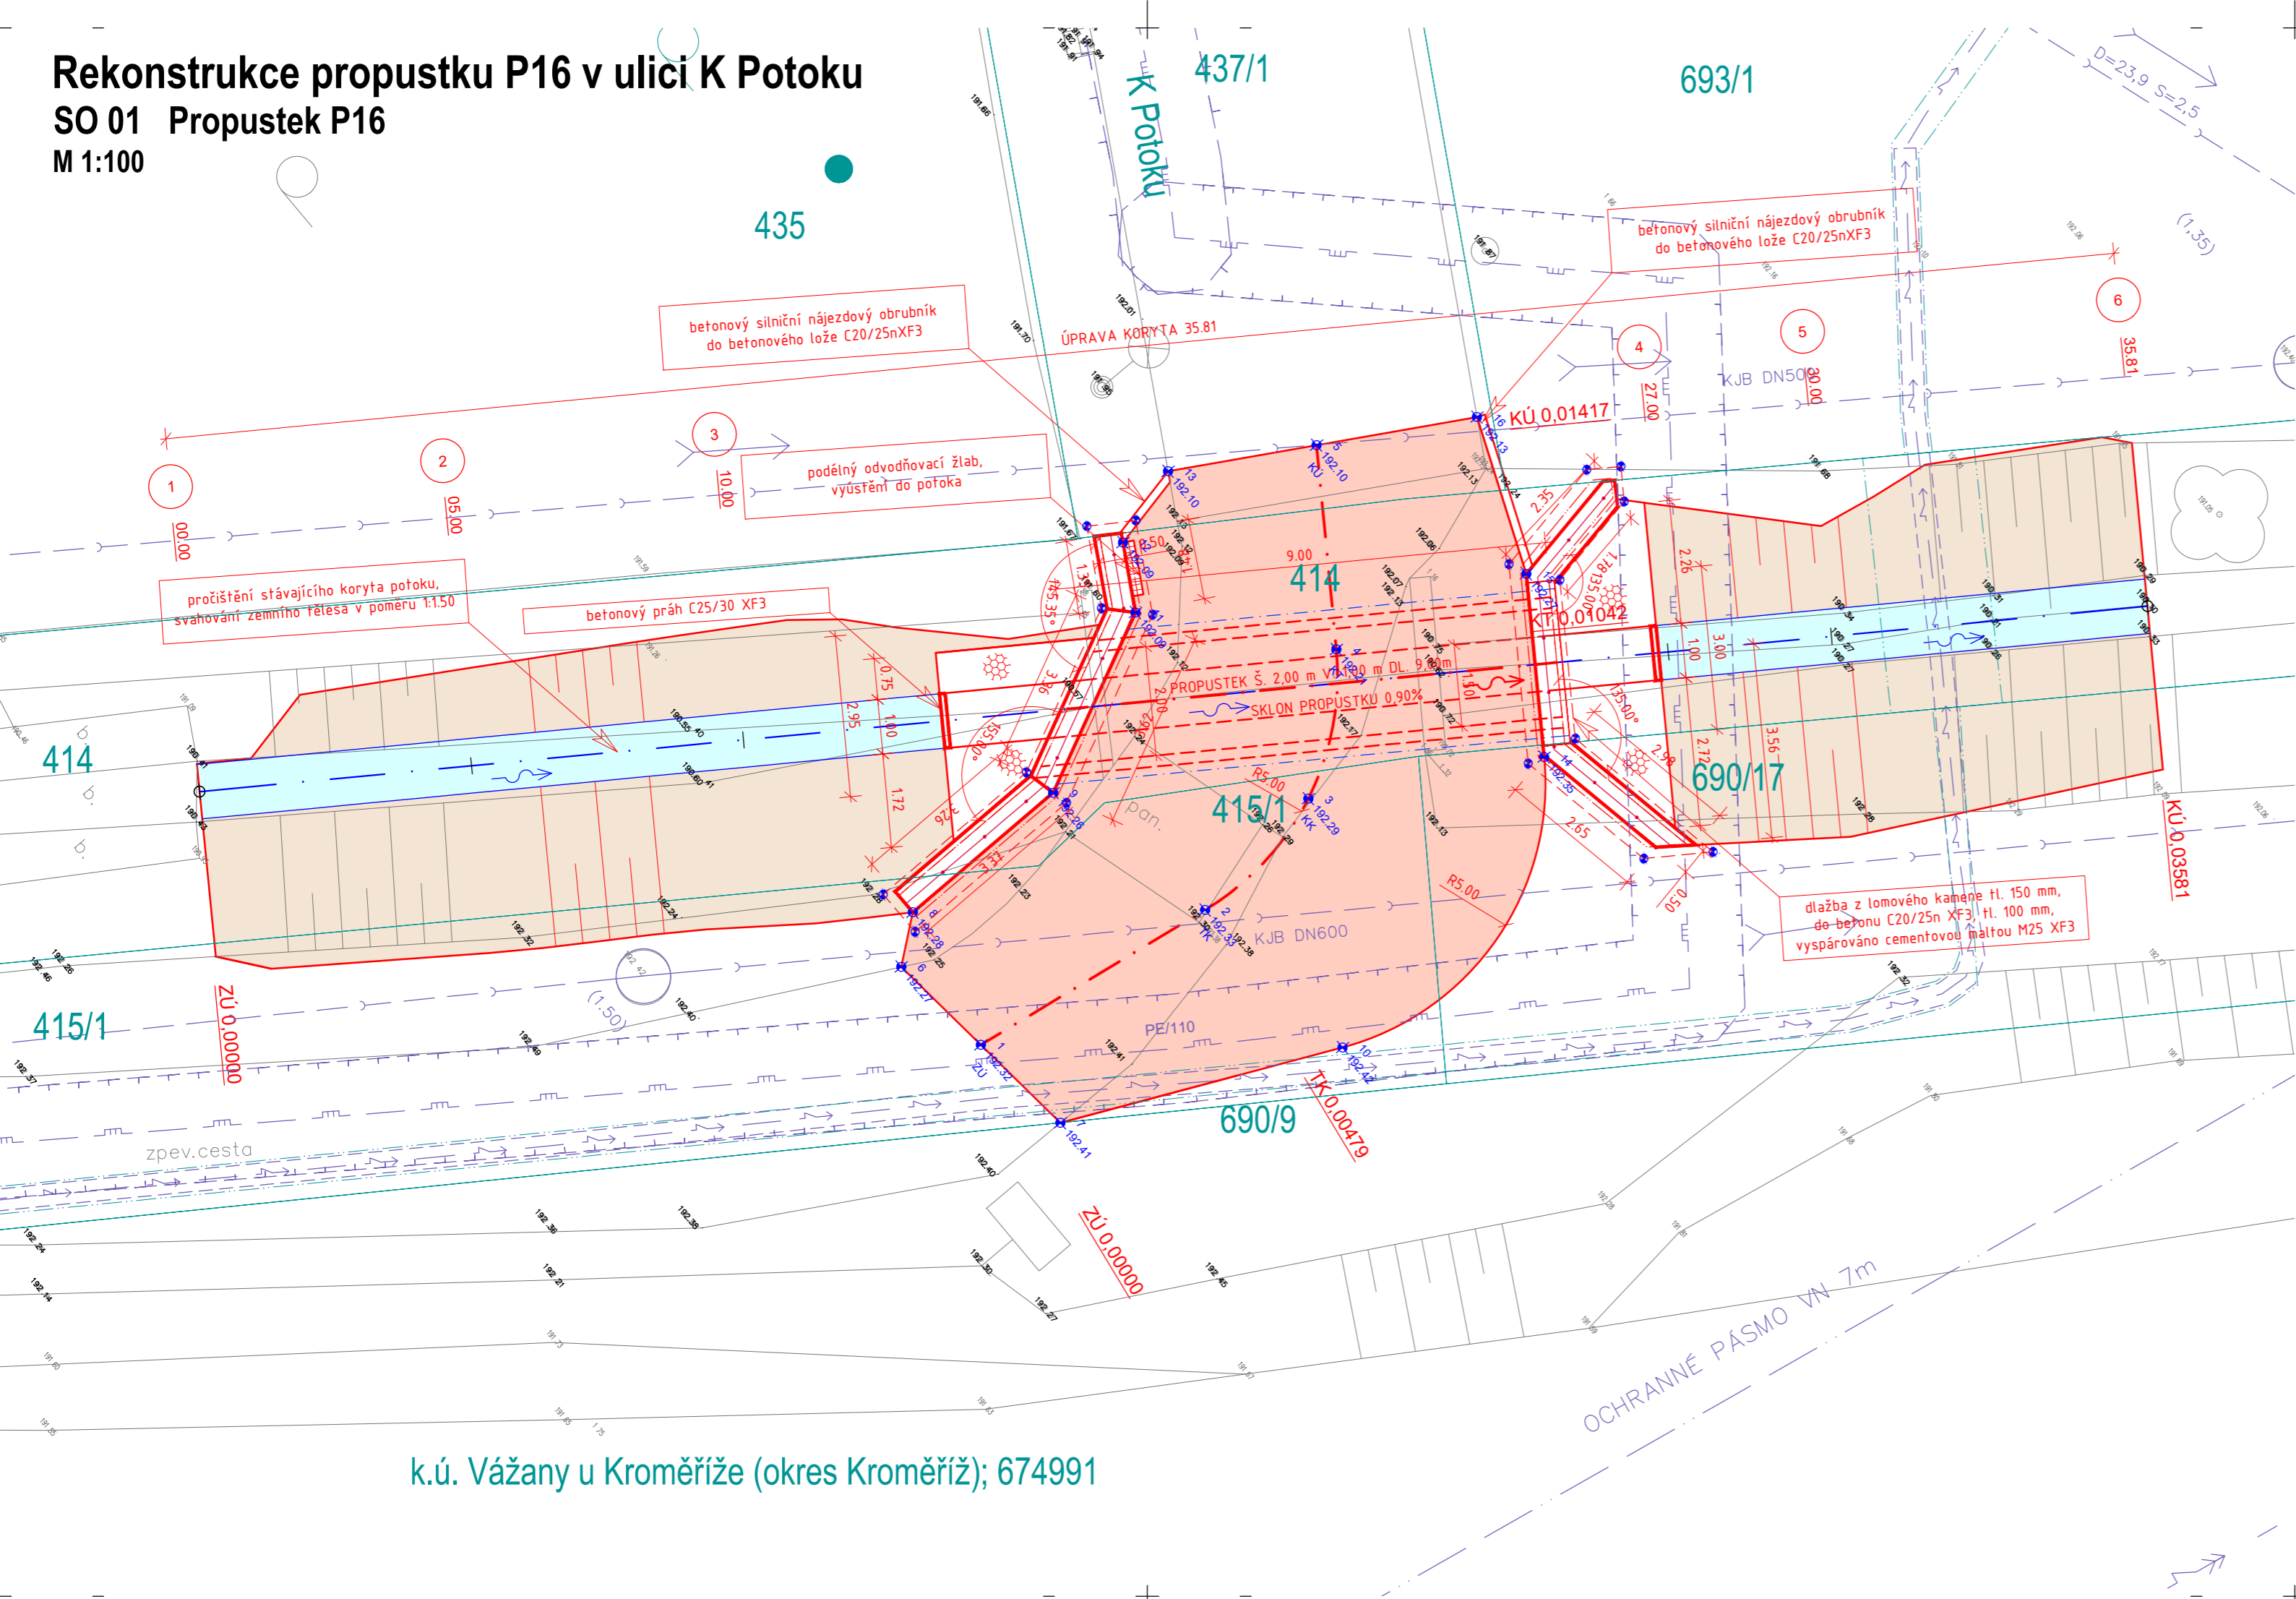

k.ú. Vážany u Kroměříže (okres Kroměříž); 674991

STAVEBNÍ OBJEKTY

SO 01	PROPUSTEK P16	
-------	---------------	--

LEGENDA PLOCH

	VOZOVKA SILNICE		NEZPEVNĚNÁ KRAJNICE ZE ŠTĚRKODRTI
--	-----------------	--	-----------------------------------

LEGENDA ČAR A SYMBOLŮ

	STÁVAJÍCÍ STAV		HRANICE PARCEL K. Ú.
	NAVRHOVANÝ STAV		HRANICE KATASTRÁLNÍHO ÚZEMÍ
	OSA KOMUNIKACE		KATASTR – VĚCNÁ BŘEMENA
	OSA KORYTA		KATASTR – VNITŘNÍ KRESBA

LEGENDA STÁVAJÍCÍCH INŽENÝRSKÝCH SÍTÍ

	NEZAMĚŘENÝ PRŮBĚH METAL. KABELU (CETIN)		EL. VEDENÍ NN PODZEMNÍ (EGD)
	PLYNOVOD STL (GASNET)		EL. VEDENÍ VN NADZEMNÍ (EGD)
	OCHRANNÉ PÁSMO STL (GASNET)		OCHRANNÉ PÁSMO VN (EGD)
	KANALIZAČNÍ POTRUBÍ (VAK KROMĚŘÍŽ)		

POZNÁMKY

- PROJEKTANT NENESE ŽÁDNOU ZODPOVĚDNOST ZA ZMĚNY PROVEDENÉ BEZ JEHO SOUHLASU.
- ZHOTOVITEL JE POVINNÝ O ZJIŠTĚNÝCH CHYBÁCH V DOKUMENTACI NEODKLADNĚ INFORMOVAT PROJEKTANTA.
- VŠECHNY VÝŠKOVÉ A DÉLKOVÉ ROZMĚRY BUDOU KONTROLOVÁNY BĚHEM PRŮBĚHU PRACÍ NA STAVBĚ.
- PŘED OBJEDNÁNÍM POUŽITÝCH MATERIÁLŮ JE POTŘEBA PŘESNĚ ZAMĚŘIT ZHOTOVITELEM SKUTEČNÉ ROZMĚRY NA STAVBĚ.
- V PŘÍPADĚ CHYBĚJÍCÍ KÓTY JE ZAKÁZÁNO ODMĚŘOVAT Z VÝKRESŮ, ALE NEPRODLENĚ KONTAKTOVAT PROJEKTANTA.
- ZMĚNY PROJEKTU JE MOŽNÉ VYKONAT POUZE SE SOUHLASEM AUTORA PROJEKTU.
- POD ZPEVNĚNÝMI PLOCHAMI POJÍŽDĚNÝCH KOMUNIKACÍ BUDOU ELEKTRICKÉ/SDĚLOVACÍ ROZVODY ULOŽENY V CHRÁNIČKÁCH
- STÁVAJÍCÍ POKLOPY PODZEMNÍCH ŠACHET BUDOU VÝŠKOVĚ UPRAVENY DLE ÚROVNĚ NOvé NIVELETY ZPEVNĚNÝCH PLOCH

SO 01



Souřadnicový systém: S–JTSK
Výškový systém: Bpv

	RYBÁK – PROJEKTOVÁNÍ STAVEB, spol. s r.o. Havlíčkova 139/25a, 602 00 Brno, IČO: 25 32 56 80, Tel./Fax: 543 236 081, e-mail: rybak@rybak.cz ČSN EN ISO 9001, č. certifikátu QMS–018–2004	
	HLAVNÍ INŽENÝR PROJEKTU : Ing. Vít Rybák	
	ZODPOVĚDNÝ PROJEKTANT : Ing. Vít Rybák	
	VYPRACOVAL : Ing. Tomáš Efenberk	
	KONTOLOVAL : Ing. Vojtěch Hanák	
KRAJ : Zlínský	TYP MÍSTNÍHO ÚŘADU: MěÚ Kroměříž	DATUM : VI/2022
INVESTOR : Město Kroměříž, Velké náměstí 115/1, Kroměříž 767 01		ZAKÁZK.Č. :
OBJEDNATEL : Město Kroměříž, Velké náměstí 115/1, Kroměříž 767 01		FORMÁT : 3 x A4
AKCE :		MĚŘÍTKO : 1:100
REKONSTRUKCE PROPUSTKU P16 V ULICI K POTOKU SO 01 PROPUSTEK P16		SOUBOR :
		STUPEŇ : SOUPRAVA
PŘÍLOHA : SITUACE		PDPS
		Č. PŘÍLOHY 2