


LEGENDA

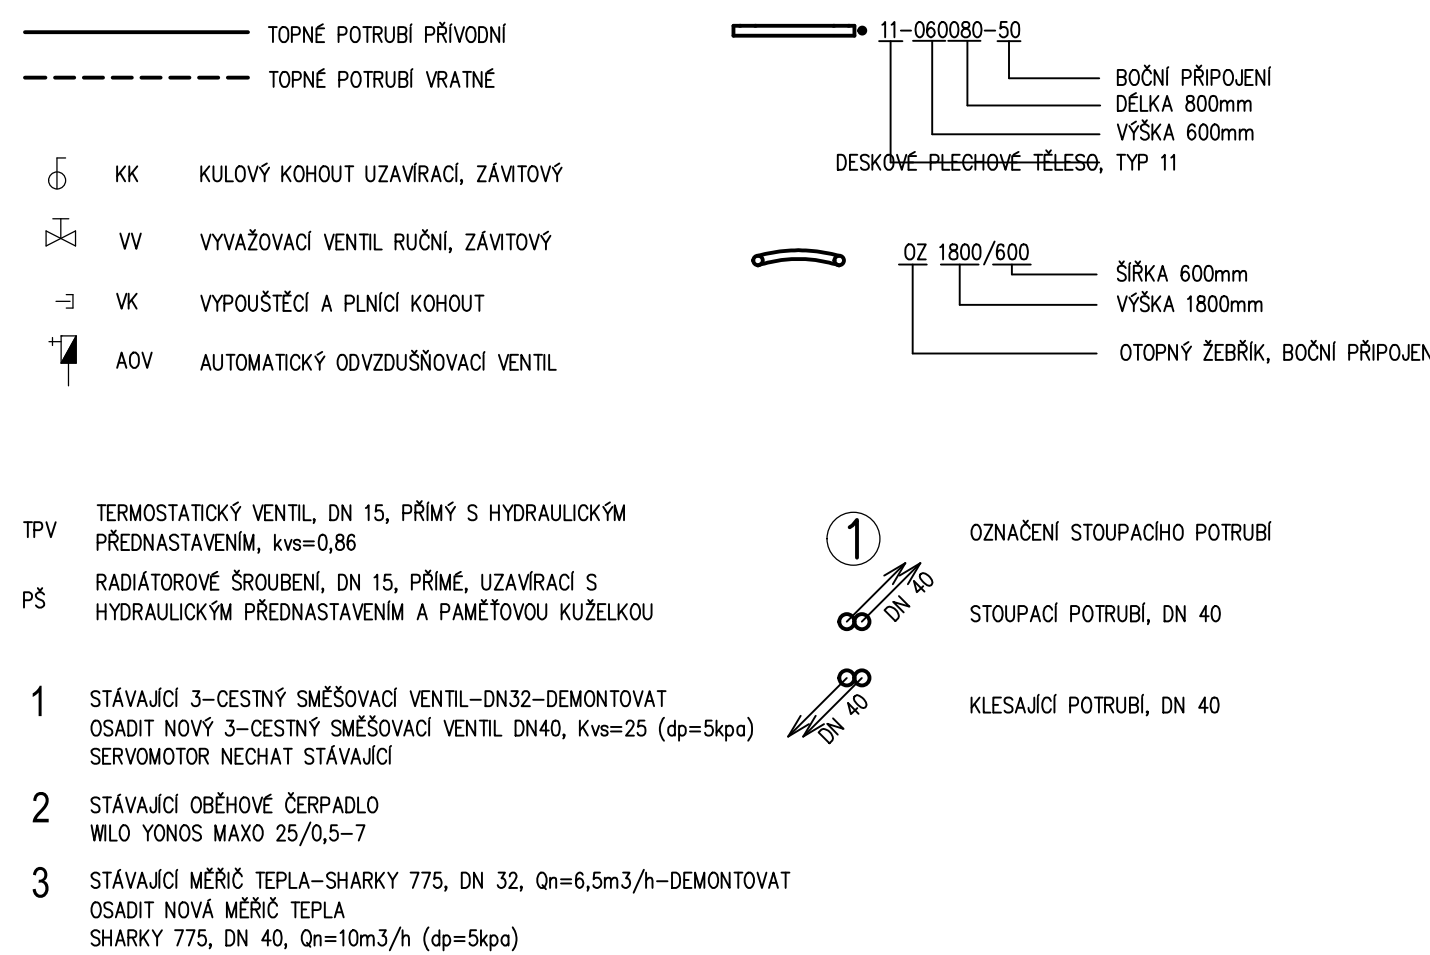

TABULKA UCHYCENÍ A TL. IZOLACE  
PRO VOLNÉ VEDENÉ POTRUBÍ

POTRUBÍ	VZDÁLENOST UCHYCENÍ (m)	TL. IZOLACE (mm)
CU 15	1,25	20
CU 18	1,5	20
CU 22	2,0	20
CU 28	2,25	25
CU 35	2,4	30
CU 42	2,6	40
CU 54	3,0	50

TL. IZOLACE POTRUBÍ VEDENÉM VE STAVEBNÍCH KONSTRUKCÍCH  
BUDE PŘÍPUSOBENA TL. STAVEBNÍ KONSTRUKCE

Stavba: BYTOVÝ DŮM NÁMĚSTÍ MÍRU 520, KROMĚŘÍŽ - REKONSTRUKCE	Investor: MĚSTO KROMĚŘÍŽ, VELKÉ NÁMĚSTÍ 115/1, 767 01 KROMĚŘÍŽ	Projekce T2B Připravil: Ondřej Píbil Kontrola: Ondřej Píbil Datum: 01/2023 Stupeň: PO Formát: 18xA4 Zakázka: 18x44 Číslo: 18x44 Měřítko: 1:50
Profese: D.1.4.2 Ústřední vytápění	Půdorys 1.pp	