


LEGENDA

- TEPLÁ VODA (PP-RCT, PN22)  
--- CÍRKULAČNÍ VODA (PP-RCT, PN22)
- V  $\frac{1}{2}$ " VODOMĚR, ZÁVITOVÝ  
ZK 1" ZPĚTNÁ KLAPKA  
VK -- VYPUSŤOVÝ KOHOUT  
KK  $\frac{1}{2}$ " KULOVÝ KOHOUT  
KK  $\frac{1}{2}$ " KULOVÝ KOHOUT S VYPUSŤENÍM  
PV -- POUŠŤOVACÍ VENTIL  
VV  $\frac{1}{2}$ " VYVAŽOVACÍ VENTIL CÍRKULACE, ZÁVITOVÝ  
S PLYNULÝM NASTAVENÍM TEPLOTY 35–80°C  
● OBĚHOVÉ ČERPADLO


V1 STOUPACÍ POTRUBÍ VNITŘNÍHO VODOVODU

- 1 STÁVAJÍCÍ NEPRŮMOTOPNÝ OHŘÍVAČ  
TEPLÉ VODY, OBJEM 380 L  
2 NOVÉ CÍRKULAČNÍ ČERPADLO,  
BRONZOVÉ (NEKOROZÍVNÉ), ZÁVITOVÉ  
DN20, 45W/230V  
MNOŽSTVÍ: 1/2, 2, 5m v. d.  
3 STÁVAJÍCÍ LIZÁVACÍ PŘÍKRYV  
NADBOHA PÍNE VODY

NOVÉ DOPOJENÍ ZÁSOBNIKOVÉHO OHŘÍVAČE

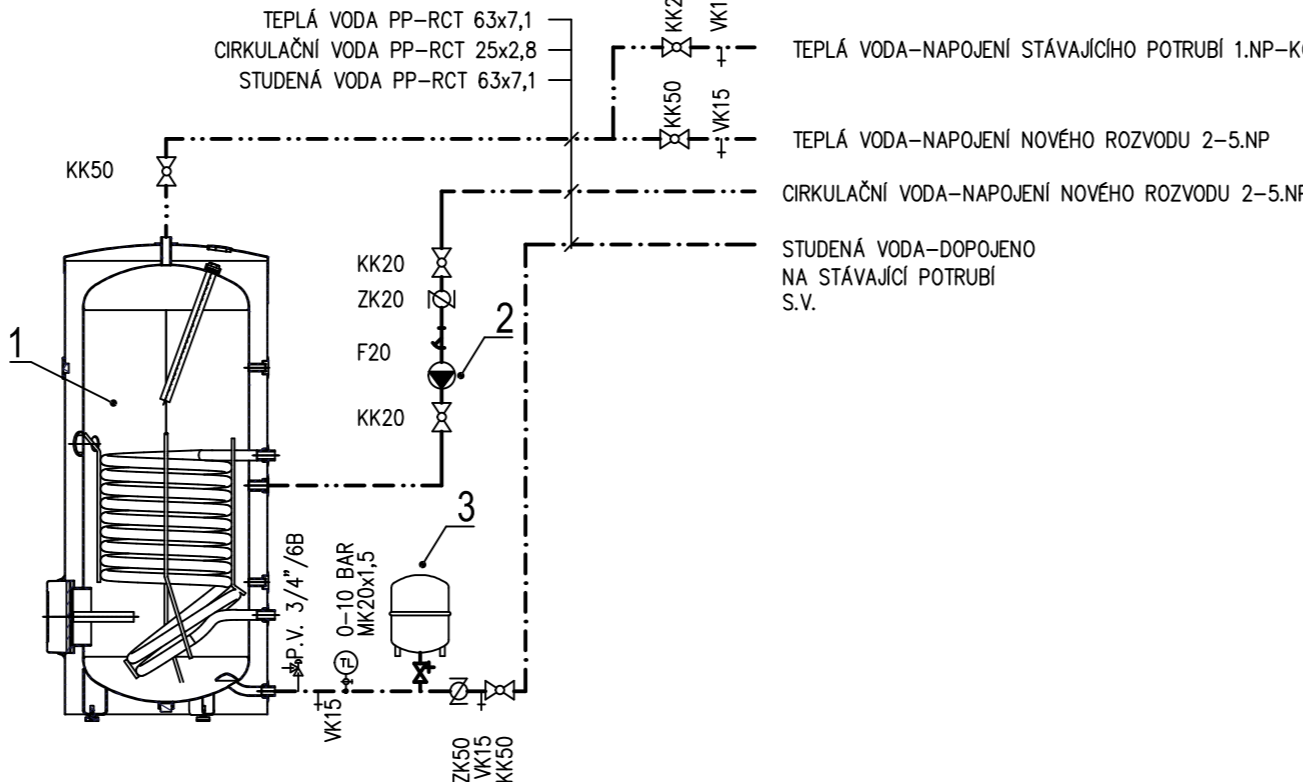

MĚŘENÍ TEPLÉ VODY BYTU

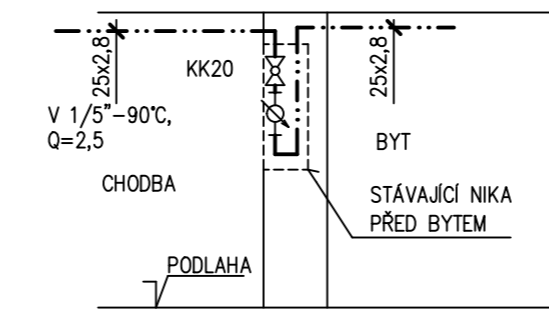

|  |  |                 |  |
|--|--|-----------------|--|
| Zodp. projektant: Václav Václav                                |  | Projektce T2B   |  |
| Ondřej Dřihl   |  | Ondřej Dřihl    |  |
| Kraj: Zlínský  |  | Město: Kroměříž |  |
| Investor: MĚSTO KROMĚŘÍŽ, VELKÉ NÁMĚSTÍ 115/1, 767 01 KROMĚŘÍŽ |  | Datum: 01/2023  |  |
| Stavba: BYTOVÝ DŮM   |  | Stupeň: PO      |  |
| NÁMĚSTÍ MÍRU 530, KROMĚŘÍŽ – REKONSTRUKCE                      |  | Formát: 18xA4   |  |
| Profese: D.1.4.1. Základní technické instalace                 |  | Zakázka: číslo  |  |
| Dělník: Půdorys 5.np   |  | D.1.4.1-06      |  |
|  |  | Měřítko: 1:50   |  |