

TELEFONNÍ A DATOVÉ ROZVODY (SK)

Stávající instalační krabice(zdroj videotelefonu)

DATOVÝ ROZVADĚČ – NENÍ DODÁVKOU PD

UTP cat. 5e

FO kabel 12vl. SM, UTP cat.6A, SYKFY 10x2x0,5

DOMOVNÍ VIDEOTELEFON(VDT):

hlavní vchodové stanice – 4x tlačítka


IP videotelefon

elektromechanický zámek ABLOY EL460 – dodávka dodavatele dveří

POŽÁRNÍ UCPÁVKA

Stoupající kabelové vedení

KAMEROVÝ SYSTÉM (CCTV)

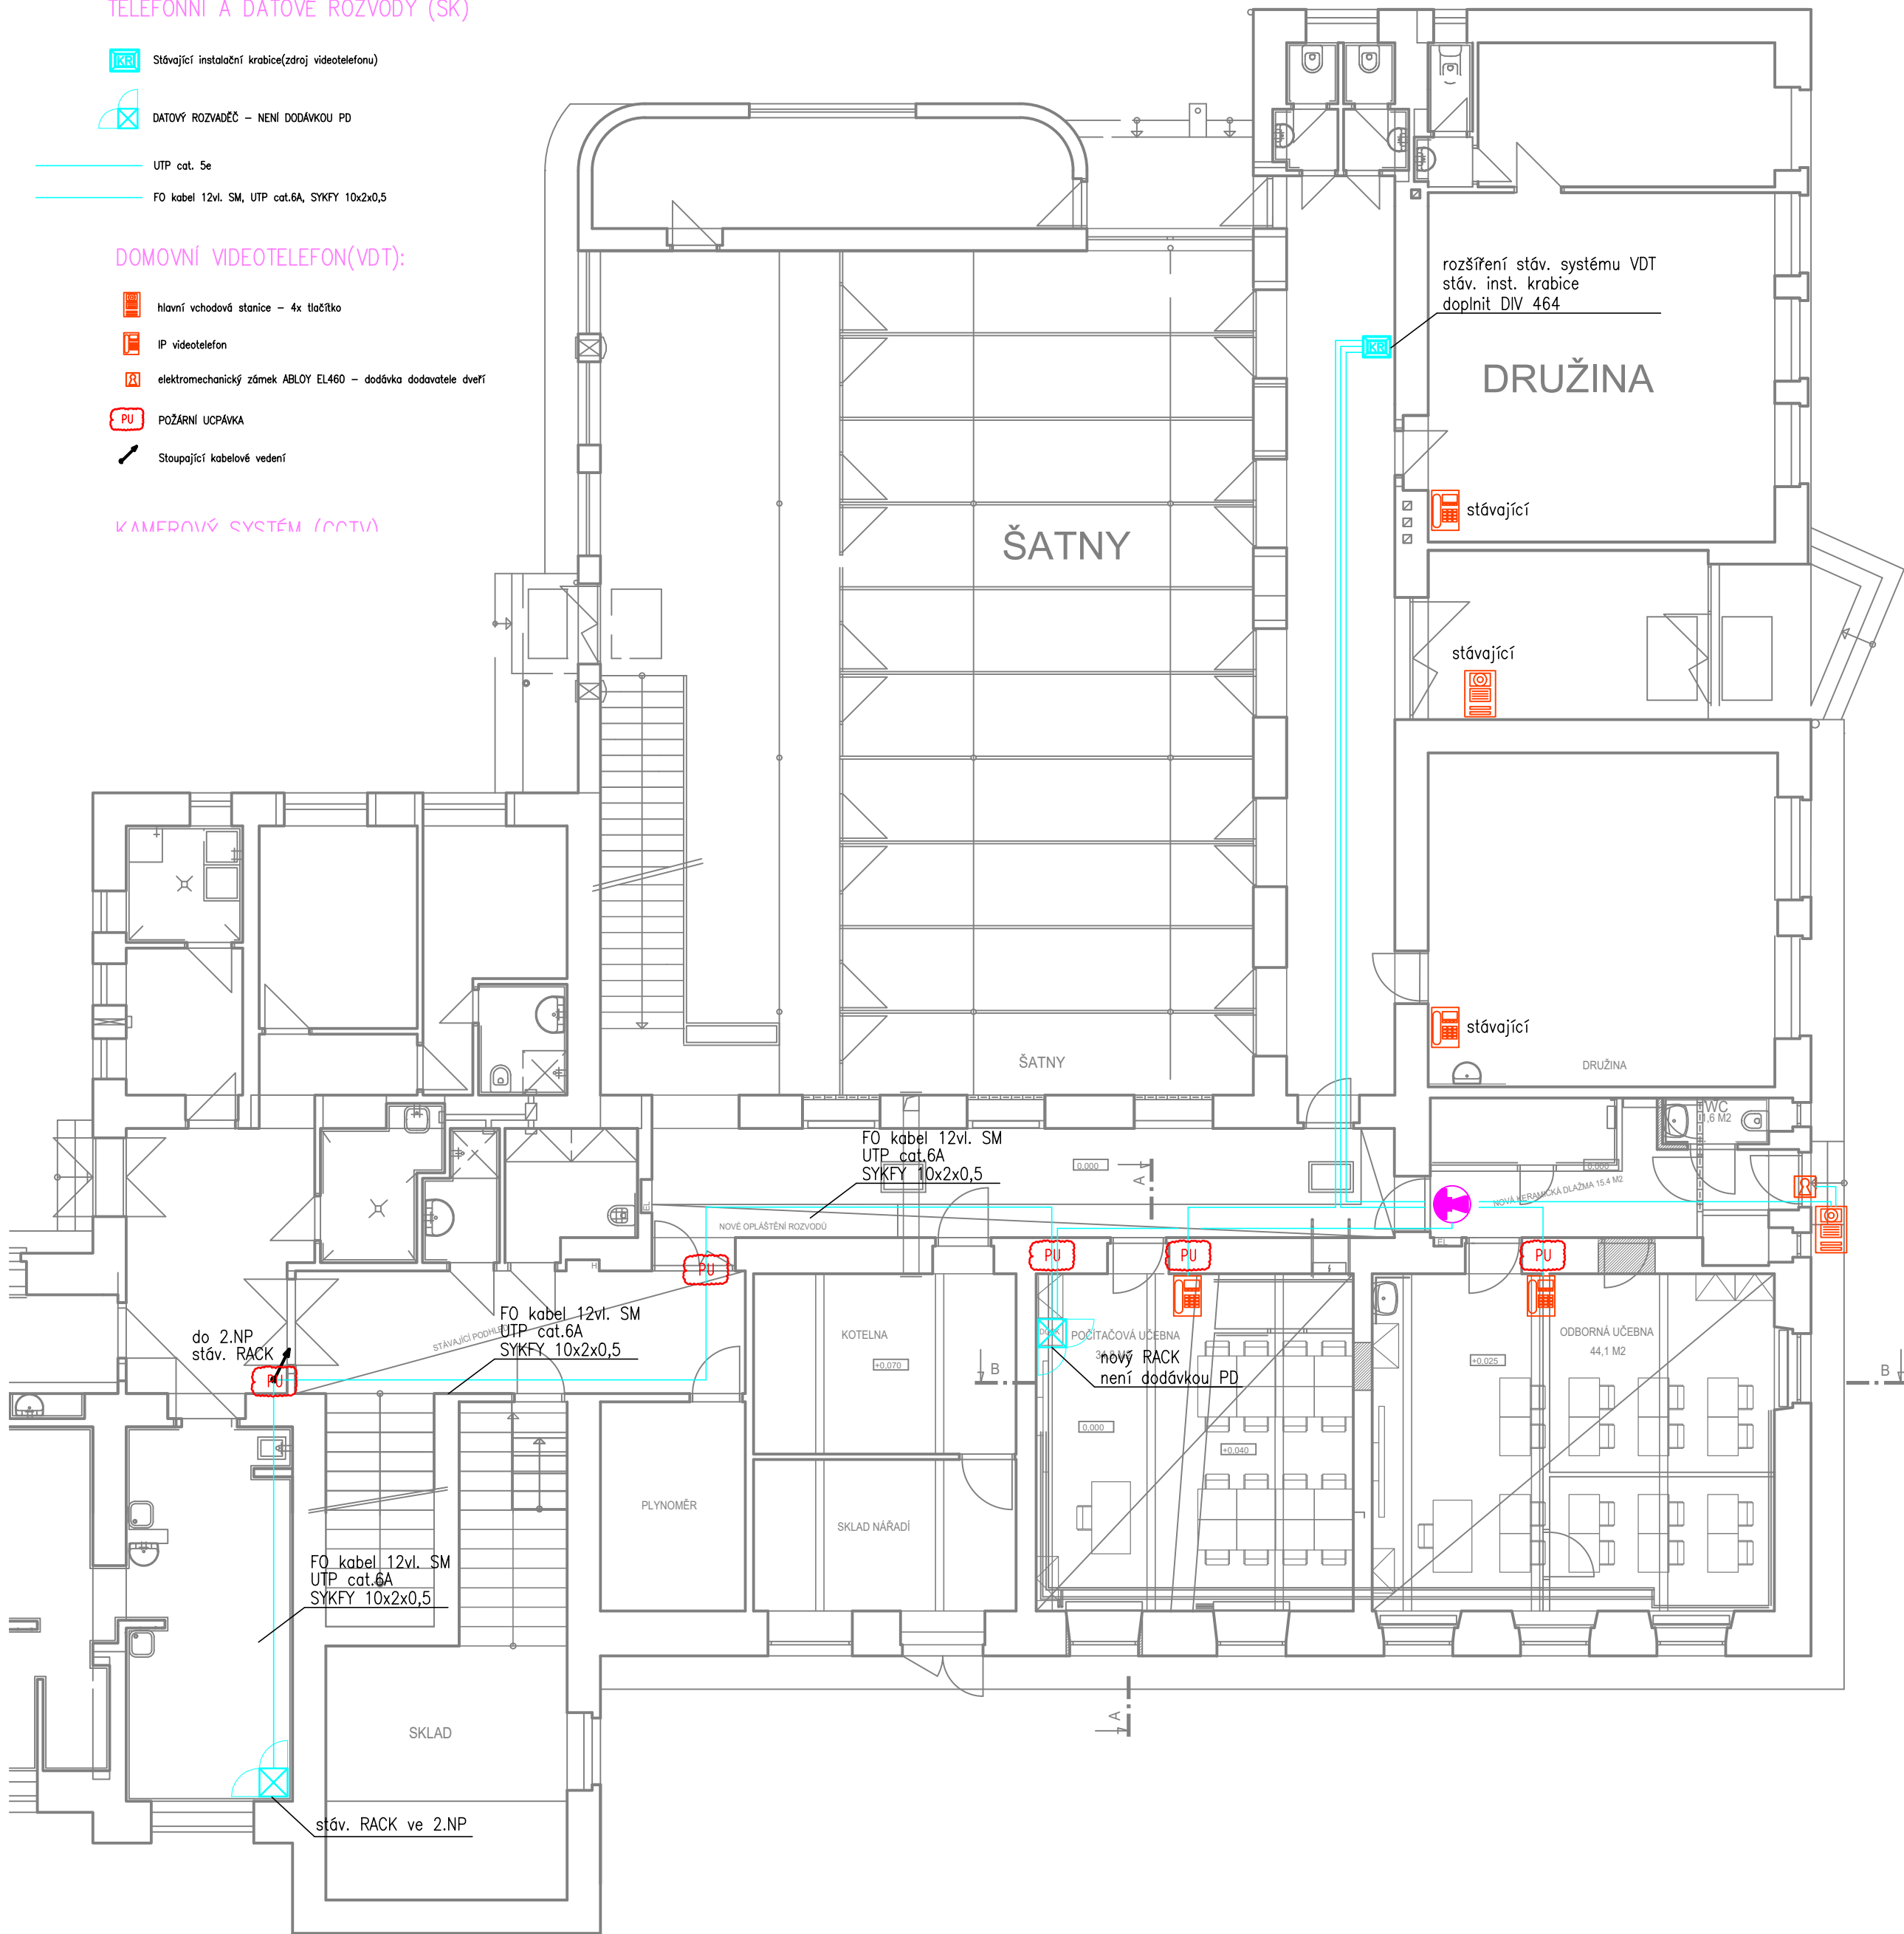

VYPRACOVAL	INVESTOR	<b>AKTÉ</b> KROMĚŘIŽ KOLLÁROVA 629 projekt s.r.o.		
MAREK FIALA, DIS.	MĚSTO KROMĚŘIŽ VELKÉ NÁMĚSTÍ 115			
KONTROLOVAL	STAVBA	ADAPTACE BYTU NA ODBORNÉ UČEBNY		
MAREK FIALA, DIS.				
ZAK.ČÍSLO	P 2-25	FORMÁT	6xA4	1 2 3
ARCH.ČÍSLO	2-25	DATUM	05/2025	4 5 6
STUPEŇ DOKUMENTACE	DPS	OBSAH	Půdorys 1.NP	MĚŘÍTKO 1: 100
		ČÁST	D.1.4.5 Elektronické komunikace	
		V.Č.	D.1.4.5.02	