
 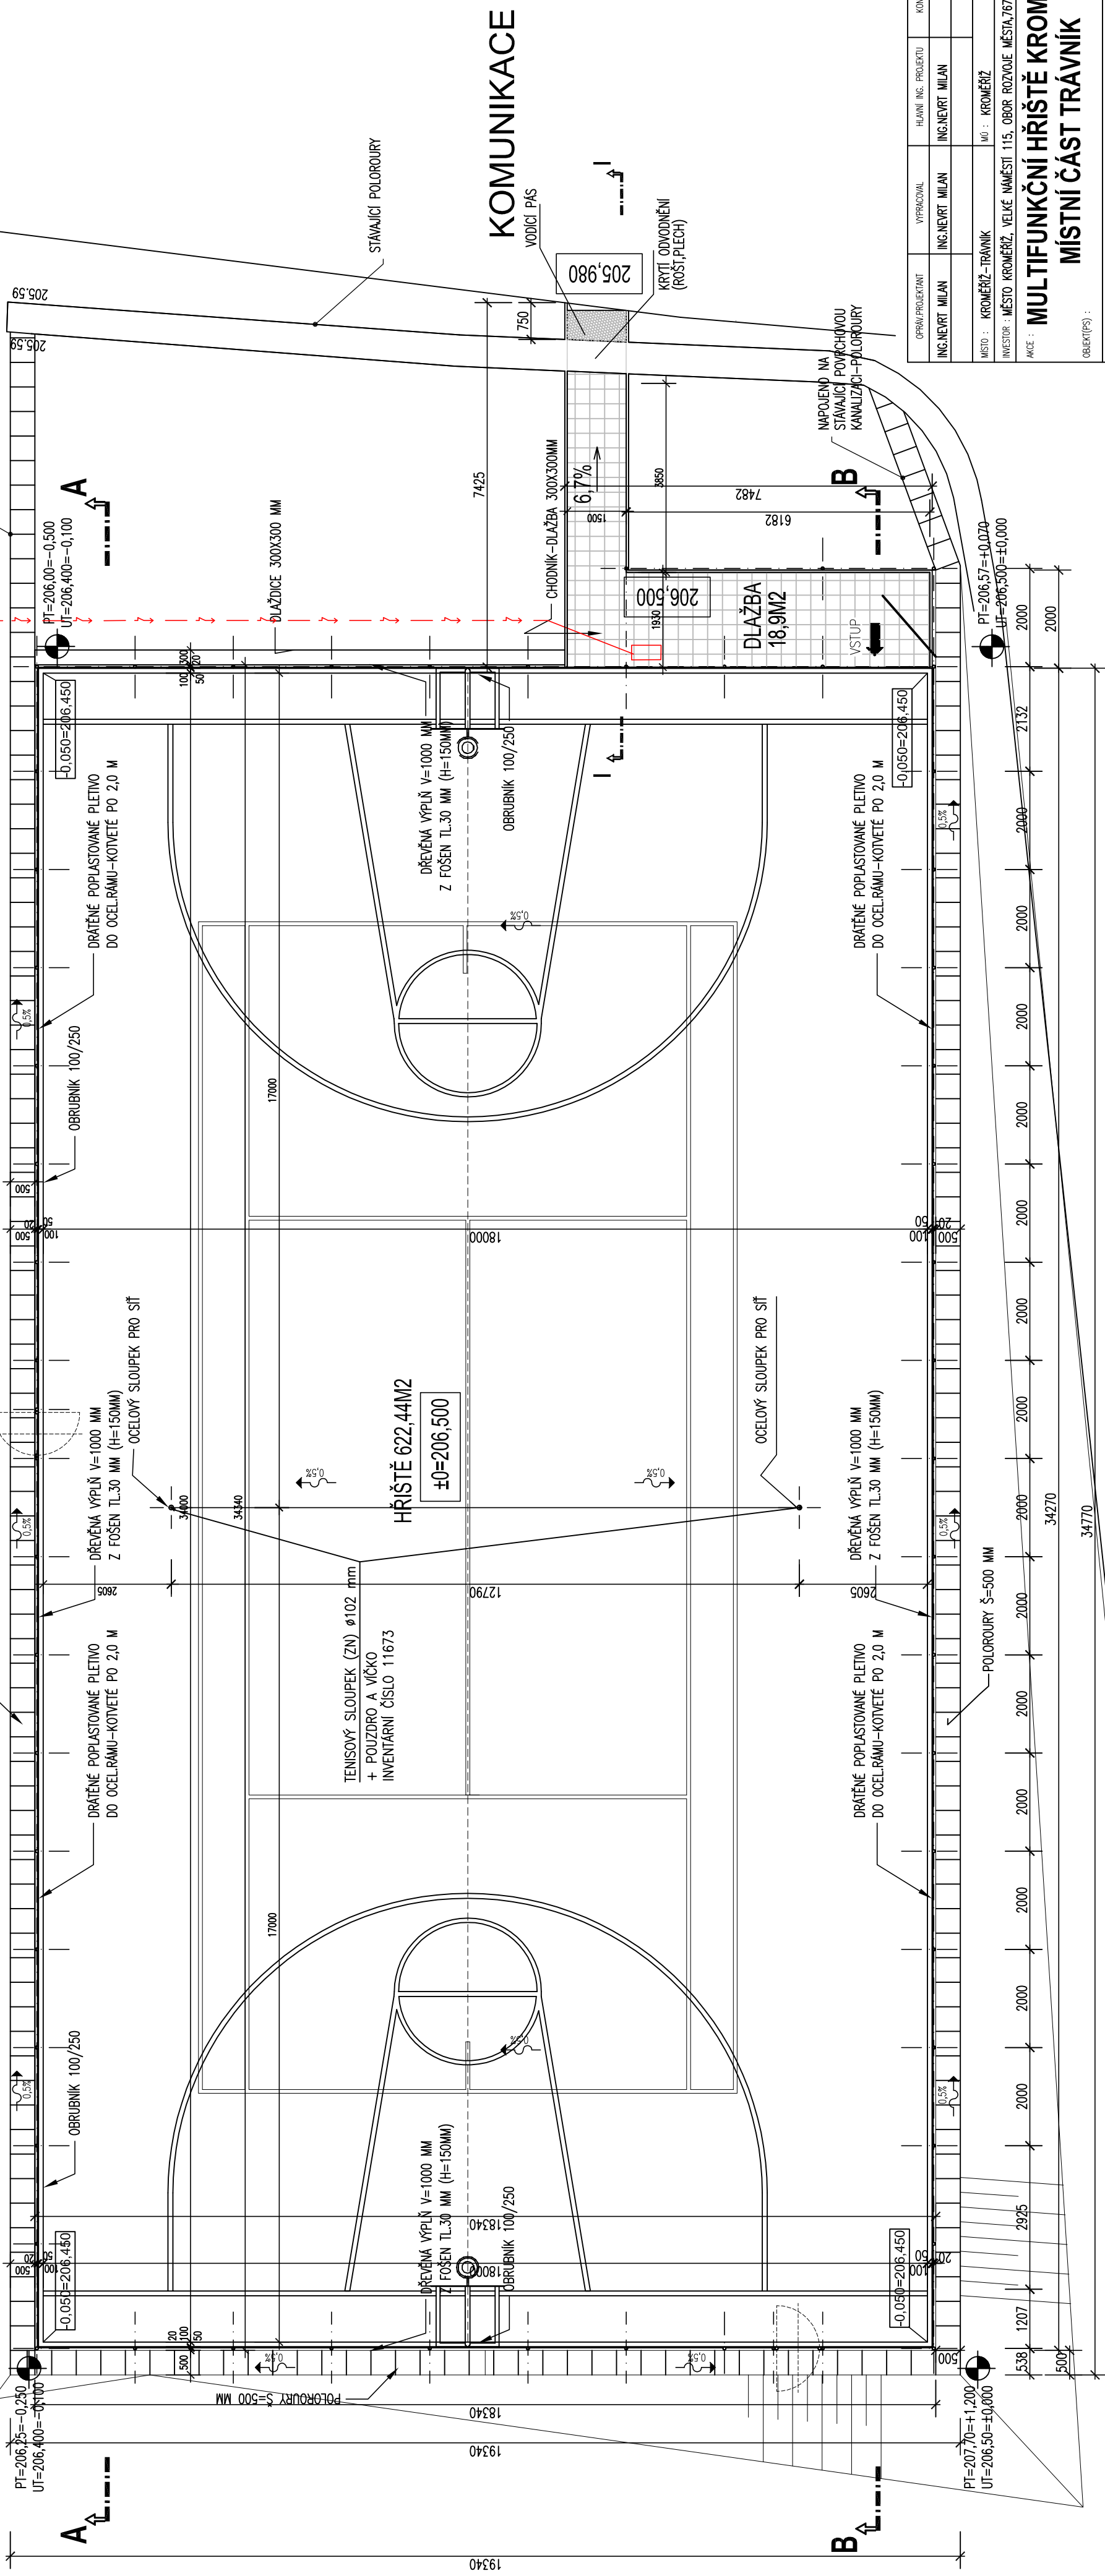


PUDORYS

MĚŘÍTKO 1:100



# KOMUNIKACE

			
STUPEŇ :		DPŘÍ-SP	
DATUM :		1/2016	
FORMAT :		344	
MĚŘITKO :		1:100	
ČÍSLO VÝKRESU		ČÍSLO PRÁČE	
1.02			

GRUPA/PROJEKTANT	VÝPRAVOVAL	HLAVNÍ ING. PROJEKTU	KONTROLOVAL
ING.NEVRŤ MILAN	ING.NEVRŤ MILAN	ING.NEVRŤ MILAN	
MÍSTO : KROMĚŘIŽ – TRÁVNÍK		MO : KROMĚŘIŽ	
INVESTOR : MĚSTO KROMĚŘIŽ, VELKÉ NÁMĚSTÍ 115, OBOR ROZVOJE MĚSTA,767 01 KROMĚŘIŽ			
<p>AKCE : <b>MULTIFUNKČNÍ HŘIŠTĚ KROMĚŘIŽ</b></p> <p><b>MÍSTNÍ ČÁST TRÁVNÍK</b></p>			
OBJEKT(P/S) :			
VÝKRES :			
<b>PŮDORYS</b>			