


OZNAČENÍ	ÚČEL MÍSTNOSTI	PLOCHA [m²]
101	PŘEDSÍŇ ŽENY	5,20
102	WC PRO ZTP	2,64
103	WC ŽENY	1,49
104	PŘEDSÍŇ MUŽI	5,30
105	WC MUŽI	1,49
106	PISOÁRY MUŽI	2,72

LEGENDA MÍSTNOSTÍ

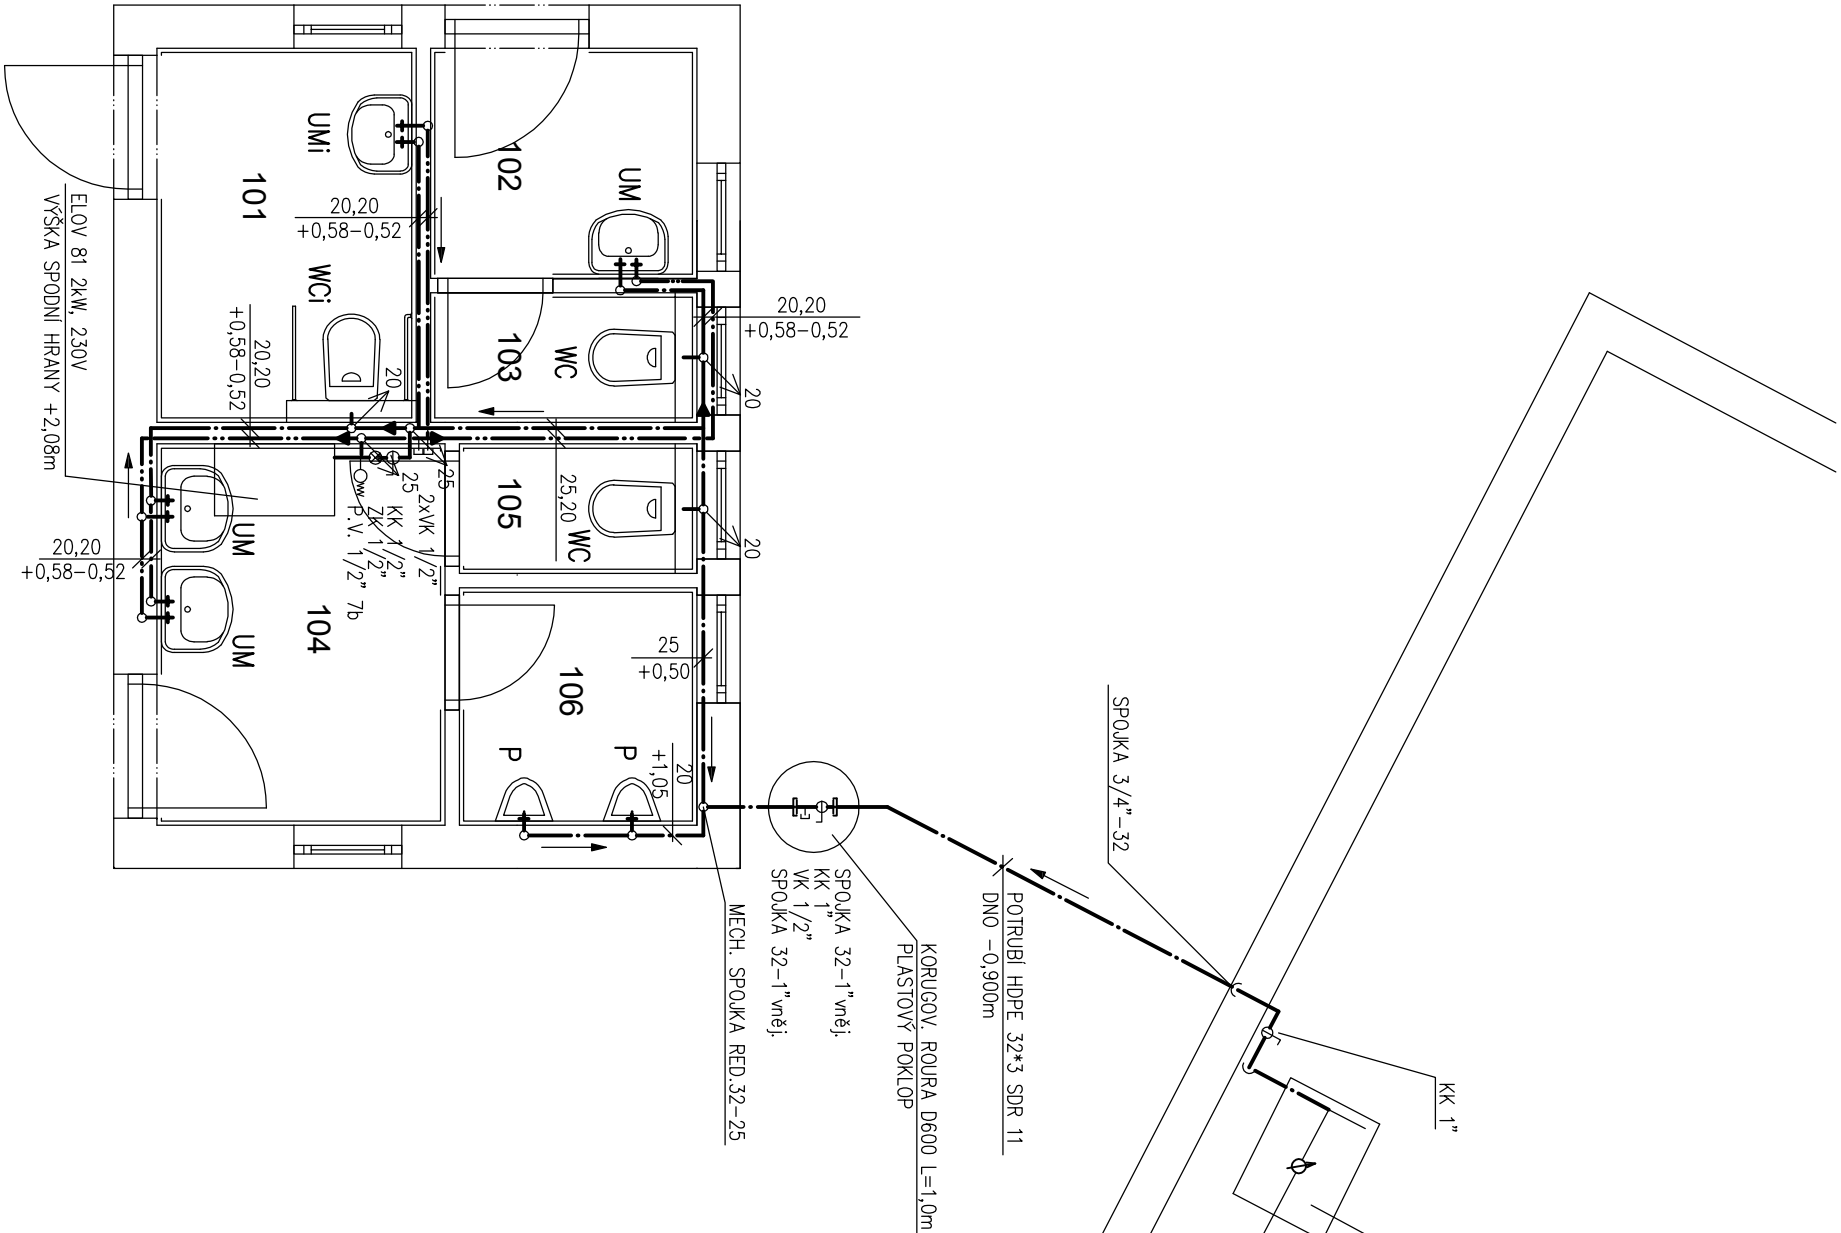

LEGENDA ZAŘÍZ. PŘEDMĚTŮ

- WC KLOZET ZAVĚSNÝ+KOMBI-FIX
- WCi KLOZET ZAVĚSNÝ INV.+KOMBI-FIX
- UM UMÝVADLO š=500mm
- UMi UMÝVADLO INVALIDNÍ
- P PISOÁR+TLAK. VENTIL

ODP.PROJEKTANT	VYPRACOVAL	KRESLIL	KONTROLOVAL	Ing. RADOMÍR JURÁŠEK projektant práce 768 24 Hulín, Petro Bezruče 977 tel. 604 104 215 IČO 4629836	
ING. M. KOČAŘ	ING. R. JURÁŠEK				
KRAJ : ZLINSKÝ		MČ : KROMĚŘÍŽ	FORMÁT 2A4		
INVESTOR : MĚSTO KROMĚŘÍŽ, VELKÉ NÁM. 115, KROMĚŘÍŽ			DATUM 01/2016		
SOCIALNÍ ZAŘÍZENÍ HRŠTĚ TRÁVNÍK TRÁVNÍK, p.č. 17/1, 18/2 SO – 01.3 ZDRAVOTECHNIKA			ÚČEL PS		
			ČÍSLO ZAKÁZKY 21/15		
			ČÍSLO SOUPRAVY		
PŮDORYS 1.NP – VODOVOD			MĚŘÍTKO 1:50	ČÍSLO VÝKRESU 01.3–05	