


PŮDORYSNÝ ŘEZ

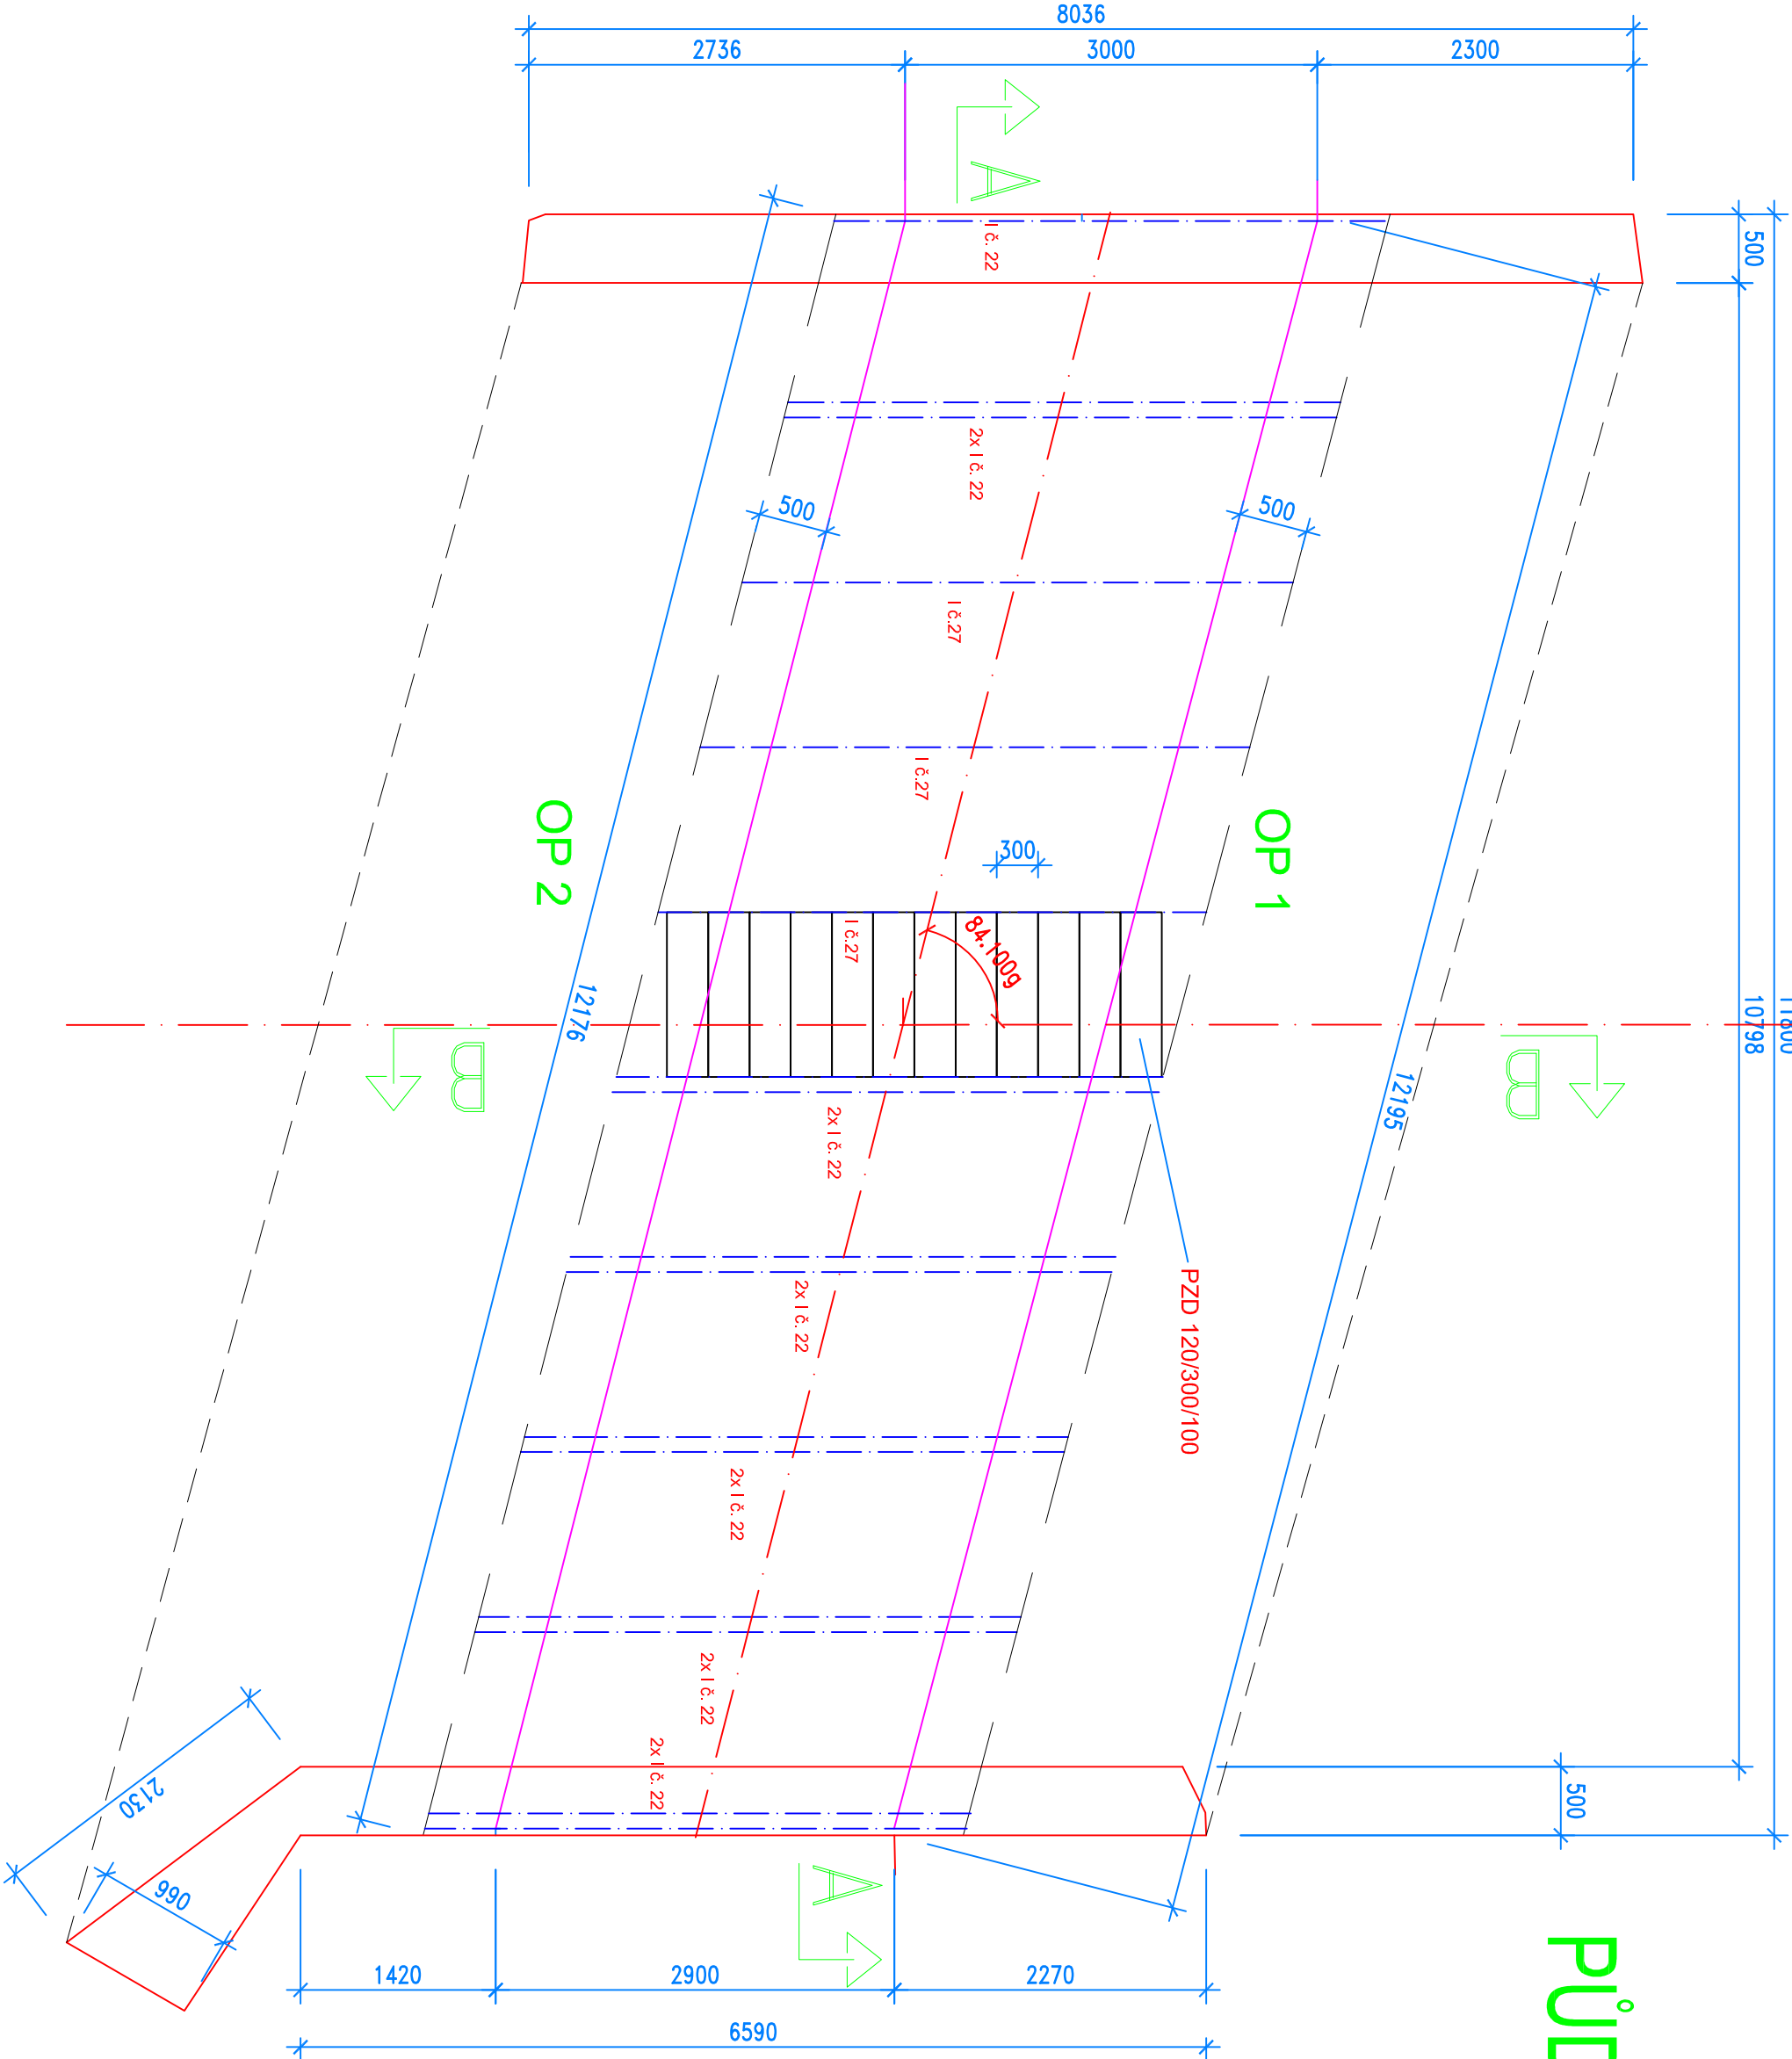

Soutěžníkový systém: S-JTSK
Výškový systém: B01 po vyrovnání

Cis. zakázky	2014/13	Zodp. projektant:	
Schválil:	Doc. Ing. Jan TOMEK, CSc.	tel. 776614664	
Kraj :	Zlínský	Výpracoval:	
Obec:	Kroměříž	Doc. Ing. Jan TOMEK, CSc.	
Stavební úřad :	Kroměříž		
Adres:	OPRAVA MOSTU přes potok Zacharka		
Číslo:	na ulici Na Hrázi v Kroměříži		
Objekt:	most ev.č. 01-48-c-M 03		
Příloha:	Půdorys (stávající stav)		
Investor :	Město Kroměříž, Václavova 115, 767 01 Kroměříž		
		Bno, Filipova 11, PSČ, 675 00 w/line 54123488 mobil 776 614664 e-mail: tomek@vodyprumoc.cz	
		Datum: červen 2013	
		Formát: 2 A 4	
		Měřítko: 1 : 50	
		Stupeň: DSP	
		Souprava Příloha č.	
		102.3.2	