


LEGENDA MÍSTNOSTÍ

ČÍS.M.	ÚČEL MÍSTNOSTI	PL.(m2)	PODLAHA	S.V.(mm)	POZNÁMKA
111	ZÁDVEŘÍ CHLAPCI	6,9	KERAMICKÁ DLAŽBA	3000	KERAM.OBK LAD v.2,1m
112	PISOÁRY	4,7	KERAMICKÁ DLAŽBA	3000	KERAM.OBK LAD v.2,1m
113	WC	1,1	KERAMICKÁ DLAŽBA	3000	KERAM.OBK LAD v.2,1m
114	WC	1,1	KERAMICKÁ DLAŽBA	3000	KERAM.OBK LAD v.2,1m
115	ZÁDVEŘÍ DÍVKY	5,9	KERAMICKÁ DLAŽBA	3000	KERAM.OBK LAD v.2,1m
116	CHODBA	6,7	KERAMICKÁ DLAŽBA	3000	KERAM.OBK LAD v.2,1m
117	WC	1,4	KERAMICKÁ DLAŽBA	3000	KERAM.OBK LAD v.2,1m
118	WC	1,5	KERAMICKÁ DLAŽBA	3000	KERAM.OBK LAD v.2,1m
119	WC	1,5	KERAMICKÁ DLAŽBA	3000	KERAM.OBK LAD v.2,1m
120	SKLAD	1,5	KERAMICKÁ DLAŽBA	3000	KERAM.OBK LAD v.2,1m

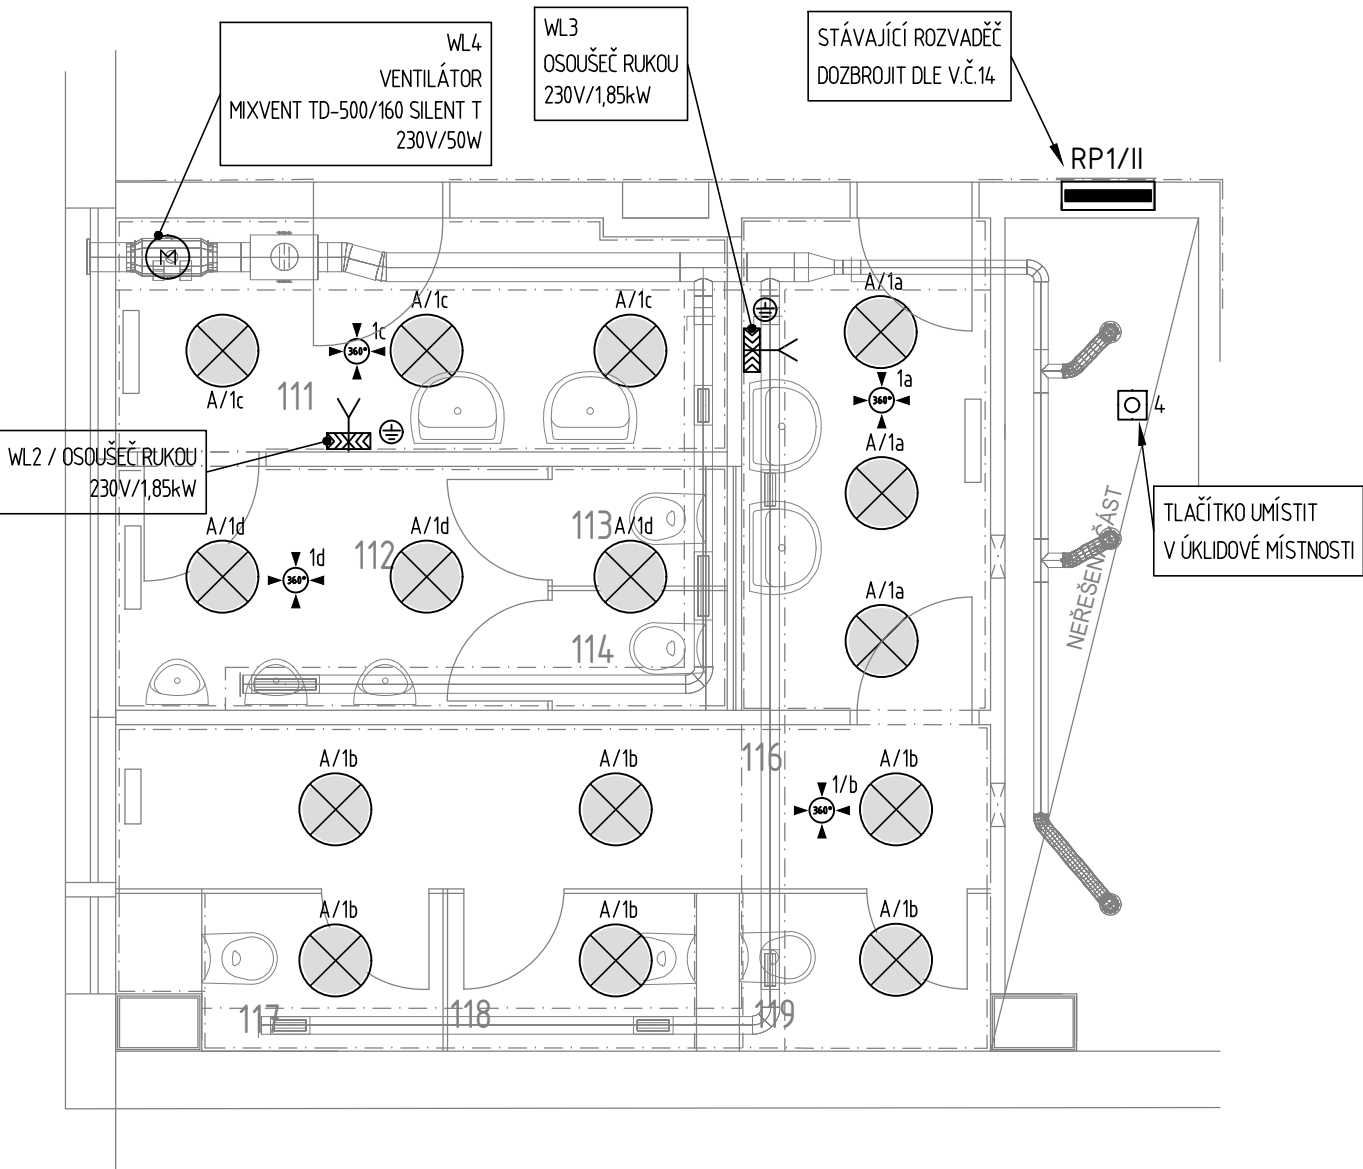

LEGENDA

- PŘISAZENÉ LED SVÍTIDLO FULGUR ANETA 500 LED 36W, 2600lm, PMMA BÍLÁ OPÁL MAT., 230V, IP20
- JEDNOPÓLOVÝ SPÍNAČ, ŘAZENÍ 1, ZAPUŠTĚNÁ MONTÁŽ, 230V, 10A, IP20
- STROPNÍ POHYBOVÉ ČIDLO, 360°, 230V, IP20
- VÝVOD PRO OSOUEČ RUKOU 230V
- ROZVADĚČ
- DOPLŇKOVÉ POSPOJOVÁNÍ
- TLAČÍTKO, ZAPUŠTĚNÁ MONTÁŽ, 230V, IP20

SOUSTAVA NAPĚTÍ:

- 3 PEN AC 400/230V, TN-C – HLAVNÍ NAPÁJECÍ ROZVODY
- 3 NPE AC 400/230V, TN-S – ROZVODY ZA ROZVADĚČEM


OCHRANA PŘED ÚRAZEM EL.PROUDEM DLE ČSN 33 2000-4-41 ed. 2:

- ZÁKLADNÍ OCHRANA PŘED DOTYKEM ŽIVÝCH ČÁSTÍ DLE čl. 411.1
- čl. 411.1 IZOLACÍ, KRYTY, PŘEPÁŽKAMI
- ZÁKLADNÍ OCHRANA PŘED NEBEZPEČNÝM DOTYKEM NEŽIVÝCH ČÁSTÍ (PŘI PORUŠE)
- čl. 411.3.1 OCHRANNÉ UZEMNĚNÍ A OCHRANNÉ POSPOJOVÁNÍ
- čl. 411.3.2 AUTOMATICKÉ ODPOJENÍ OD ZDROJE
- DOPLŇKOVÁ OCHRANA PŘED DOTYKEM NEŽIVÝCH ČÁSTÍ (PŘI PORUŠE)
- čl. 411.3.3 PROUDOVÝM CHRÁNIČEM

VNĚJŠÍ VLIVY- ČSN 33 2000-5-51 ed. 3

- AB5 – PROSTOR VNITŘNÍ S REGULACÍ TEPLoty

NEDÍLNOU SOUČÁSTÍ PROJEKTU JE TECHNICKÁ ZPRÁVA !

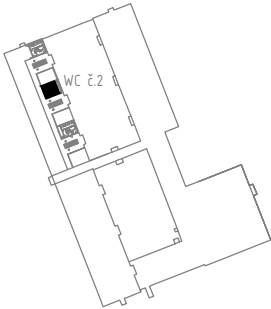

Zodp. projektant	Vypracoval	Kreslil	Tech. kontrola	EHV projekt s.r.o. Kotojedská 545/17 767 01 Kroměříž tel.: +420 576 776 511	
ING. PAVEL HORÁK	RADIM HORSÁK	RADIM HORSÁK	ING. JAN ZONA		
Kraj ZLÍNSKÝ				Obec KROMĚŘÍŽ	
Investor Město Kroměříž , Velké náměstí 115, 76701 Kroměříž				Formát	2A4
Akce OPRAVA SOCIÁLNÍHO ZAŘÍZENÍ ZŠ SLOVAN ZEYEROVA 3354, 76701 Kroměříž – WC č. 2 D.15 ELEKTROINSTALACE				Datum	DUBEN 2016
				Účel	DS
				Čís. zakázky	7-2016
				Čís. jednací	
Obsah výkresu PŮDORYS 1.NP WC č. 2				Měřítko 1:50	Čís. výkresu 13