


PŮDORYS 2.NP - ODSÁVÁNÍ WC

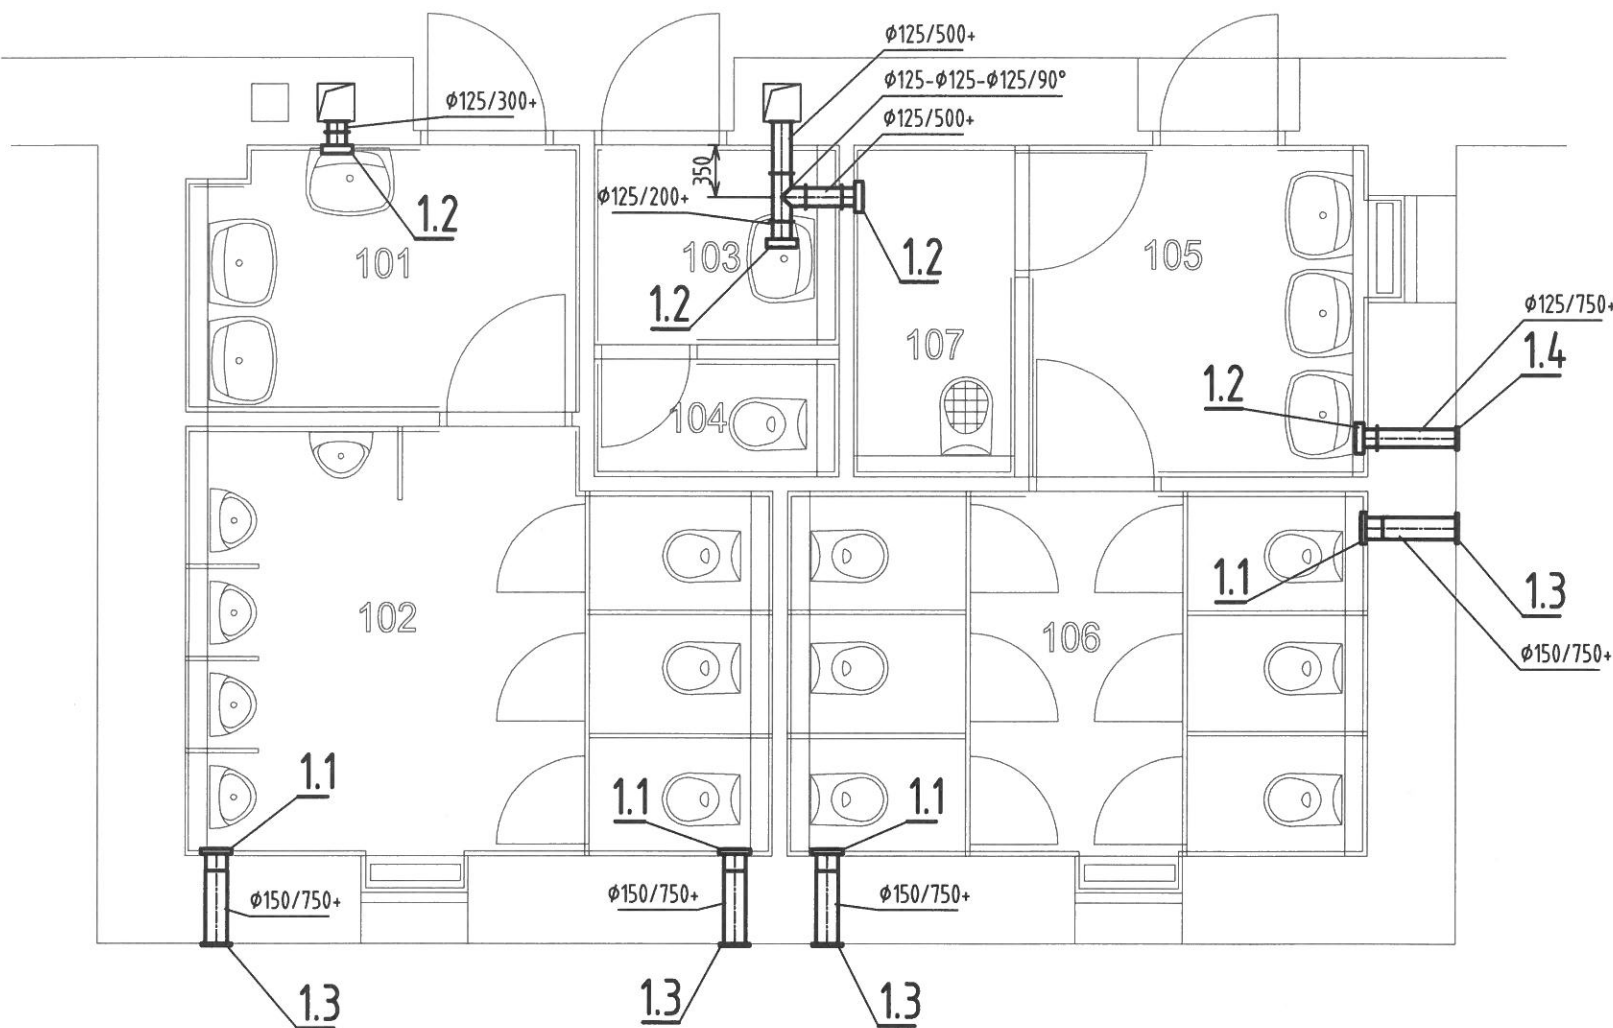

LEGENDA VZT ZAŘÍZENÍ

POZICE	NÁZEV ELEMENTU
1.1	MALÝ AXIÁLNÍ VENTILÁTOR 150 m3/h, 26 W / 230 V, DOBĚH IP 45
1.2	MALÝ AXIÁLNÍ VENTILÁTOR S 90 m3/h, 16 W / 230 V, DOBĚH IP 45
1.3	PLASTOVÁ VĚTRACÍ MŘÍŽKA SE SÍTEM LG 150
1.4	PLASTOVÁ VĚTRACÍ MŘÍŽKA SE SÍTEM LG 125

POZNÁMKA:

- NOVÉ VENTILÁTORY BUDOU INSTALOVÁNA NA POZICE STÁVAJÍCÍCH VENTILÁTORŮ
  - ZÁVĚSY VZT POTRUBÍ ŘEŠIT PŘI REALIZACI VE VZDÁLENOSTI MAX 3 METRY
  - PŘI REALIZACI VZT KOORDINOVAT S OSTATNÍMI PROFESEMI A STÁVAJÍCÍM STAVEM
- DOKUMENTACE PRO PROVÁDĚNÍ STAVBY

LEGENDA MÍSTNOSTÍ

ČÍS.M	ÚČEL MÍSTNOSTI	PL (m2)	PODLAHA	S.V (mm)	POZNÁMKA
101	ZÁDVEŘÍ CHLAPCI	4,8	KERAMICKÁ DLAŽBA	3200	KERAM OBKLAD v 2,1m
102	PISOÁRY, WC CHLAPCI	11,1	KERAMICKÁ DLAŽBA	3200	KERAM OBKLAD v 2,1m
103	ZÁDVEŘÍ ZAMĚSTNANCI	2,2	KERAMICKÁ DLAŽBA	3200	KERAM OBKLAD v 2,1m
104	WC ZAMĚSTNANCI	1,3	KERAMICKÁ DLAŽBA	3200	KERAM OBKLAD v 2,1m
105	ZÁDVEŘÍ DÍVKY	5,3	KERAMICKÁ DLAŽBA	3200	KERAM OBKLAD v 2,1m
106	WC DÍVKY	9,8	KERAMICKÁ DLAŽBA	3200	KERAM OBKLAD v 2,1m
107	ÚKLIDOVÁ MÍSTNOST	2,5	KERAMICKÁ DLAŽBA	3200	KERAM OBKLAD v 2,1m

Zodp. projektant	Vypracoval	Kreslil	Tech. kontrola	Ing.ZONA JAN	
ING.ZONAJAN	ING.MUDRUŇKA	ING.MUDRUŇKA	-	AUTORIZOVANÝ INŽENÝR V OBLASTI POZEMNÍ STAVBY	
				Jiráskova 889/18, 767 01 Kroměříž	
				mob: 724 136 660	
				ICO: 72321041, DIC: CZ651230/0520	
Kraj	Zlínský	Obec KROMĚŘÍŽ		Formát	2A4
Investor	Město Kroměříž, Velké náměstí 115, 76701 Kroměříž			Datum	ŘÍJEN 2016
Akce  OPRAVA SOCIÁLNÍHO ZAŘÍZENÍ ZŠ ŠVABINSKÉHO ŠVABINSKÉHO NÁBŘEŽÍ 2077/27, 76701 Kroměříž  D.1.4b Vzduchotechnika				Účel	DPS
				Čís. zakázky	20-2016
				Čís. jednací	
				Čís. výkresu	VZ 101
Obsah výkresu  VĚTRÁNÍ WC 2.NP				Měřítko  1:50	