


LEGENDA

- ROZVODY POŽÁRNÍ SMYČKY – KABEL "PFG"
- ROZVODY PRO OVLÁDÁNÍ POŽÁR. ZAŘÍZENÍ, ROZVODY HOUKAČEK, ROZVODY K PŘÍDRŽNÝM MAGNETŮM

POUŽITÉ KABELY A ROZVODNÉ KRABICE:

- PFG – KABEL 1x2x0,8 TŘÍDA REAKCE NA OHĚN BZ(co)st1d1, P15-R – POPL. SMYČKA
- PFG2 – KABEL 2x2x0,8 TŘÍDA REAKCE NA OHĚN BZ(co)st1d1, P15-R – KTRPO
- PFG5 – KABEL 5x2x0,8 TŘÍDA REAKCE NA OHĚN BZ(co)st1d1, P15-R – OPPO
- PFD – KABEL 2x1,5 TŘÍDA REAKCE NA OHĚN BZ(co)st1d1, P15-R – HOUKAČKY, OVL. ZAŘÍZENÍ
- C2 – KABEL CYKY-0 2x1,5 – MAGNETY

- KABELOVÉ ROZVODY BUDOU PŘEVAŽNĚ UKLÁDÁNY V ELEKTROINSTALAČNÍCH TRUBKÁCH POD OMÍTKOU A POD OMÍTKOU S KRYTÍM 10mm.
- V MÍSTECH, KDE NENÍ MOŽNO KABELY ULOŽIT POD OMÍTKOU, BUDOU KABELOVÉ ROZVODY ULOŽENY DLE NORMOVÉ INSTALACE PEVNÝM PŘÍCHYCENÍM KE STAVEBNÍ KONSTRUKCI,
- VERTIKÁLNÍ KABELOVÉ ROZVODY K TLAČÍTKŮM JSOU ULOŽENY V ELEKTROINSTALAČNÍCH TRUBKÁCH POD OMÍTKOU.
- POPIS PROVEDENÍ KABELAŽE, VIZ. TECHNICKÁ ZPRÁVA A BLOKOVÁ SCHEMATA EPS.

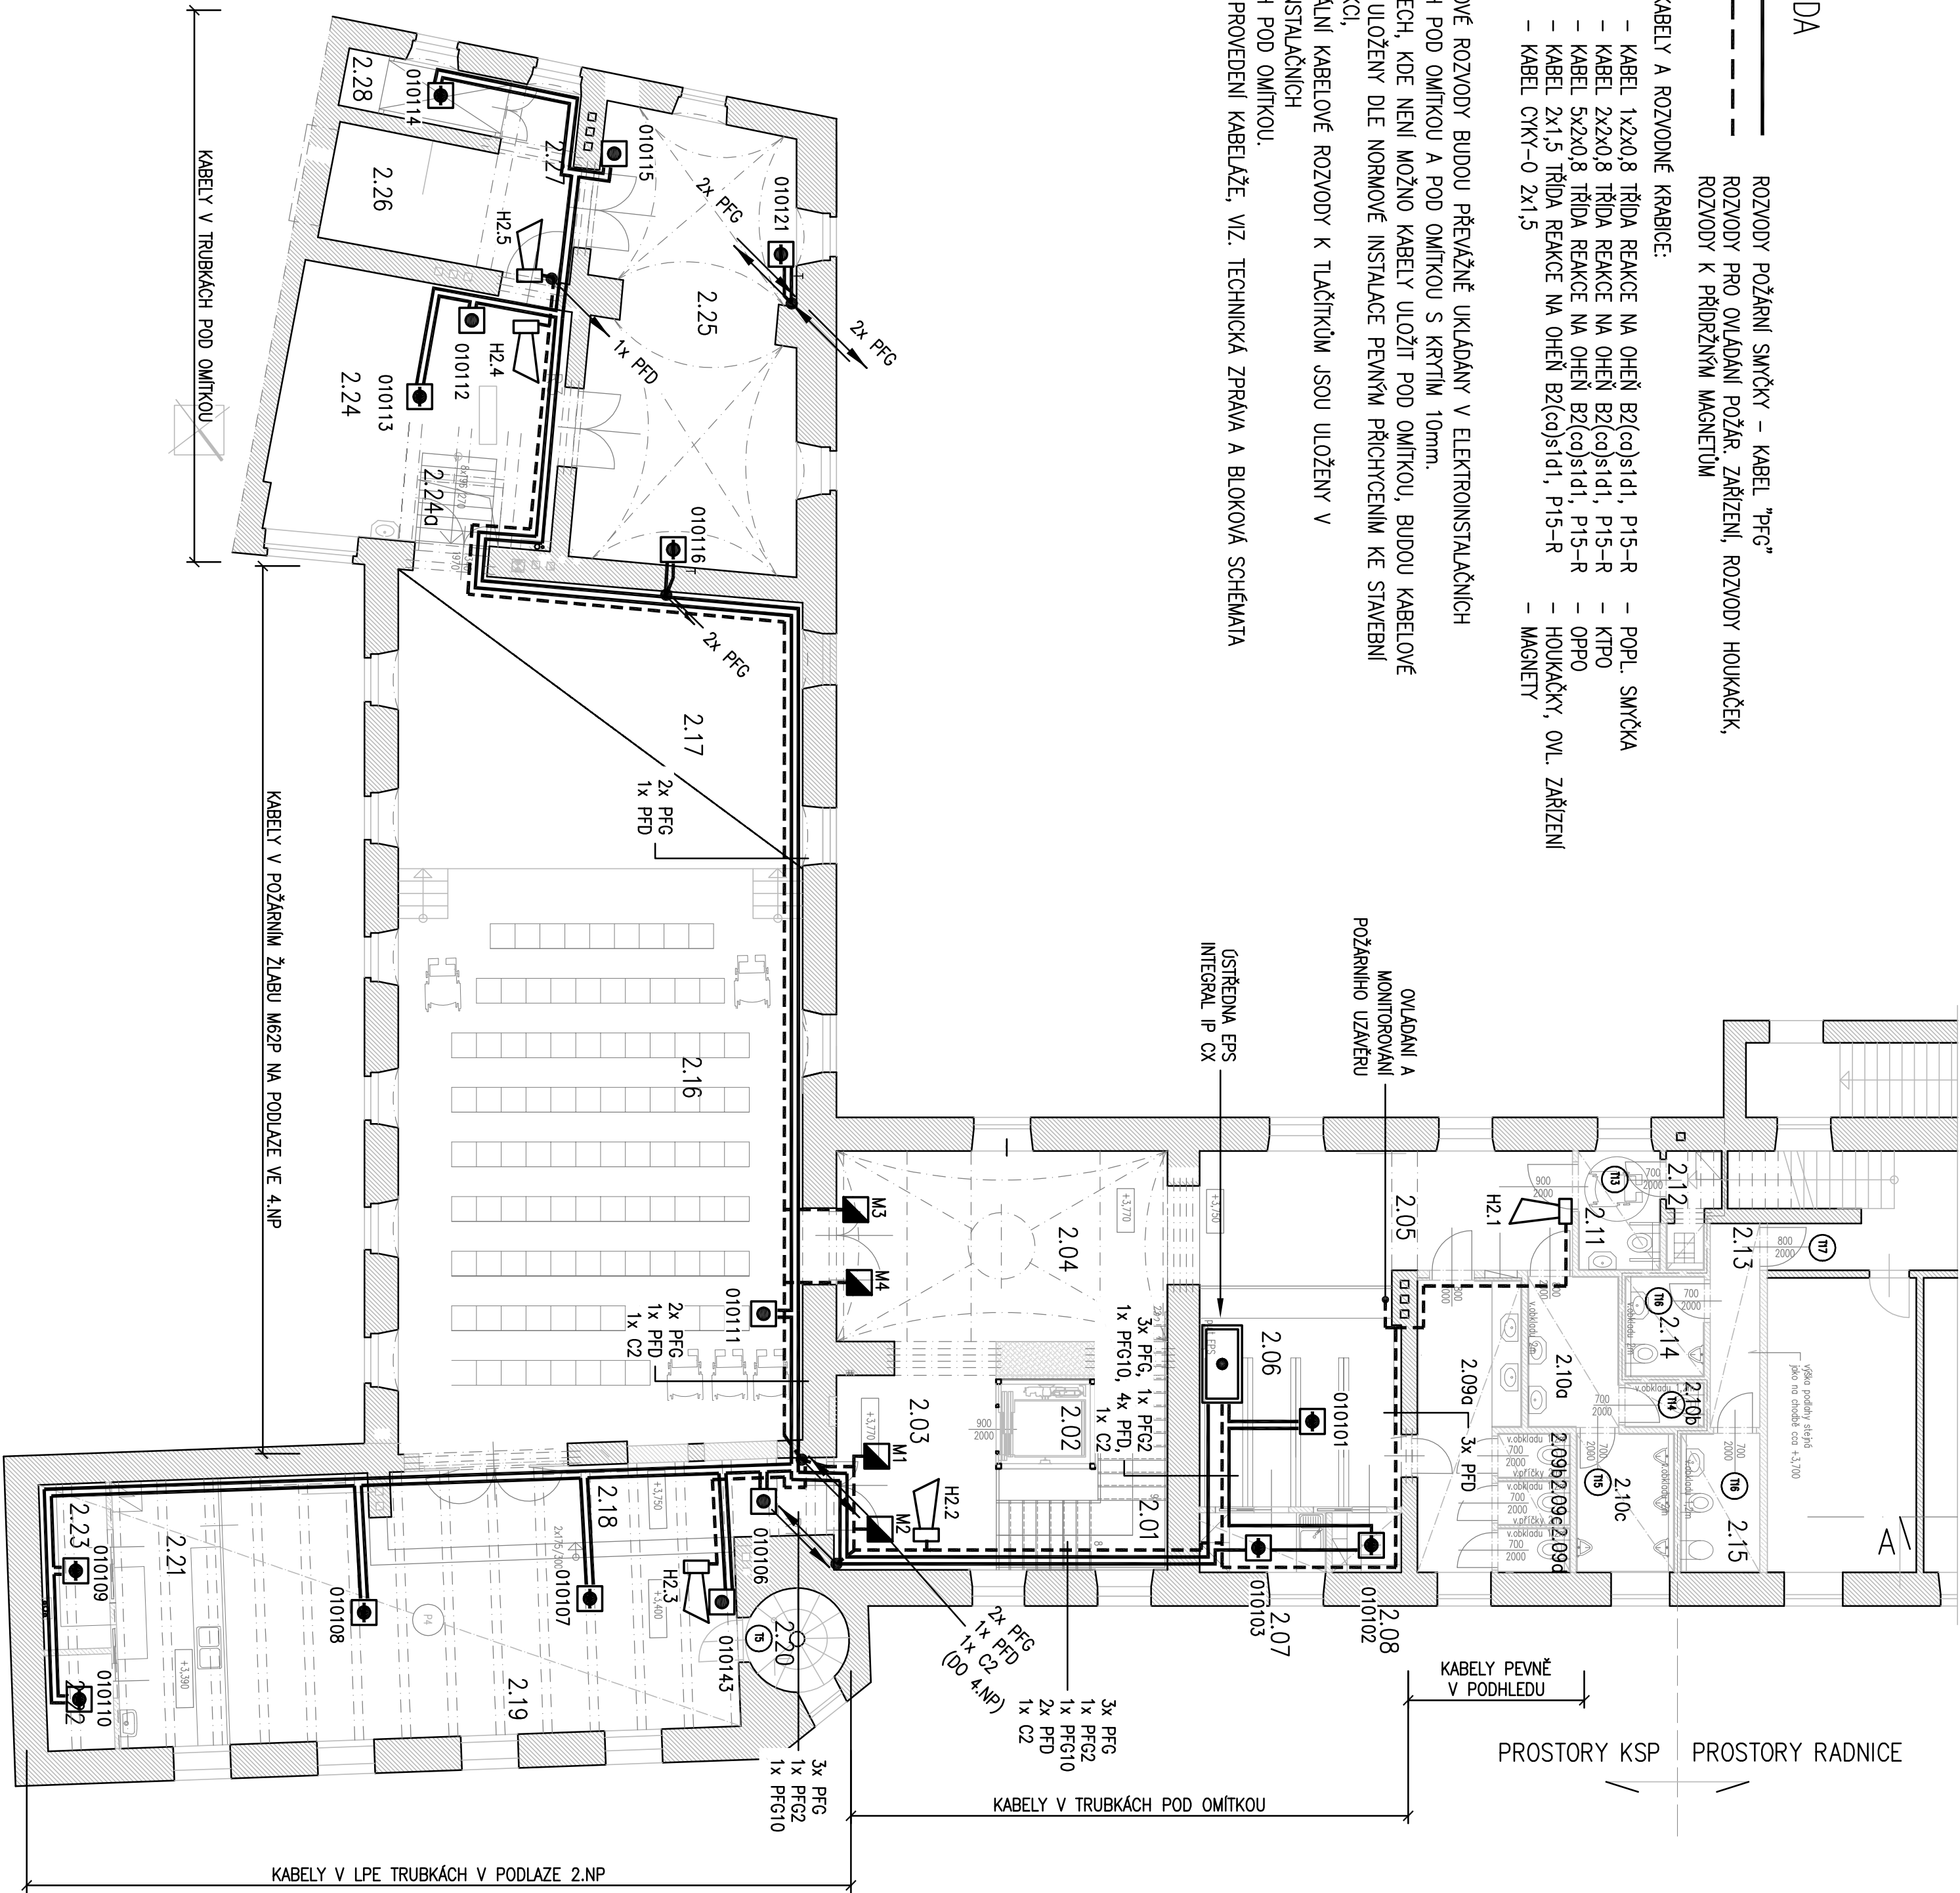



POUŽITÉ ZNAČKY

- ÚSTŘEDNA EPS
- OPTICKO-KOUŘOVÝ HLASIČ
- TERMODIFERENCIÁLNÍ HLASIČ
- TLAČÍTKOVÝ HLASIČ
- PŘÍDRŽNÝ MAGNET
- HOUKAČKA
- KLÍČOVÝ TREZOR PO
- OBSLUŽNÉ POLE PO
- V/V MODUL 2in/1out
- MAJAK

ZÁKLADNÍ ÚDAJE

- ROZVODNÁ SOUSTAVA: 1NPE, 230V, 50Hz, TN-S (ÚSTŘEDNA EPS)
- ROZVODNÁ SOUSTAVA: 2-24VDC, SELV (STRANA ROZVODŮ EPS)
- OCHRANA PŘED ÚRAZEM EL. PROUDEM DLE ČSN 33 2000-4-41 ed.2:
- OCHRANA PŘED NEBEZPEČNÝM DOTYKEM ŽIVÝCH ČÁSTÍ
- OCHRANA IZOLACI ŽIVÝCH ČÁSTÍ
- OCHRANA KRYTÍ NEBO PŘEPÁŽKAMI
- OCHRANA PŘI PORUŠĚ
- AUTOMATICKÉ ODPOJENÍ V PŘÍPADĚ PORUCHY
- OCHRANNÉ UZEMNĚNÍ A OCHRANNÉ POSPOJOVÁNÍ
- OCHRANA MALÝM NAPĚTÍM
- PROSTŘEDÍ: DLE ČSN 33 2000-5-51, VIZ. PROTOKOL O URČENÍ VNĚJŠÍCH VLIVŮ

zpracovatel profese		autorizace		generální projektant	
 OR vizitka		 Čechůvská 8, Brno 602 00 Tel: +420 541 225 788 Email: projekce@melotron.cz		Ing. arch. Růžena Klementová Nejedláho 9, Brno 638 00 mob.: 608 571 567	
zodpovědný projektant spolupráce		kontroloval		vedoucí projektu hlp	
Ing. Miroslav Bělý Ing. Z.J. Raková				Ing. arch. R. Klementová Ing. arch. R. Klementová	
stavběnk Město Kroměříž, Velké nám. 115/1, 767 01 Kroměříž		zak. číslo RK/01/2017			
stavba		archiv. číslo 0817-889-40			
KLUB STARÝ PIVOVAR, PRUSINOVSKÉHO 114, 767 01 KROMĚŘÍŽ		datum 08/2017		paré	
		formát 6A4			
		měřítko 1:100			
		profese EPS			
objekt D.1.4.5 - ELEKTRICKÁ POŽÁRNÍ SIGNALIZACE		stůpeň DPS			
obsah výkres PŮDORYS 2.NP				číslo výkresu D.1.4.5-202	