


LEGENDA

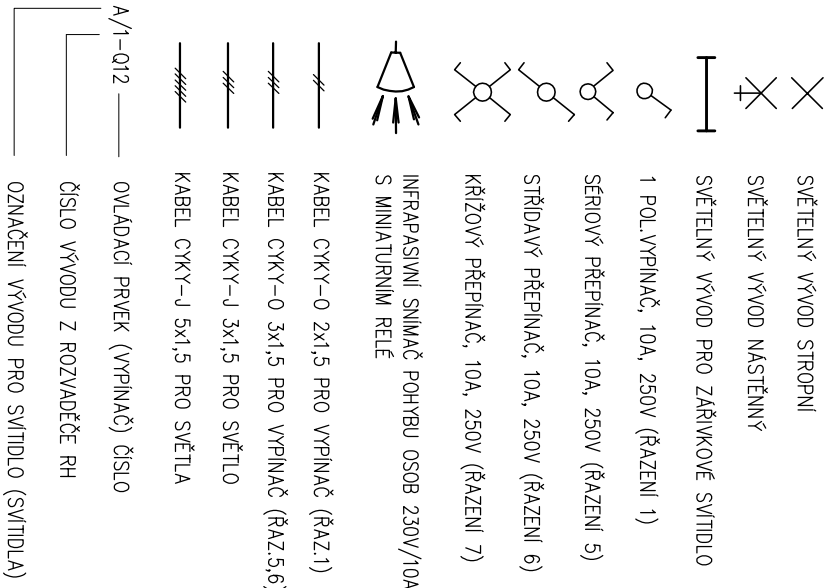

- ☐ ZÁSUVKA DO VLHKÁ, KRYTÍ MIN. IP 43
- OPi OCHRANNÉ POSPOJOVÁNÍ VODIČEM CY 62/ž
- KABEL CYKY-J 3x2,5 PRO ZÁSUVKY A 1.FAZ. SPOTŘEBIČE
- KABEL CYKY-J 5x... PRO RÚZNÉ 3.FAZ. SPOTŘEBIČE

NAPÁJECÍ NAPĚTÍ: 3N+PE~50Hz, 400V/TN-C-S


OCHRANA PŘED NEBEZPEČNÝM DOTYKEM NEŽIVÝCH ČÁSTÍ DO 1000V:

AUTOMATICKÝM ODPOJENÍM OD ZDROJE A PROUDOVÝM CHRÁNIČEM

OCHRANA PŘED NEBEZPEČNÝM DOTYKEM ŽIVÝCH ČÁSTÍ DO 1000V:

IZOLACÍ, KRYTÍM

VNĚJŠÍ VLVV: UVNITŘ DOMU – AB5, MIMO DŮM – AB8, AD3

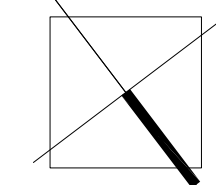

úroveň +0,000 je dána úrovní stávající podlahy u vstupu v přízemí

AKCE: KLUB STARÝ PIVOVAR, PRUSINOVSKÉHO 114, 767 01 KROMĚŘÍŽ – STAVEBNÍ ÚPRAVY

Č.PARC.ST. 211/2, 216/1, 3082/1, K.Ú. KROMĚŘÍŽ

ZODPOVĚDNÝ PROJEKTANT : ING. KAREL RYCHLÝ	MĚŘÍTKO: 1:50
VYPRACOVAL : ING. KAREL RYCHLÝ	
INVESTOR : MĚSTO KROMĚŘÍŽ, VELKÉ NÁM. 115/1, 767 01 KROMĚŘÍŽ	
ZASTOUPENÉ MGR. JAROSLAVEM NĚMCEM – STAROSTOU MĚSTA	STUPEŇ: DSP
ČÁST : D.1.4.4 ELEKTROINSTALACE	DATUM : ZÁŘÍ 2017
OBSAH : PŮDA – PŮDORYS KROVU – ELEKTROINSTALACE	Č.V. : 08
	Č.KOPIE