


LEGENDA MÍSTNOSTÍ

Čís.M.	ÚČEL MÍSTNOSTI	PL.(m2)	PODLAHA	S.V.(mm)	POZNÁMKA
120	ZÁDVEŘÍ CHLAPCI	3,5	KERAMICKÁ DLAŽBA	3000	KERAM.OBKLAD v.2,1m
121	WC - invalidé	2,8	KERAMICKÁ DLAŽBA	3000	KERAM.OBKLAD v.2,1m
122	PISOÁRY	5,1	KERAMICKÁ DLAŽBA	3000	KERAM.OBKLAD v.2,1m
123	WC	1,1	KERAMICKÁ DLAŽBA	3000	KERAM.OBKLAD v.2,1m
124	WC	1,1	KERAMICKÁ DLAŽBA	3000	KERAM.OBKLAD v.2,1m
125	ZÁDVEŘÍ DÍVKY	5,95	KERAMICKÁ DLAŽBA	3000	KERAM.OBKLAD v.2,1m
126	WC	1,8	KERAMICKÁ DLAŽBA	3000	KERAM.OBKLAD v.2,1m
127	WC	1,95	KERAMICKÁ DLAŽBA	3000	KERAM.OBKLAD v.2,1m
128	WC	1,95	KERAMICKÁ DLAŽBA	3000	KERAM.OBKLAD v.2,1m
129	ÚKLID	1,9	KERAMICKÁ DLAŽBA	2600	
130	ZÁDVEŘÍ ZAMĚŠTNANCI	3,0	KERAMICKÁ DLAŽBA	2600	
131	WC	2,6	KERAMICKÁ DLAŽBA	2600	
131	CHODBA	6,8	KERAMICKÁ DLAŽBA	3000	KERAM.OBKLAD v.2,1m

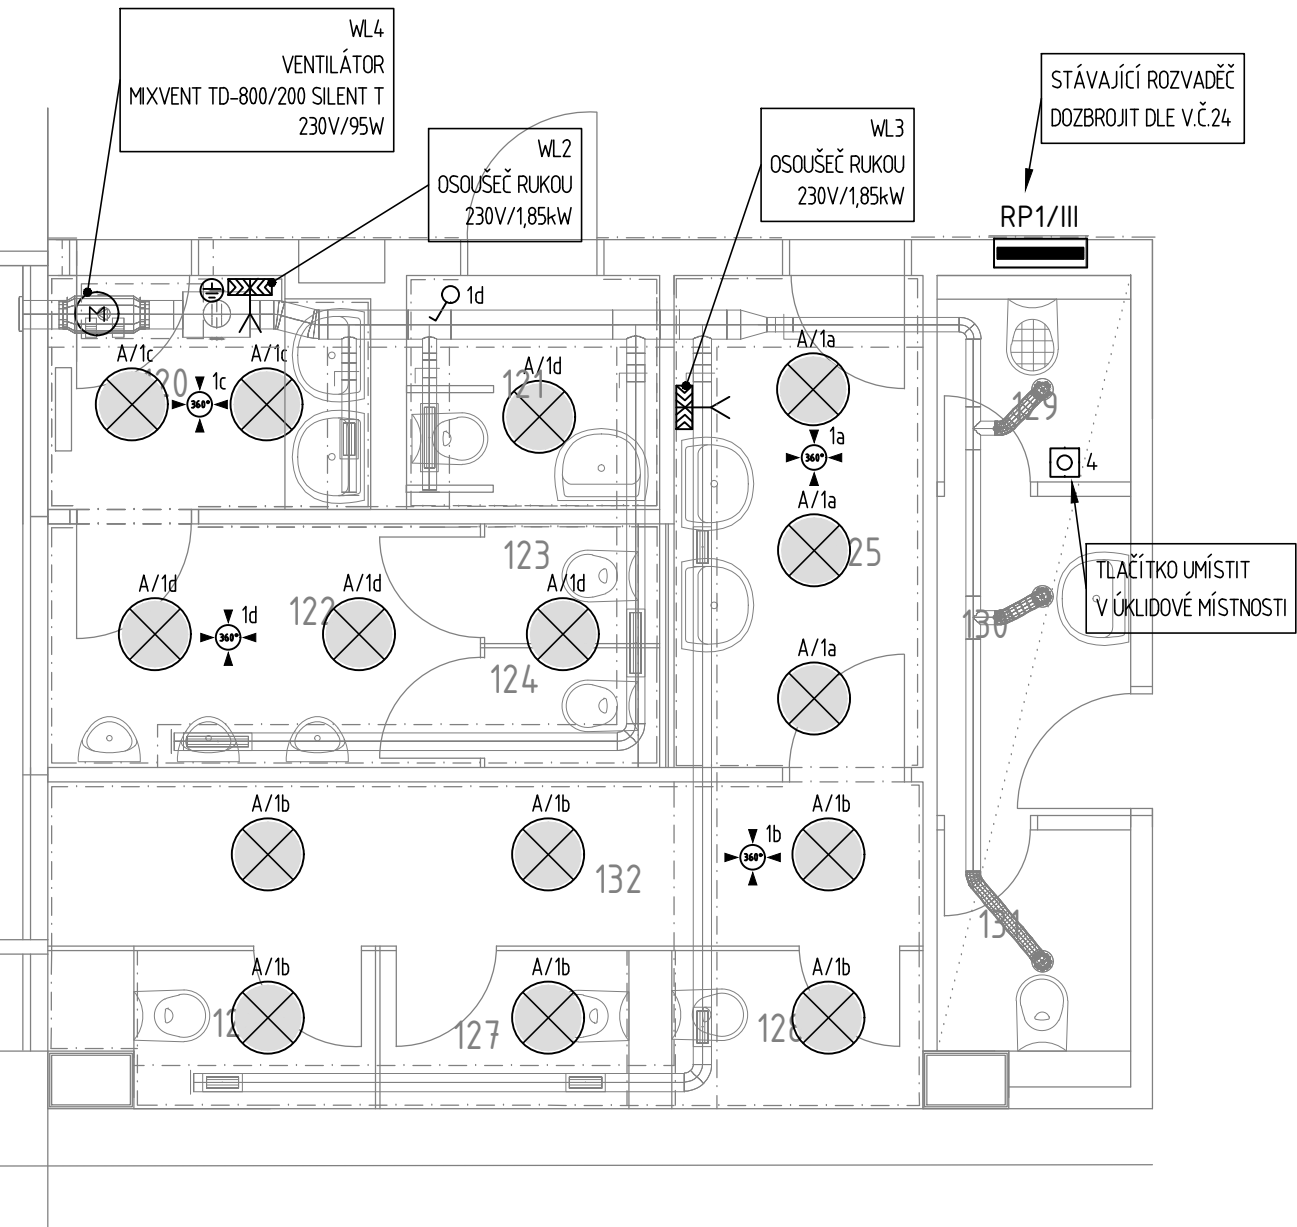

LEGENDA

- PŘISAZENÉ LED SVÍTIDLO FULGUR ANETA 500 LED 36W, 2600lm, PMMA BÍLÁ OPÁL MAT., 230V, IP20
- JEDNOPÓLOVÝ SPÍNAČ, ŘAZENÍ 1, ZAPUŠTĚNÁ MONTÁŽ, 230V, 10A, IP20
- STROPNÍ POHYBOVÉ ČIDLO, 360°, 230V, IP20
- VÝVOD PRO OSOUEČ RUKOU 230V
- ROZVADĚČ
- DOPLŇKOVÉ POSPOJOVÁNÍ
- TLAČÍTKO, ZAPUŠTĚNÁ MONTÁŽ, 230V, IP20

SOUSTAVA NAPĚTÍ:

- 3 PEN AC 400/230V, TN-C - HLAVNÍ NAPÁJECÍ ROZVODY
- 3 NPE AC 400/230V, TN-S - ROZVODY ZA ROZVADĚČEM


OCHRANA PŘED ÚRAZEM EL.PROUDEM DLE ČSN 33 2000-4-41 ed. 2:

- ZÁKLADNÍ OCHRANA PŘED DOTYKEM ŽIVÝCH ČÁSTÍ DLE čl. 411.1
- čl. 411.1 IZOLACÍ, KRYTY, PŘEPÁŽKAMI
- ZÁKLADNÍ OCHRANA PŘED NEBEZPEČNÝM DOTYKEM NEŽIVÝCH ČÁSTÍ (PŘI PORUŠE)
- čl. 411.3.1 OCHRANNÉ UZEMNĚNÍ A OCHRANNÉ POSPOJOVÁNÍ
- čl. 411.3.2 AUTOMATICKÉ ODPOJENÍ OD ZDROJE
- DOPLŇKOVÁ OCHRANA PŘED DOTYKEM NEŽIVÝCH ČÁSTÍ (PŘI PORUŠE)
- čl. 411.3.3 PROUDOVÝM CHRÁNIČEM

VNĚJŠÍ VLIVY- ČSN 33 2000-5-51 ed. 3

- AB5 - PROSTOR VNITŘNÍ S REGULACÍ TEPLoty

NEDÍLNOU SOUČÁSTÍ PROJEKTU JE TECHNICKÁ ZPRÁVA !

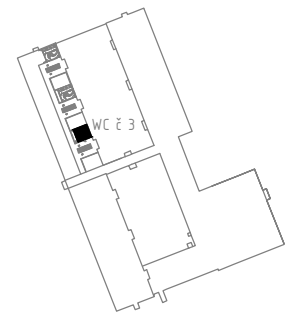

Zodp. projektant	Vypracoval	Kreslil	Tech. kontrola	 <div>EHV projekt s.r.o. Kotojedská 545/17 767 01 Kroměříž tel.: +420 576 776 511</div>	
ING. PAVEL HORÁK	RADIM HORSÁK	RADIM HORSÁK	ING. JAN ZONA		
Kraj	ZLÍNSKÝ	Obec	KROMĚŘÍŽ		
Investor	Město Kroměříž , Velké náměstí 115, 76701 Kroměříž			Formát	2A4
Akce OPRAVA SOCIÁLNÍHO ZAŘÍZENÍ ZŠ SLOVAN ZEYEROVA 3354, 76701 Kroměříž - WC č. 3 D.1.5 ELEKTROINSTALACE				Datum	DUBEN 2016
				Účel	DS
				Čís. zakázky	7-2016
				Čís. jednací	
Obsah výkresu PŮDORYS 1.NP WC č. 3				Měřítko 1:50	Čís. výkresu 23