


Schema elektroinstalace, 1:50

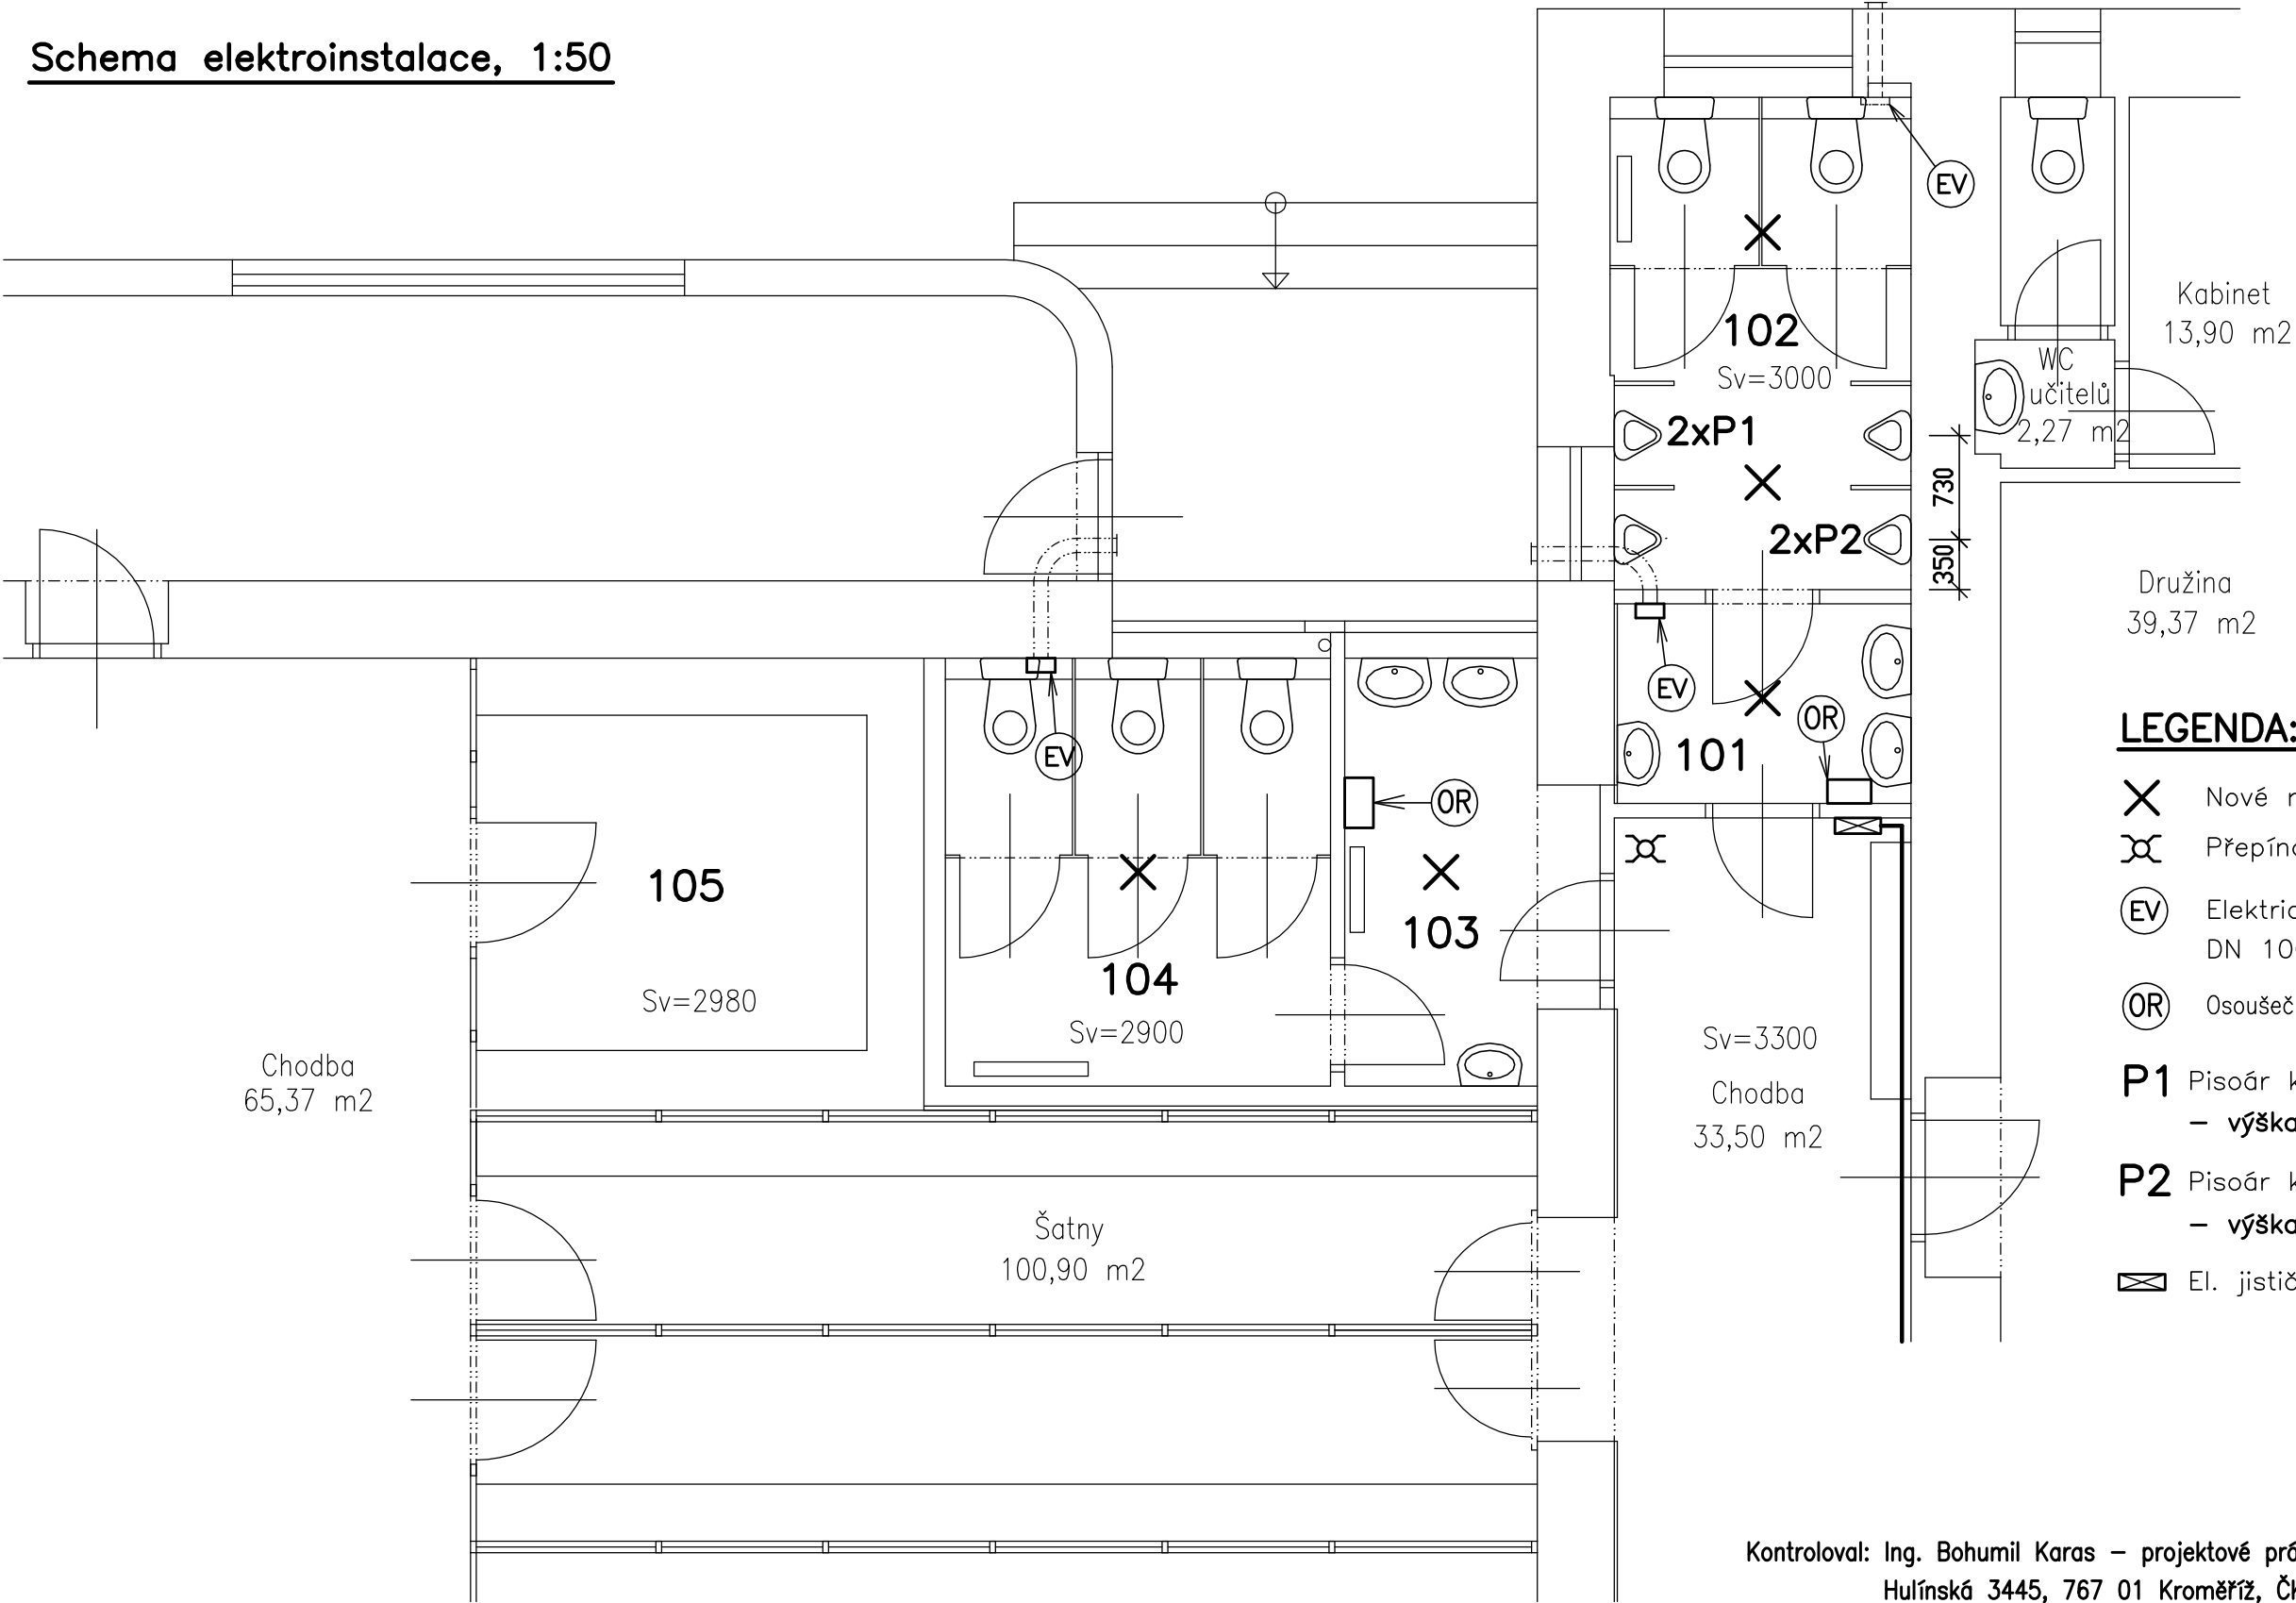

Kabinet  
13,90 m<sup>2</sup>

WC  
učitelů  
2,27 m<sup>2</sup>

Družina  
39,37 m<sup>2</sup>

LEGENDA:

X Nové nástropní světlo LED s čidlem – 5 ks

P Přepínač – 1 ks

EV Elektrický ventilátor axiální EDM 100 TZ  
DN 100 – 3 ks

OR Osoušeč rukou Merida TOP (JET DRYER MINI) – 2 ks

P1 PISOÁR KERAMICKÝ SLP 19 – GOLEM BÍLÝ – 2 ks  
– výška přední hrany od podlahy 450 mm !

P2 PISOÁR KERAMICKÝ SLP 19 – GOLEM BÍLÝ – 2 ks  
– výška přední hrany od podlahy 550 mm !

El. jističe WC družiny

LEGENDA MÍSTNOSTÍ:

Č.	Účel místnosti	Plocha v m <sup>2</sup>	Podlaha	Poznámka
101	Předsíň WC hochů	2,90	Keramická dlažba	Obklad v=2000
102	WC hochů	7,25	Keramická dlažba	Obklad v=2000
103	Předsíň WC dívek	4,75	Keramická dlažba	Obklad v=2000
104	WC dívek	8,10	Keramická dlažba	Obklad v=2000
105	Šatna návštěv	9,95	Stáv. ker. dlažba	Lem.pásek v=100

Kontroloval: Ing. Bohumil Karas – projektové práce,  
Hulínská 3445, 767 01 Kroměříž, ČKAIT 1300260

ZODP.PROJEKTANT	VYPRACOVAL	KRESLIL	KONTRLOVAL	ING. JIŘÍ HAVELKA Zborovská 4185/23 767 01 KROMĚŘÍŽ Projektová činnost ve výstavbě IČO: 63456524	
	Ing. Havelka	Ing. Havelka	Ing. Karas		
KRAJSKÝ ÚŘAD: ZLÍN		MĚSTSKÝ ÚŘAD: Kroměříž			
INVESTOR : Město Kroměříž, Velké náměstí 115, 767 01 Kroměříž					
NÁZEV AKCE : Stavební úpravy WC družiny ZŠ Zámoraví Kroměříž, Švabinského nábřeží 2077/27, parc.č. 1883 D.1.4.2 – Elektroinstalace				FORMÁT	2 A4
NÁZEV VÝKRESU : Schema elektroinstalace				DATUM	02. 2018
				ÚČEL	Stavební povolení
				Č. ZAKÁZKY	JH160/2017
				MĚŘÍTKO : 1:50	Č. VÝKRESU : D.1.4.2–03