
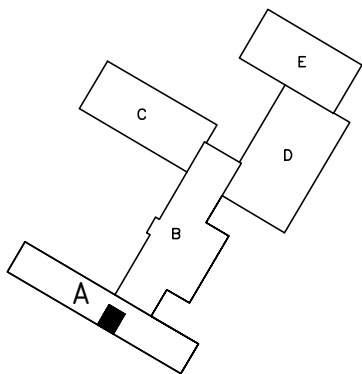


SHODIŠTĚ BLOK "A"  
MĚŘÍTKO 1:75

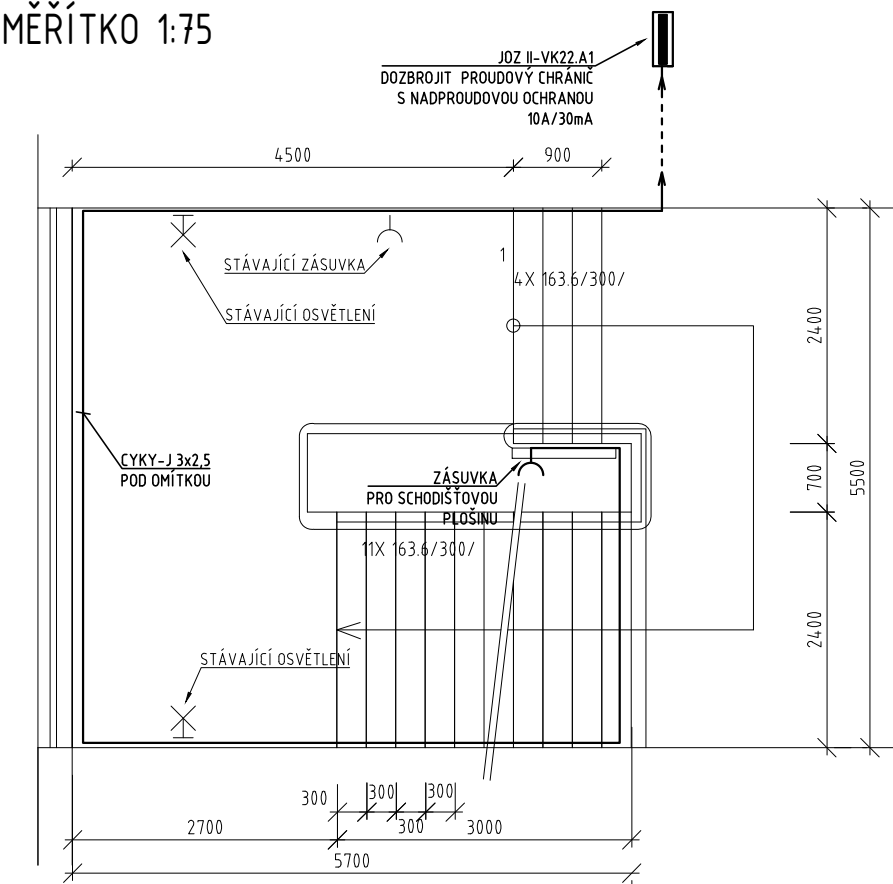

LEGENDA

Y Zásuvka, zapuštěná pontáž, 230V, 16A, IP20

SOUSTAVA NAPĚTÍ:

3 NPE AC 400/230V, TN-S

OCHRANA PŘED ÚRAZEM EL.PROUDEM DLE ČSN 33 2000-4-41 ed. 2:

ZÁKLADNÍ OCHRANA PŘED DOTYKEM ŽIVÝCH ČÁSTÍ DLE čl. 411.1

čl. 411.1.1 IZOLACÍ, KRYTY, PŘEPÁŽKAMI

ZÁKLADNÍ OCHRANA PŘED NEBEZPEČNÝM DOTYKEM NEŽIVÝCH ČÁSTÍ (PŘI PORUŠE)

čl. 411.3.1 OCHRANNÉ UZEMNĚNÍ A OCHRANNÉ POSPOJOVÁNÍ

čl. 411.3.2 AUTOMATICKÉ ODPOJENÍ OD ZDROJE

DOPLŇKOVÁ OCHRANA PŘED DOTYKEM NEŽIVÝCH ČÁSTÍ (PŘI PORUŠE)



čl. 411.3.3 PROUDOVÝM CHRÁNIČEM


VNĚJŠÍ VLIVY- ČSN 33 2000-5-51 ed. 3

AB5 - PROSTOR VNITŘNÍ S REGULACÍ TEPLoty

NEDÍLNou součÁstÍ PROJEKTU JE TECHNICKÁ ZPRÁVA !

SHODIŠTĚ BLOK "C"  
MĚŘÍTKO 1:75

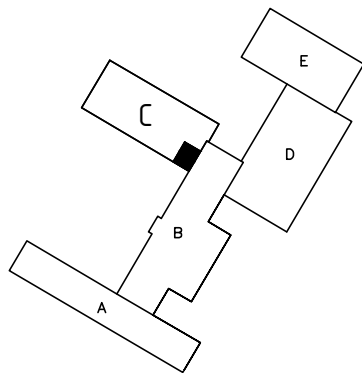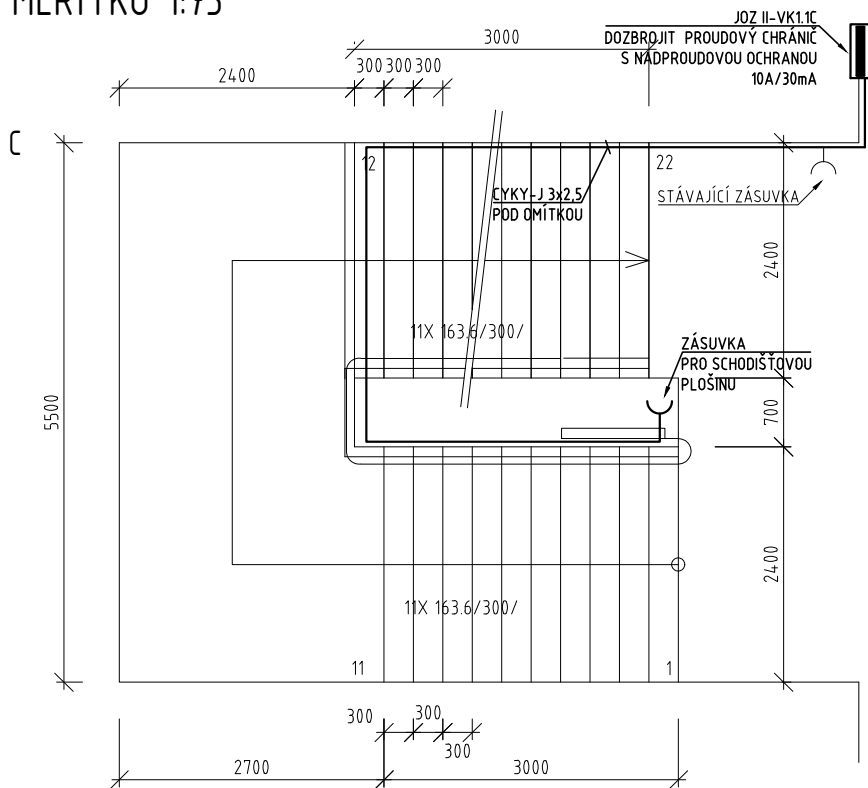

Zodp. projektant	Vypracoval	Kreslil	Tech. kontrola	 <div>EHV projekt s.r.o. Kotojedská 545/17 767 01 Kroměříž tel.: +420 576 776 511</div>	
ING. PAVEL HORÁK	RADIM HORSÁK	RADIM HORSÁK	ING. JAN ZONA		
Kraj ZLÍNSKÝ		Obec KROMĚŘÍŽ			
Investor Město Kroměříž , Velké náměstí 115, 76701 Kroměříž				Formát	2A4
Akce  BEZBARIÉROVÉ ÚPRAVY V OBJEKTU ŠKOLY ZŠ OSKOL 76701 Kroměříž D.1.2 ELEKTROINSTALACE				Datum	LEDEN 2017
				Účel	DSP
				Čís. zakázky	7102-SK0
				Čís. jednací	
Obsah výkresu  ZAPOJENÍ SCHODIŠŤOVÝCH PLOŠIN				Měřítko	Čís. výkresu
				-	D.1.2.3