



LEGENDA MÍSTNOSTÍ

ČÍS.M.	ÚČEL MÍSTNOSTI	PL.(m2)	PODLAHA	S.V.(mm)	POZNÁMKA
121	ZÁDVEŘÍ CHLAPCI	6,7	KERAMICKÁ DLAŽBA	3000	KERAM.OBKŁAD v.2,1m
122	PISOÁRY	4,7	KERAMICKÁ DLAŽBA	3000	KERAM.OBKŁAD v.2,1m
123	WC	1,1	KERAMICKÁ DLAŽBA	3000	KERAM.OBKŁAD v.2,1m
124	WC	1,1	KERAMICKÁ DLAŽBA	3000	KERAM.OBKŁAD v.2,1m
125	ZÁDVEŘÍ DÍVKY	5,9	KERAMICKÁ DLAŽBA	3000	KERAM.OBKŁAD v.2,1m
126	CHODBA	6,7	KERAMICKÁ DLAŽBA	3000	KERAM.OBKŁAD v.2,1m
127	WC	1,4	KERAMICKÁ DLAŽBA	3000	KERAM.OBKŁAD v.2,1m
128	WC	1,5	KERAMICKÁ DLAŽBA	3000	KERAM.OBKŁAD v.2,1m
129	WC	1,5	KERAMICKÁ DLAŽBA	3000	KERAM.OBKŁAD v.2,1m
130	SKŁAD	1,5	KERAMICKÁ DLAŽBA	3000	KERAM.OBKŁAD v.2,1m

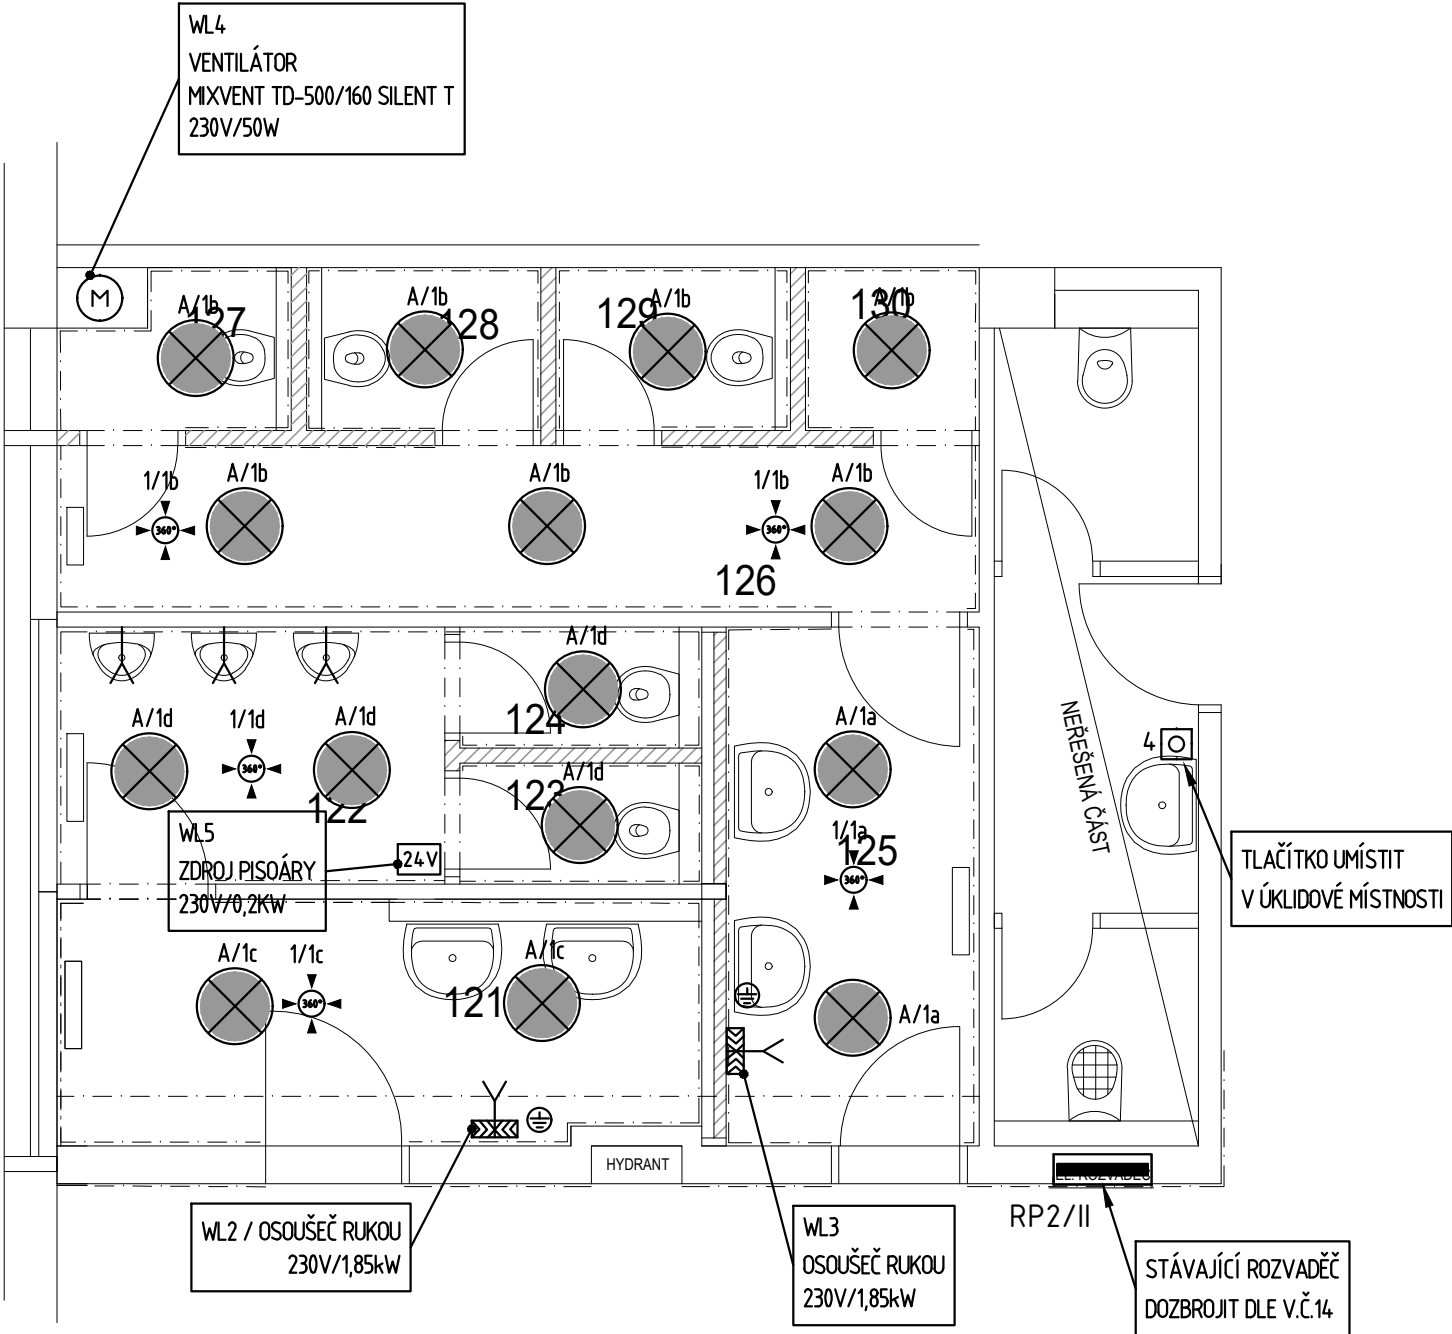

LEGENDA

- PŘISAZENÉ LED SVÍTIDLO FULGUR ANETA 500 LED 36W, 2600lm, PMMA BÍLÁ OPÁL MAT., 230V, IP20
- JEDNOPÓLOVÝ SPÍNAČ, ŘAZENÍ 1, ZAPUŠTĚNÁ MONTÁŽ, 230V, 10A, IP20
- STROPNÍ POHYBOVÉ ČIDLO, 360°, 230V, IP20
- VÝVOD PRO OSOUŠEČ RUKOU 230V
- ROZVADĚČ
- DOPLŇKOVÉ POSPOJOVÁNÍ
- TLAČÍTKO, ZAPUŠTĚNÁ MONTÁŽ, 230V, IP20

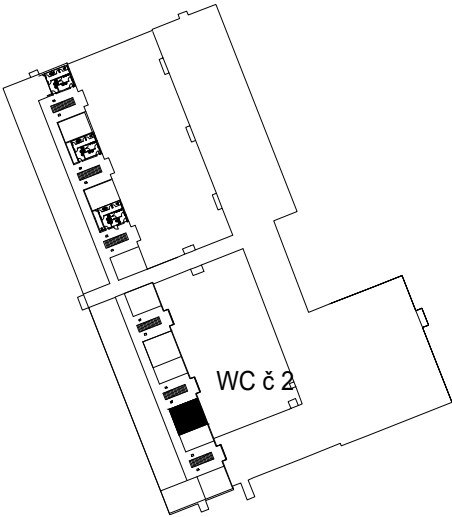

SOUSTAVA NAPĚTÍ:
3 PEN AC 400/230V, TN-C – HLAVNÍ NAPÁJECÍ ROZVODY
3 NPE AC 400/230V, TN-S – ROZVODY ZA ROZVADĚČEM

OCHRANA PŘED ÚRAZEM EL.PROUDEM DLE ČSN 33 2000-4-41 ed. 2:
ZÁKLADNÍ OCHRANA PŘED DOTYKEM ŽIVÝCH ČÁSTÍ DLE čl. 411.1
čl. 411.1 IZOLACÍ, KRYTY, PŘEPÁŽKAMI
ZÁKLADNÍ OCHRANA PŘED NEBEZPEČNÝM DOTYKEM NEŽIVÝCH ČÁSTÍ (PŘI PORUŠE)
čl. 411.3.1 OCHRANNÉ UZEMNĚNÍ A OCHRANNÉ POSPOJOVÁNÍ
čl. 411.3.2 AUTOMATICKÉ ODPOJENÍ OD ZDROJE
DOPLŇKOVÁ OCHRANA PŘED DOTYKEM NEŽIVÝCH ČÁSTÍ (PŘI PORUŠE)
čl. 411.3.3 PROUDOVÝM CHRÁNIČEM

VNĚJŠÍ VLIVY- ČSN 33 2000-5-51 ed. 3
AB5 – PROSTOR VNITŘNÍ S REGULACÍ TEPLOTY

NEDÍLNOU SOUČÁSTÍ PROJEKTU JE TECHNICKÁ ZPRÁVA !

Zodp. projektant	Vypracoval	Kreslil	Tech. kontrola	 <div>EHV projekt s.r.o. Kotojedská 545/17 767 01 Kroměříž tel.: +420 576 776 511</div>	
ING. PAVEL HORÁK	RADIM HORSÁK	RADIM HORSÁK	ING. JAN ZONA		
Kraj ZLÍNSKÝ		Obec KROMĚŘÍŽ			
Investor Město Kroměříž , Velké náměstí 115, 76701 Kroměříž				Formát	2A4
Akce OPRAVA SOCIÁLNÍHO ZAŘÍZENÍ ZŠ SLOVAN ZEYEROVA 3354, 76701 Kroměříž – WC č. 2 D.1.5 ELEKTROINSTALACE				Datum	únor 2019
				Účel	DS
				Čís. zakázky	9104-WCS
				Čís. jednací	
Obsah výkresu PŮDORYS 1.NP WC č. 2				Měřítko 1:50	Čís. výkresu 13